



工事場所：大分県立鶴崎工業高等学校 体育館  
大分市大字葛木509番地

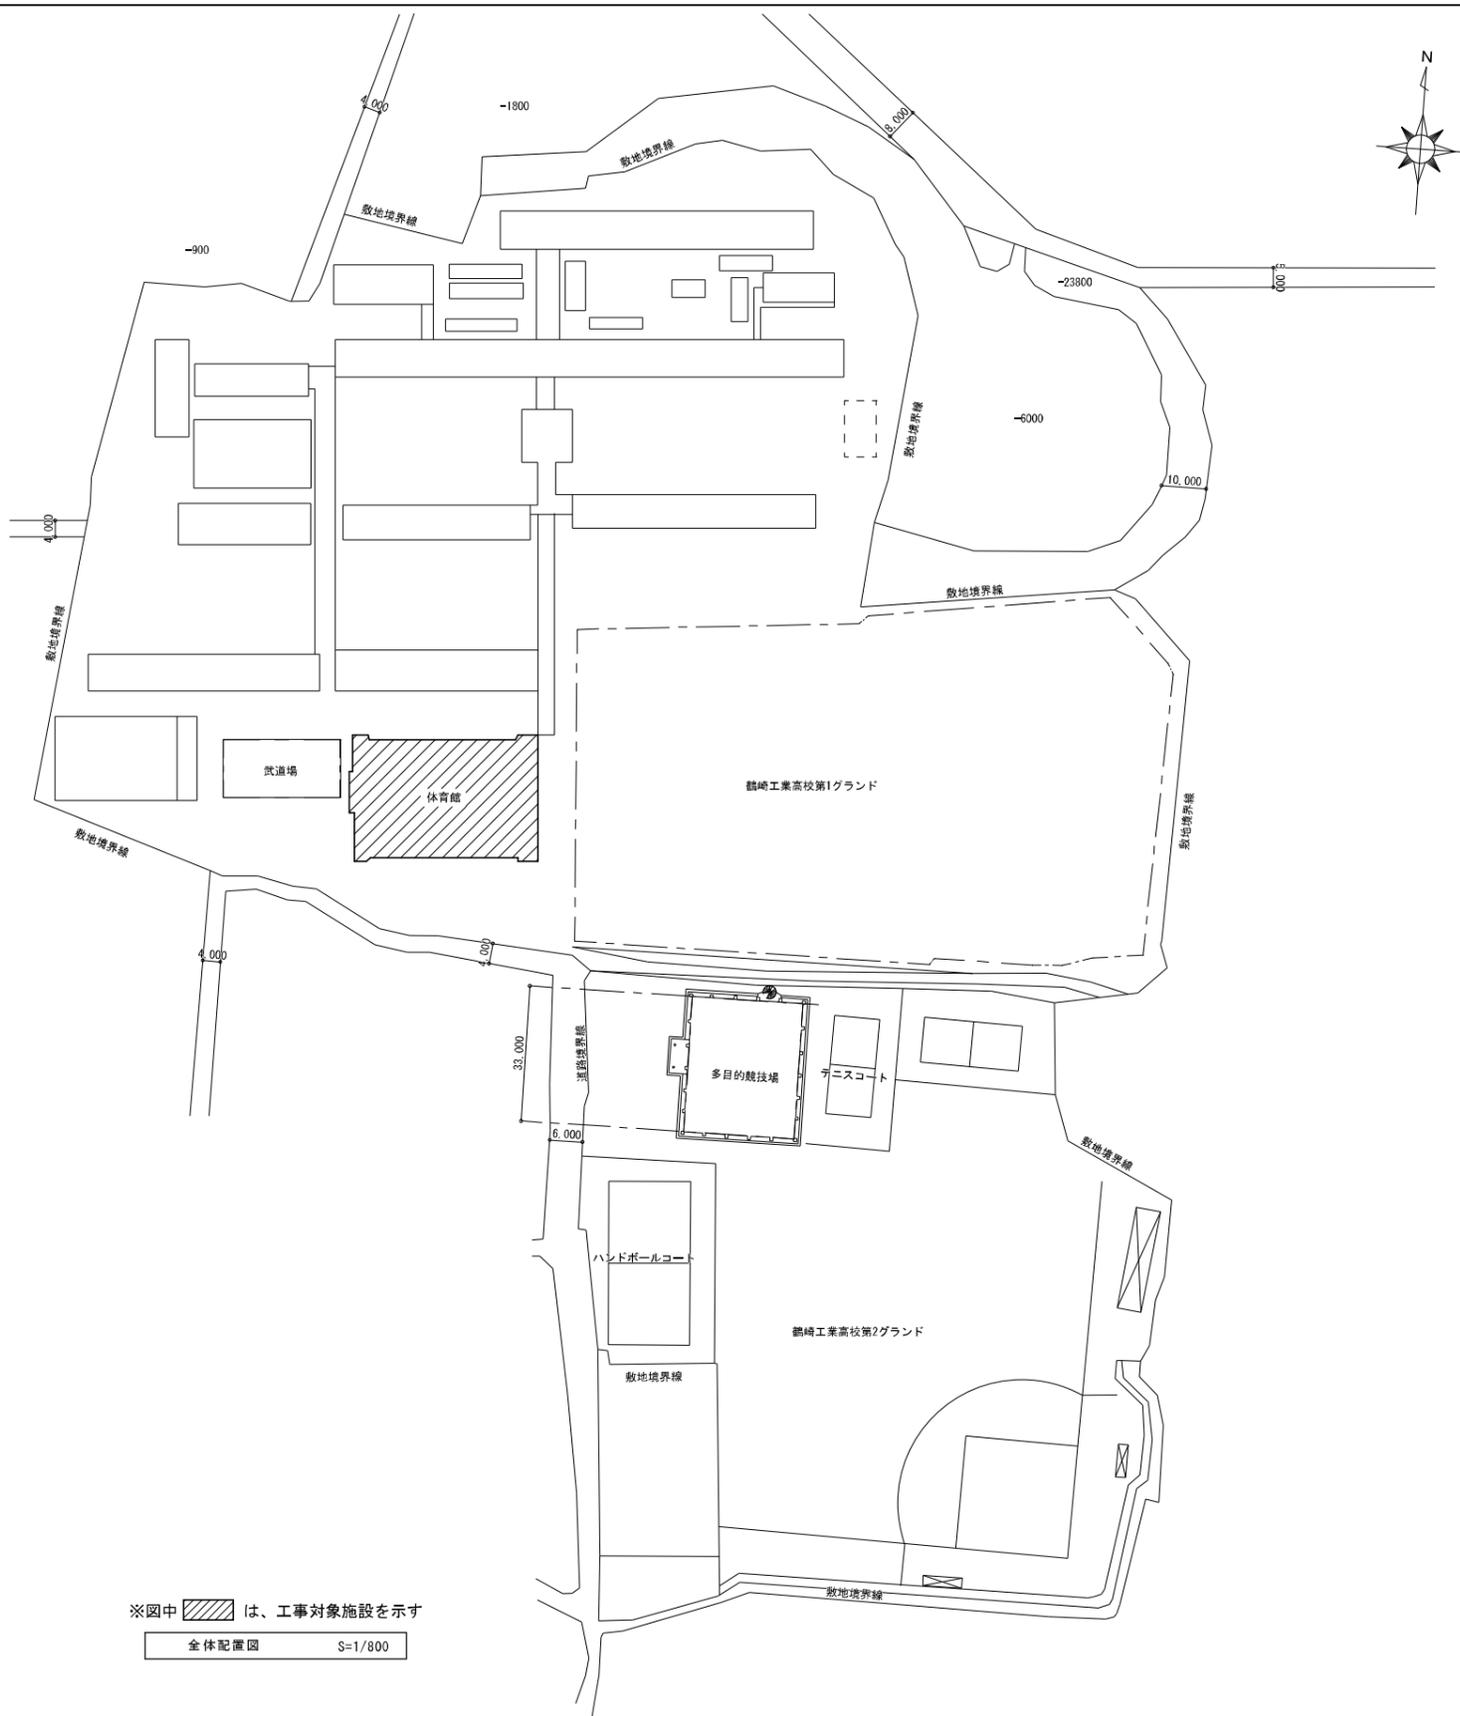

※図中  は、工事対象施設を示す

全体配置図 S=1/800

年度 R6	設計年月 R6.9	工事名 鶴崎工業高校 体育館 空調設備工事	大分土木事務所 建築住宅課	図面名称 全体配置図・付近見取図	縮尺 A1: 1/800 A3: 1/1600	建築士法第20条第1項に基づく表示 株式会社 桑野設計 代表取締役社長 桑野 尚樹 〒810-1133 大分県大分市大字宮崎1385番地1-205号	一級建築士事務所登録 大分県知事 第244号-13595号 一級建築士 第358391号 桑野 尚樹	No. M-03
----------	--------------	--------------------------	---------------	---------------------	-------------------------------	---	---	----------

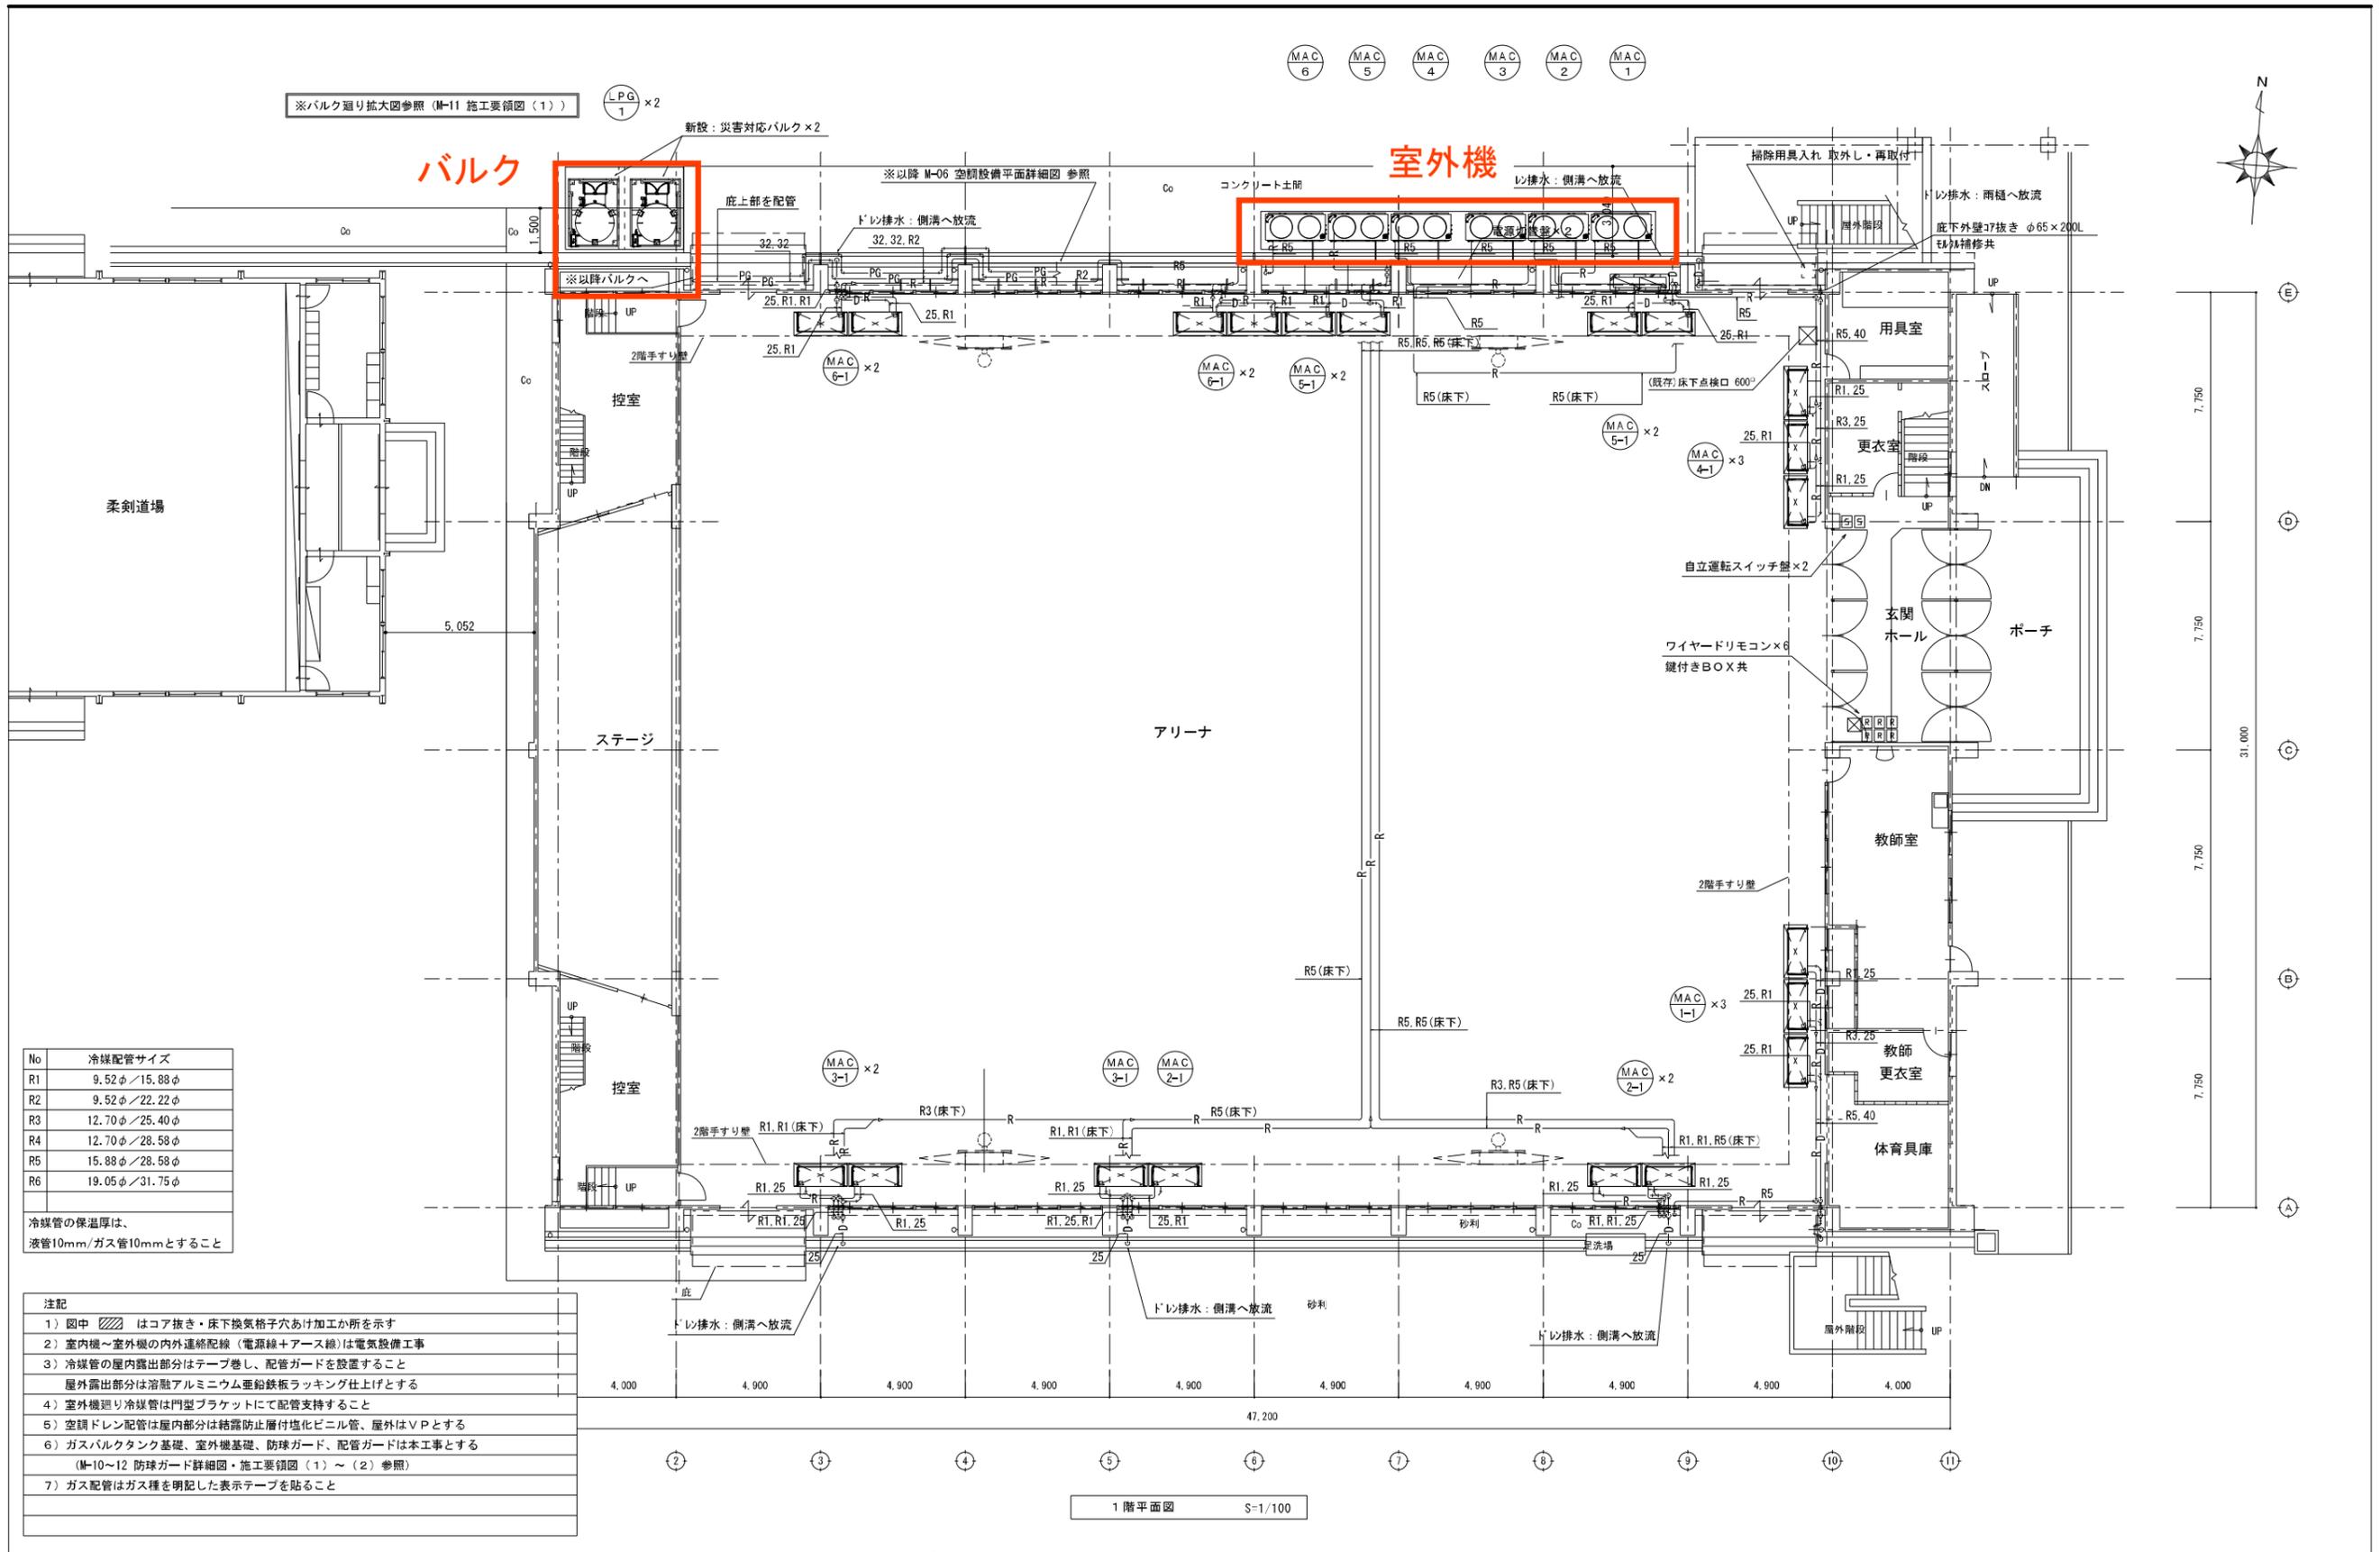

※バルク廻り拡大図参照 (M-11 施工要領図 (1))

バルク

室外機

No	冷媒配管サイズ
R1	9.52φ/15.88φ
R2	9.52φ/22.22φ
R3	12.70φ/25.40φ
R4	12.70φ/28.58φ
R5	15.88φ/28.58φ
R6	19.05φ/31.75φ

冷媒管の保温厚は、  
液管10mm/ガス管10mmとすること

- 注記
- 1) 図中 はコア抜き・床下換気格子穴あけ加工か所を示す
  - 2) 室内機～室外機の内外連絡配線（電源線+アース線）は電気設備工事
  - 3) 冷媒管の屋内露出部分はテープ巻し、配管ガードを設置すること  
屋外露出部分は溶融アルミニウム垂鉛鉄板ラッキング仕上げとする
  - 4) 室外機廻り冷媒管は門型ブラケットにて配管支持すること
  - 5) 空調ドレン配管は屋内部分は結露防止層付塩化ビニル管、屋外はVPとする
  - 6) ガスバルクタンク基礎、室外機基礎、防球ガード、配管ガードは本工事とする  
(M-10～12 防球ガード詳細図・施工要領図 (1)～(2) 参照)
  - 7) ガス配管はガス種を明記した表示テープを貼ること

1階平面図 S-1/100

年度	設計年月	工事名	図面名称	縮尺	建築士法第20条第1項に基づく表示	No. M-05
R6	R6.9	鶴崎工業高校 体育館 空調設備工事	空調配管設備 1階平面図	A1: 1/100 A3: 1/200	株式会社 桑野設計 代表取締役社長 桑野 尚樹 〒810-1133 大分県大分市大字宮崎1385番地1-205号 一級建築士事務所登録 大分県知事 第249-13595号 一級建築士 第358391号 桑野 尚樹	