


工事場所：大分県立中津支援学校  
大分県中津市大字大塚1番地

附近見取図 S=N.S

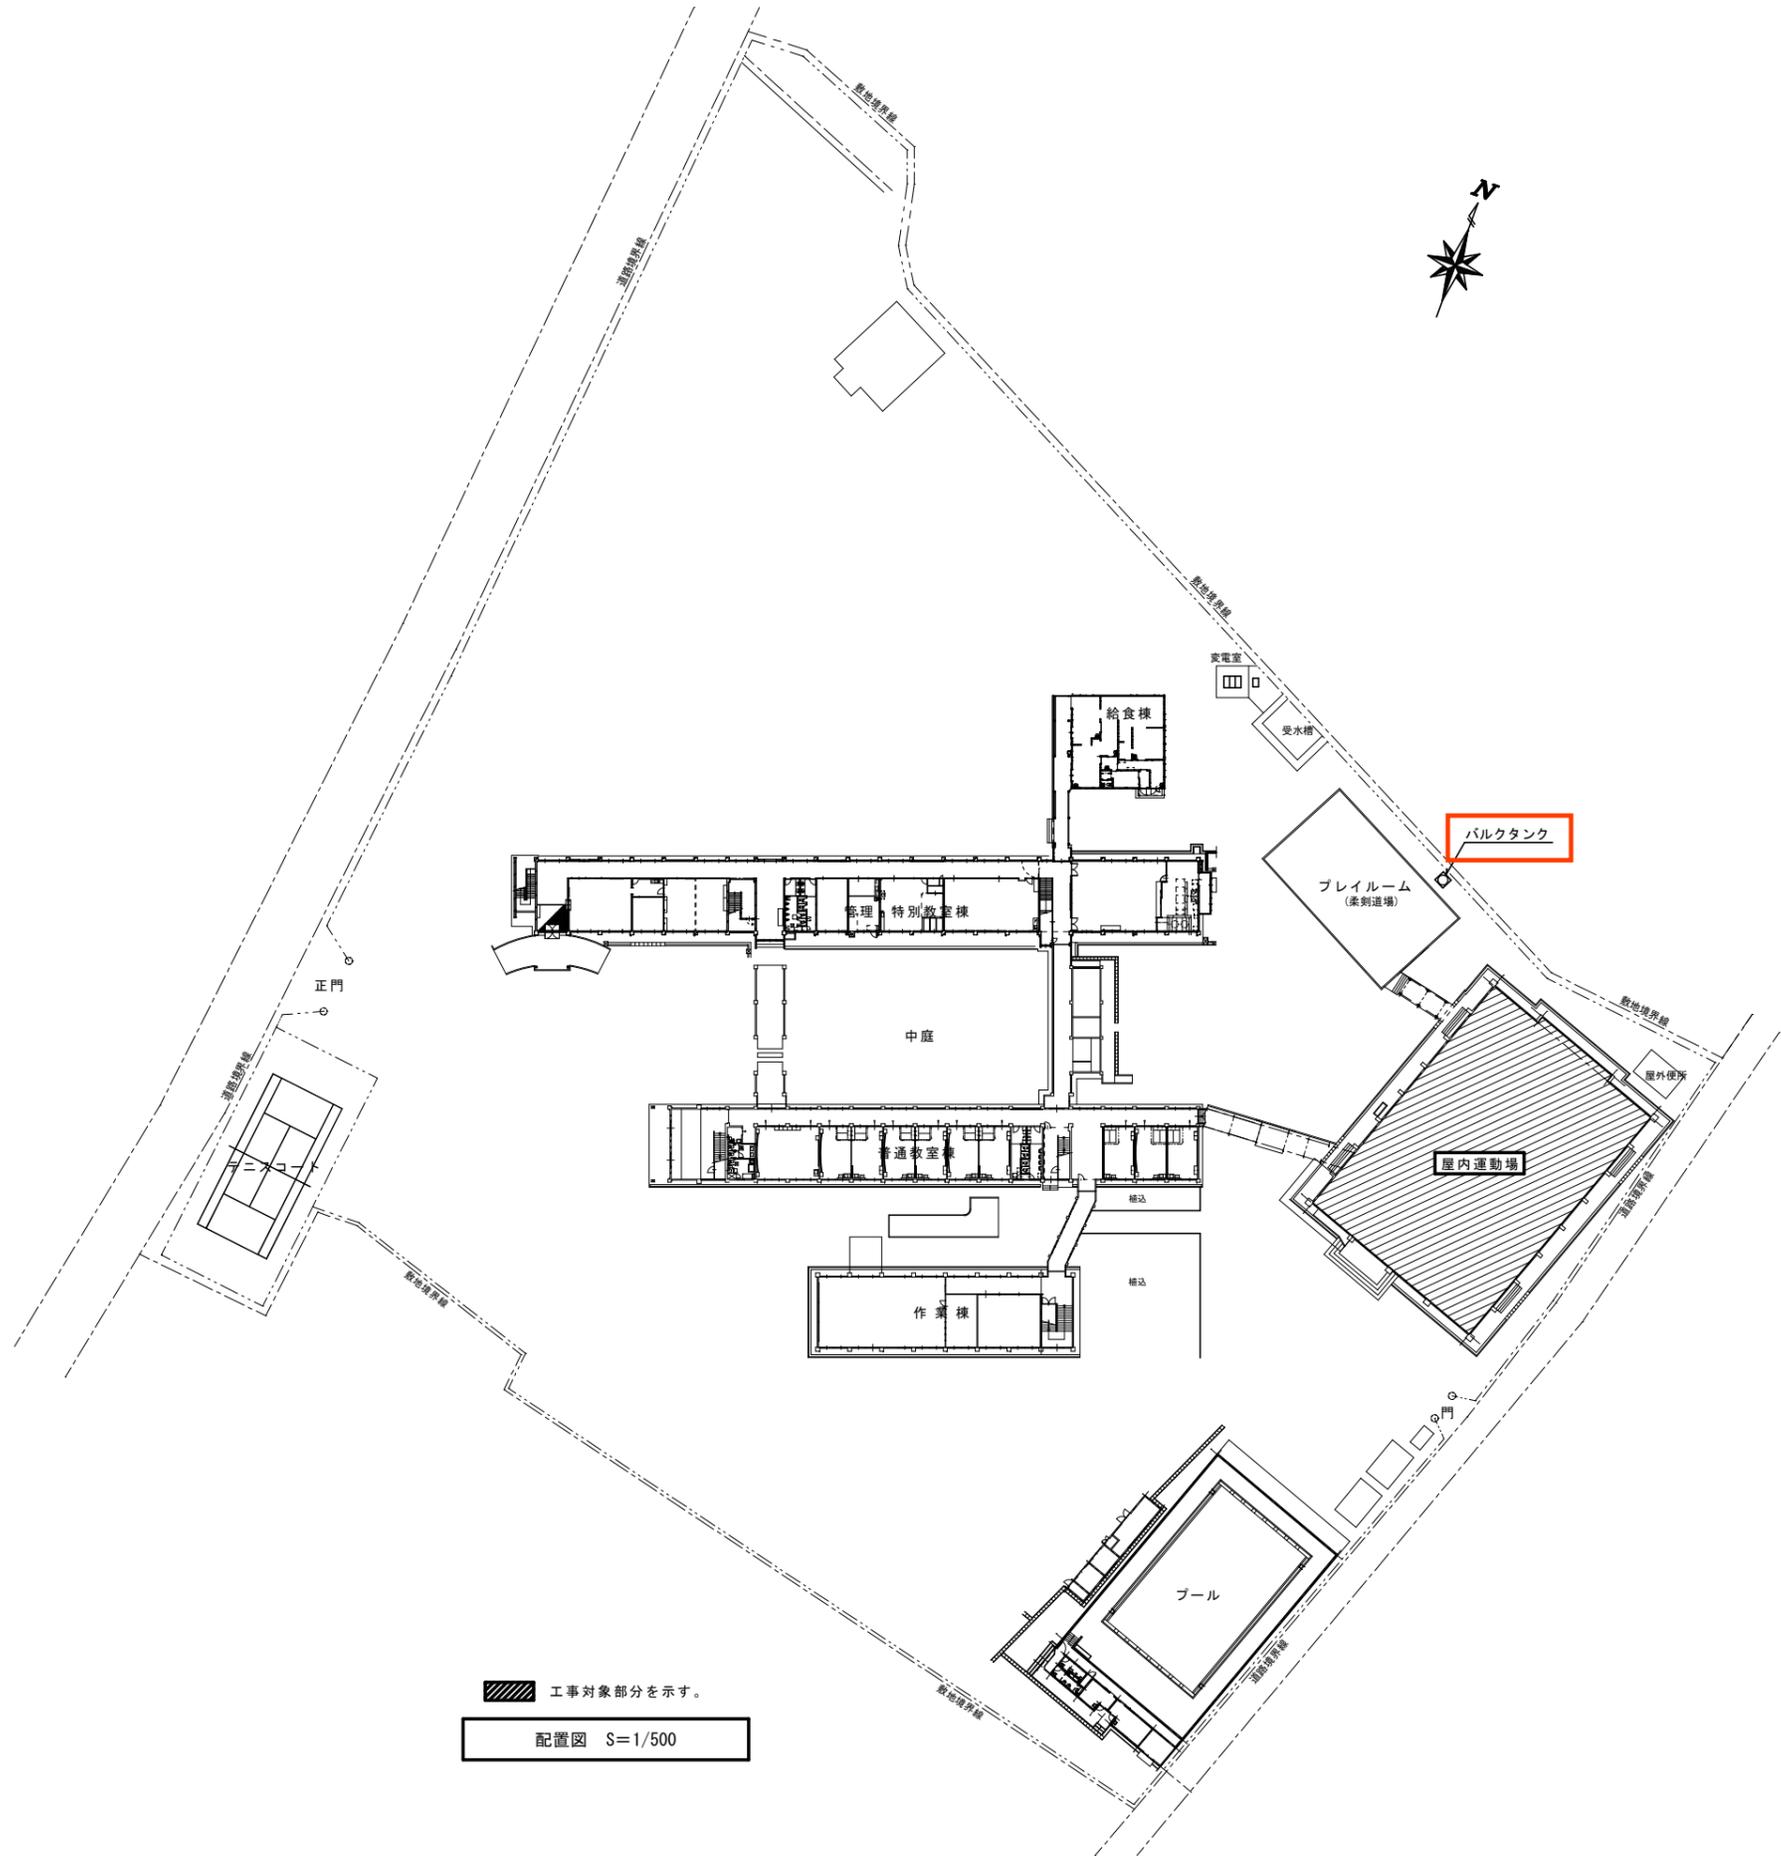

工事対象部分を示す。  
配置図 S=1/500

年度	設計年月	
R6	R6・9	

大分県中津土木事務所


課長	参事	補佐	係長	担当者


 温かい人間関係と技術力の向上をめざす  
 株式会社 日熱 TEL 097-556-5663  
 会社 FAX 097-556-5697  
 建築設備設計・省エネ環境設備設計

設計No.	
縮尺	A1 1/500 A3 1/1000

工事名称	中津支援学校体育館空調設備工事
図面名称	附近見取図・配置図

図面No. M-03

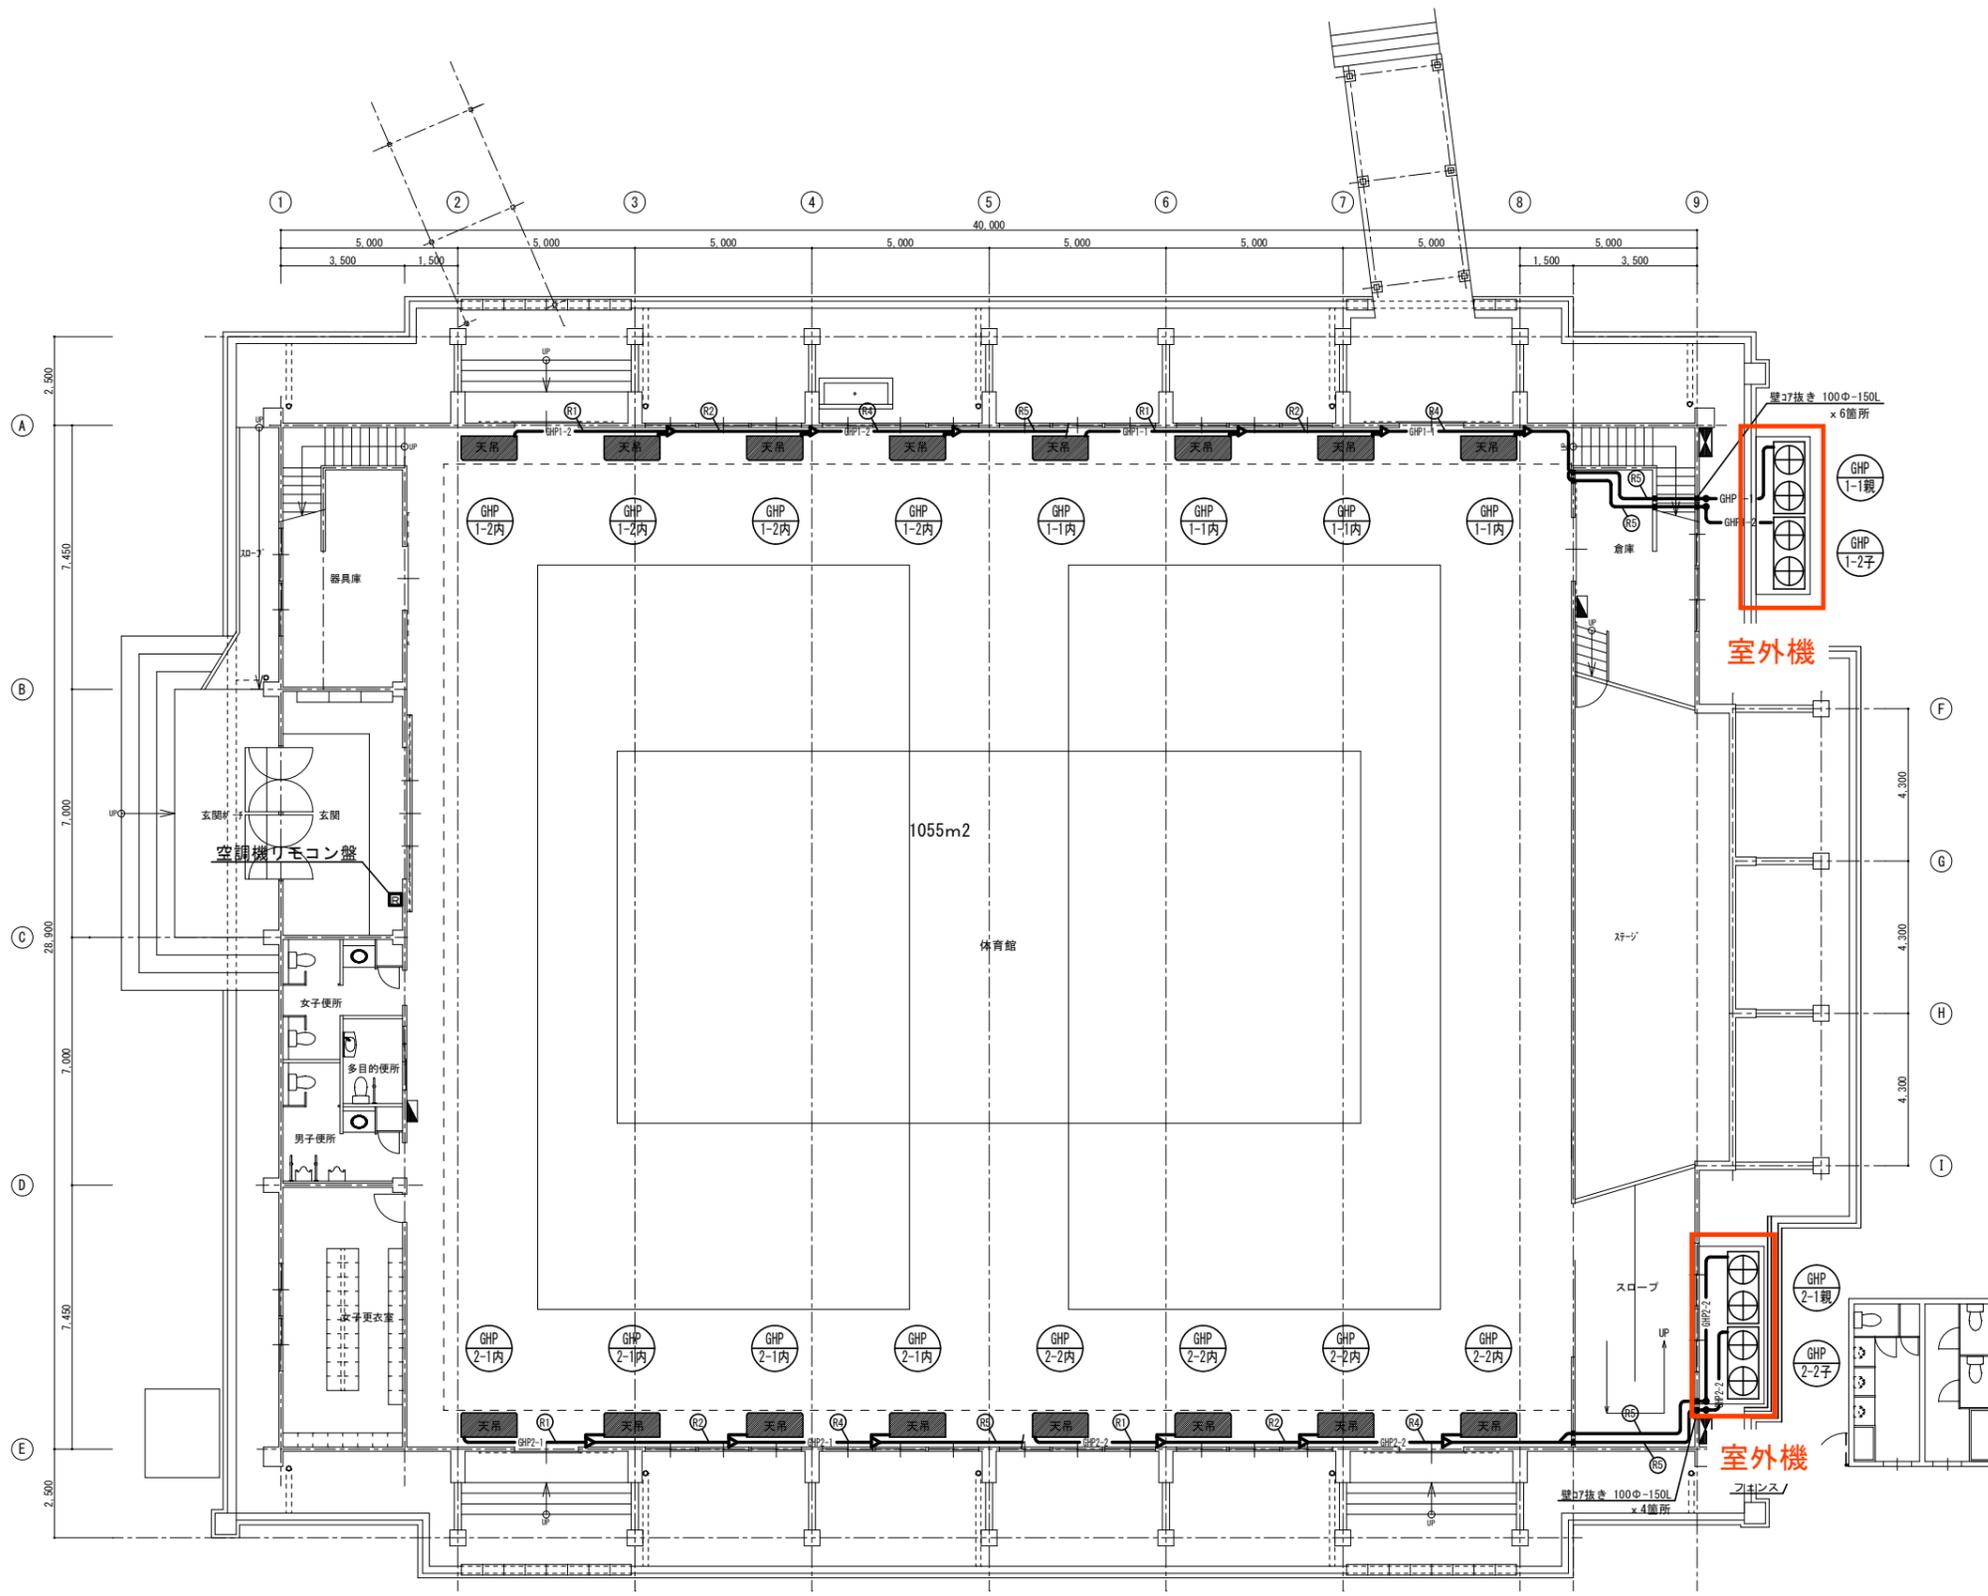

空調冷媒配管 平面図 S=1/100

- <特記事項>
1. 屋内運動場内横引き配管はスリムダクト(鋼板製・300W)内配管とする。
  2. 控入室、男子更衣室内架空配管の化粧カバーは溶融7&ニカル-亜鉛鉄板仕上げとする。
  3. 屋外架空配管の化粧カバーは溶融7&ニカル-亜鉛鉄板仕上げとする。
  4. 室外機、バルク貯槽のフェンス、コカリ基礎は別図参照とする。

冷媒配管サイズ表

記号	液管	ガス管	内外機渡り配線
R1	φ9.5	φ15.9	EM-CEE-57-J& 1.25mm <sup>2</sup> -2C
R2	φ9.5	φ22.2	
R3	φ12.7	φ25.4	
R4	φ12.7	φ28.6	
R5	φ15.9	φ28.6	

冷媒管：断熱材被覆銅管(液管) 保温10mm  
断熱材被覆銅管(ガス管) 保温20mm

年度	設計年月
R6	R6・9

大分県中津土木事務所	課長	参考	補佐	係長	担当者
------------	----	----	----	----	-----

温かい人間関係と技術力の向上をめざす

株式会社 日熱

TEL 097-556-5663  
FAX 097-556-5697

建築設備設計・省エネ環境設備設計

設計No.	工事名称	図面No.
A1 1/100 A3 1/200	中津支援学校体育館空調設備工事 空調冷媒配管 平面図	M-05


ユニフェンス1500H  
扉900W 付き



LPガス接続部材		計
サービスコック 40A		1
フレキジョイント 40A-500L		1
ガスメーター(貯槽付風品)		1
サービスコック 20A(7分止め) (災害時吹き出し用コック)		1

バルク貯槽980kg 模型  
(基礎は詳細図参照)

**バルク**

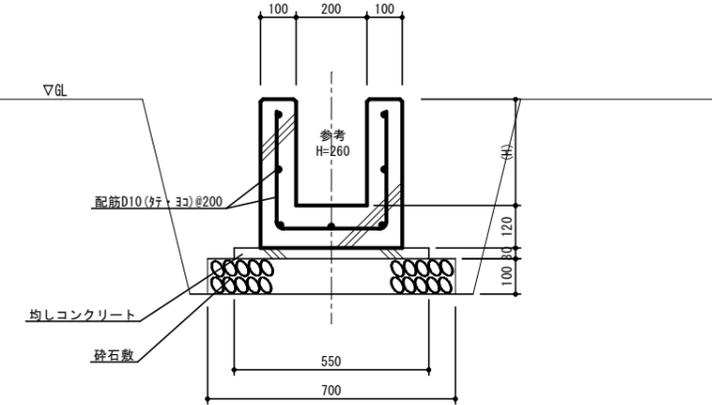

雨水排水側断面詳細図 S=1/10

ブレイルーム  
(柔剣道場)

LPガス接続部材			
	GHP1-1親	GHP1-2子	計
可とう管コック20A	1	1	2
可とう管 20A-250L	1	1	2
ドレンホース (機器付風品)	1	1	2

**室外機**

LPガス接続部材			
	GHP2-1親	GHP2-2子	計
可とう管コック20A	1	1	2
可とう管 20A-250L	1	1	2
ドレンホース (機器付風品)	1	1	2

**室外機**

LPガス配管設備 平面図 S=1/100

年度	設計年月	
R6	R6・9	

大分県中津土木事務所

課長	参事	補佐	係長	担当者



温かい人間関係と技術力の向上をめざす  
株式会社 日熱  
TEL 097-556-5663  
FAX 097-556-5667  
建築設備設計・省エネ環境設備設計

設計No.	
縮尺	A1 1/100 A3 1/200

工事名称	中津支援学校体育館空調設備工事
図面名称	LPガス配管 平面図

図面No.  
M-07