

令和7年度


施設の配置図	縮尺	84 1/1000	学校名	国東高等学校	調査番号	(都道府県)	(市町村)	(学校)	整理番号
	0 5 10 20 30 40 50m				4	4		5616	1002



1 国東高等学校

※上記の敷地内の着色されている建物内の電灯をすべてLED化する。
既にLED化されている部分は除く

令和7年度

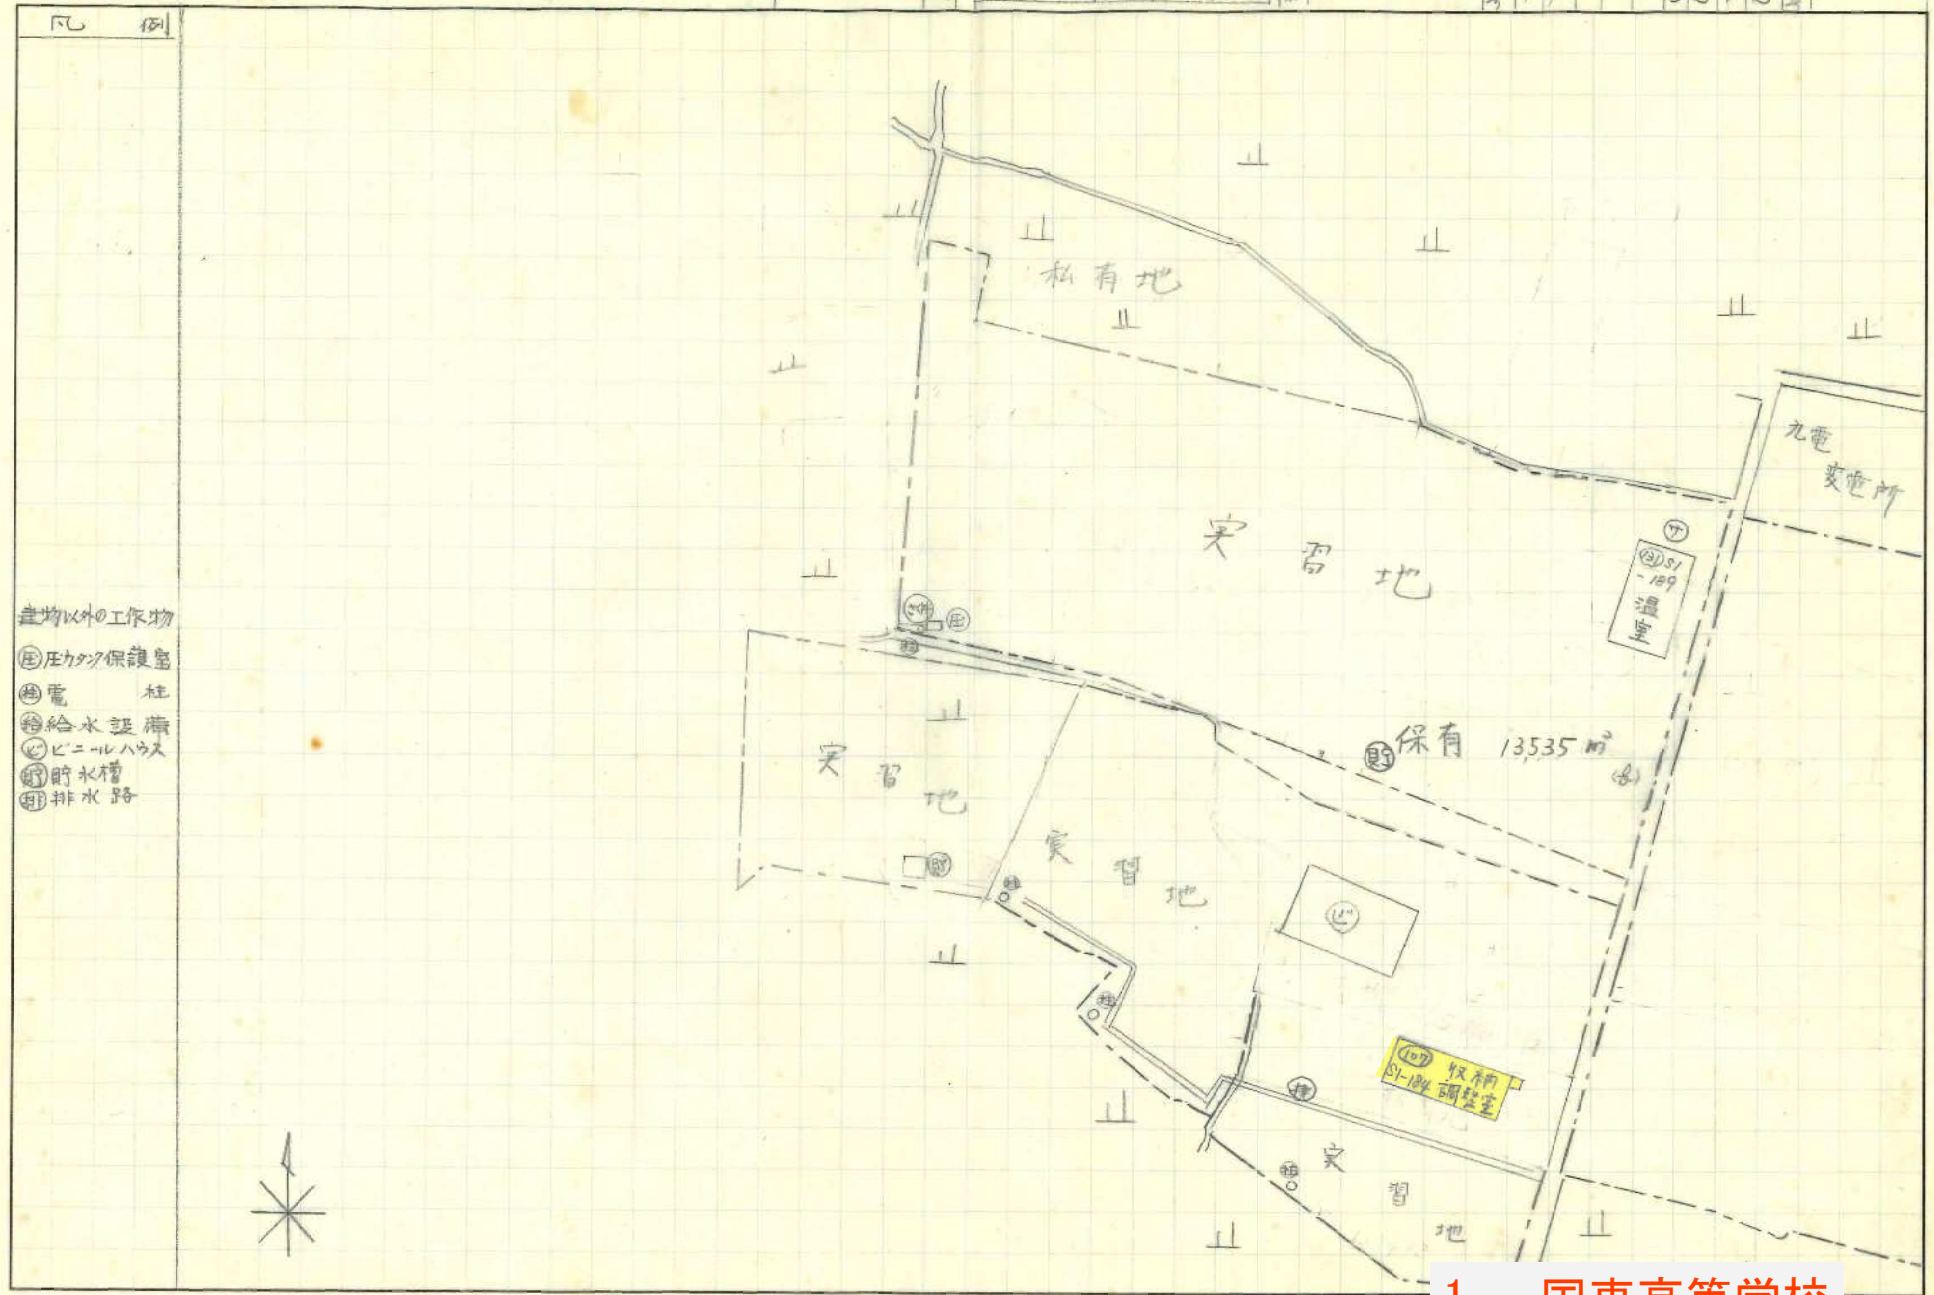


1 国東高等学校

※上記の敷地内の着色されている建物内の電灯をすべてLED化する。
既にLED化されている部分は除く

令和7年度

施設の配置図	縮尺	B4 1/1000 0 5 10 20 30 40 m	学校名	国東高等学校	調査番号	44	市町村		（学 校）	5616	整理番号	1002
--------	----	--------------------------------	-----	--------	------	----	-----	--	-------	------	------	------

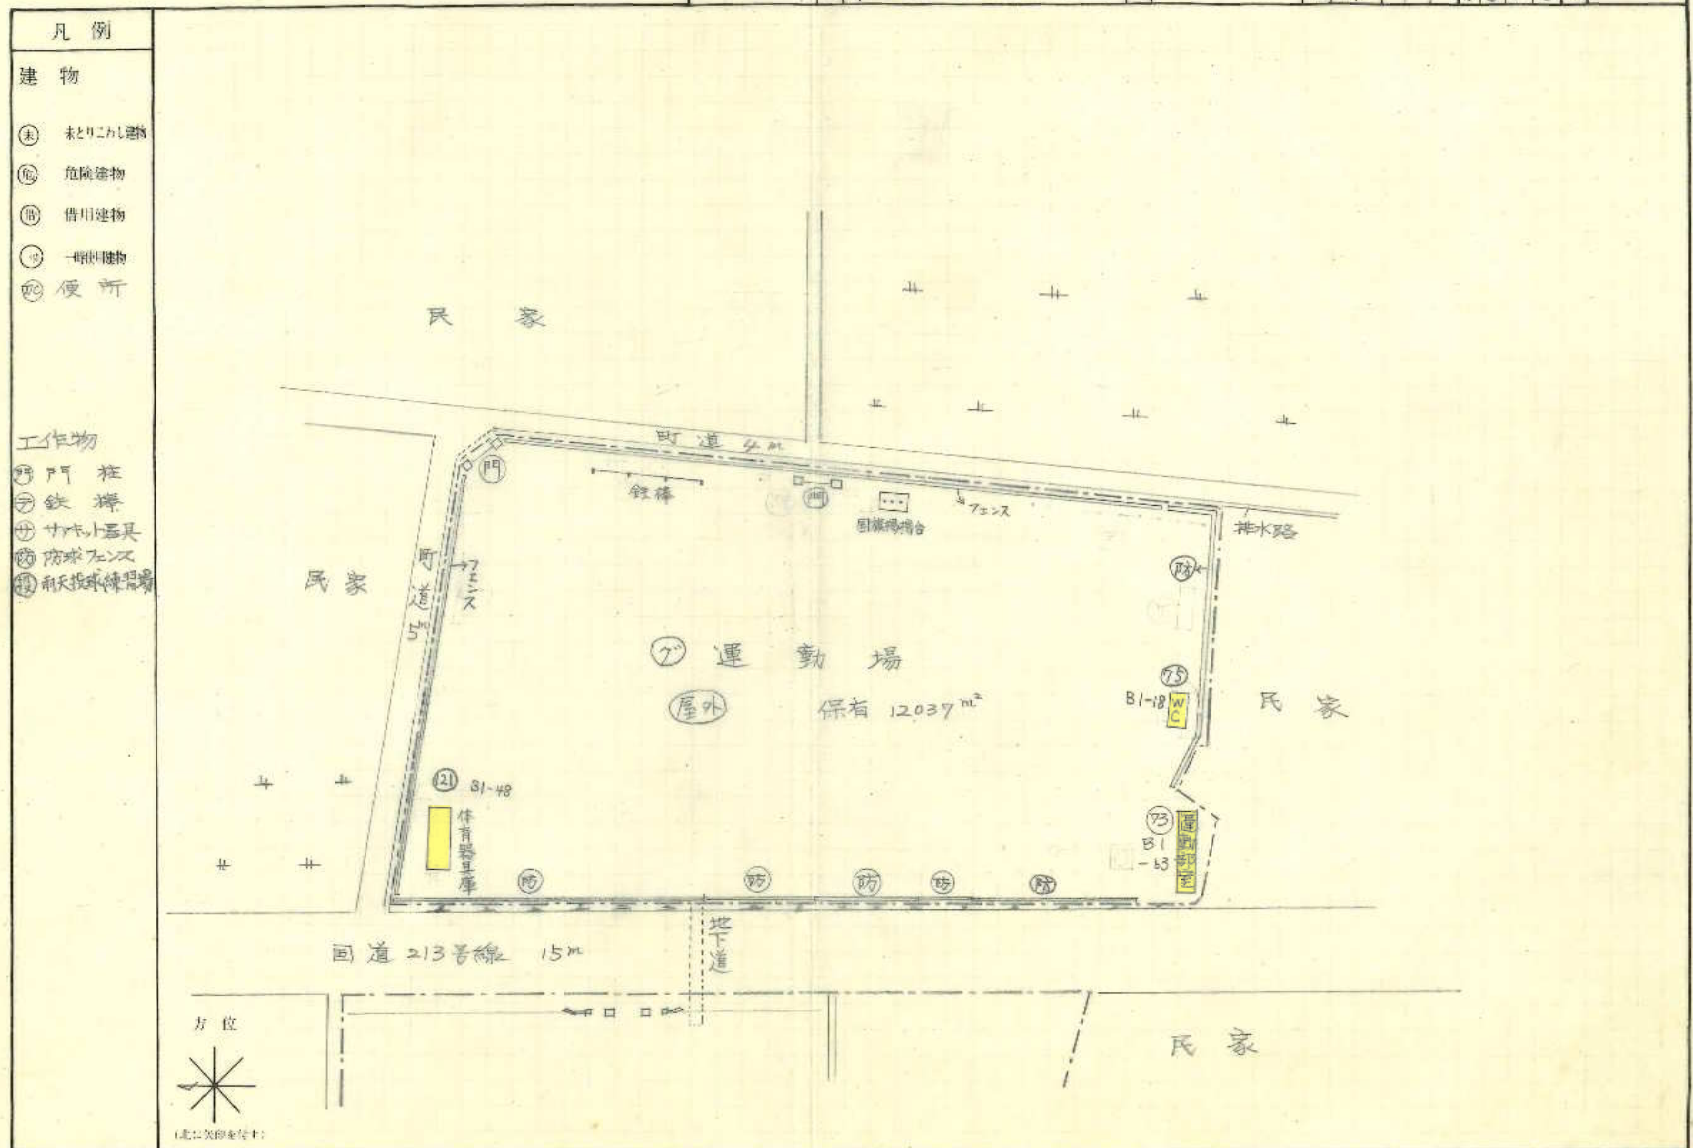

1 国東高等学校

※上記の敷地内の着色されている建物内の電灯をすべてLED化する。
既にLED化されている部分は除く


入札説明書（別添資料第2）	校種	（学校）	整理番号
国東高等学校	高校	5616	1602

令和7年度

配置 平面図	縮尺 1/500
-----------	-------------

凡例

- ① 照明灯
- ② 防犯カメラ
- ③ 給水孔
- ④ 排水路
- ⑤ 排水路
- ⑥ 排水路
- ⑦ 排水路

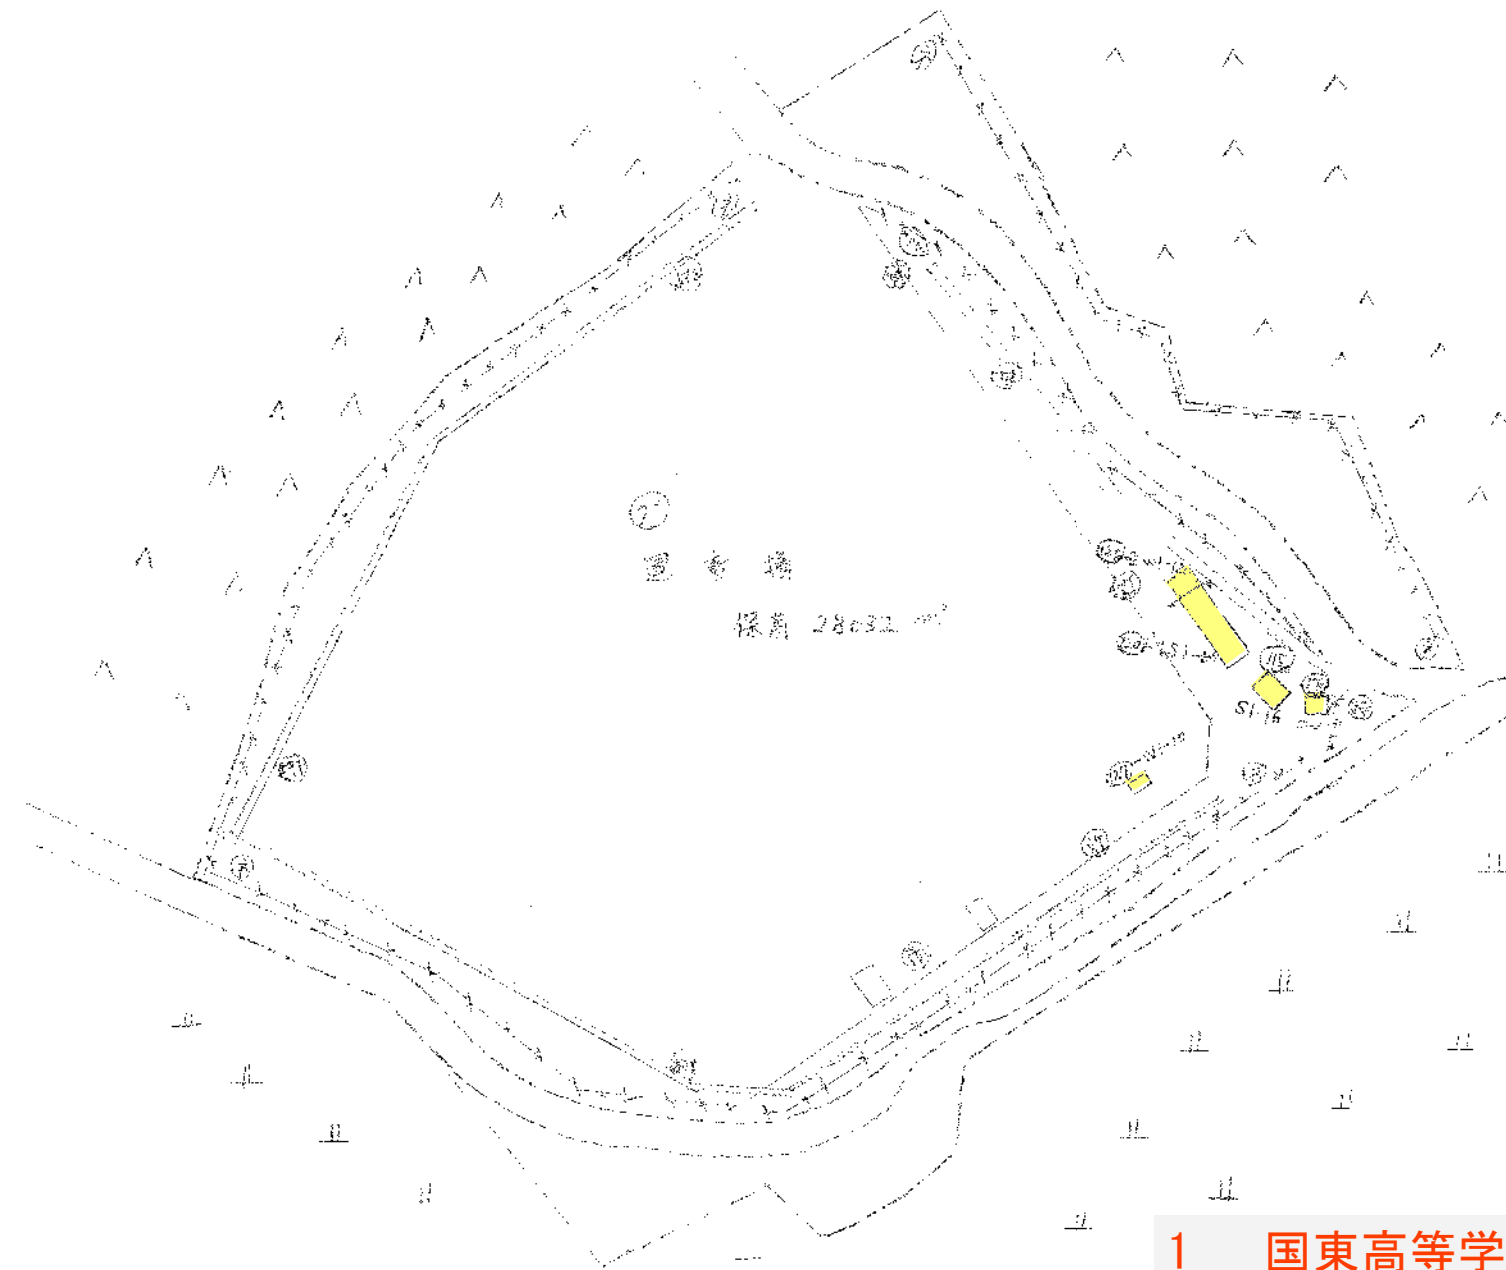

1 国東高等学校


50m 方眼

※上記の敷地内の着色されている建物内の電灯をすべてLED化する。
既にLED化されている部分は除く

5 mm方眼

令和
（平成）6年度）

施設の位置図	スケール 10m	学校名	日出総合高等学校	校舎番号	44	学年	5581	建物番号	1038
--------	----------	-----	----------	------	----	----	------	------	------

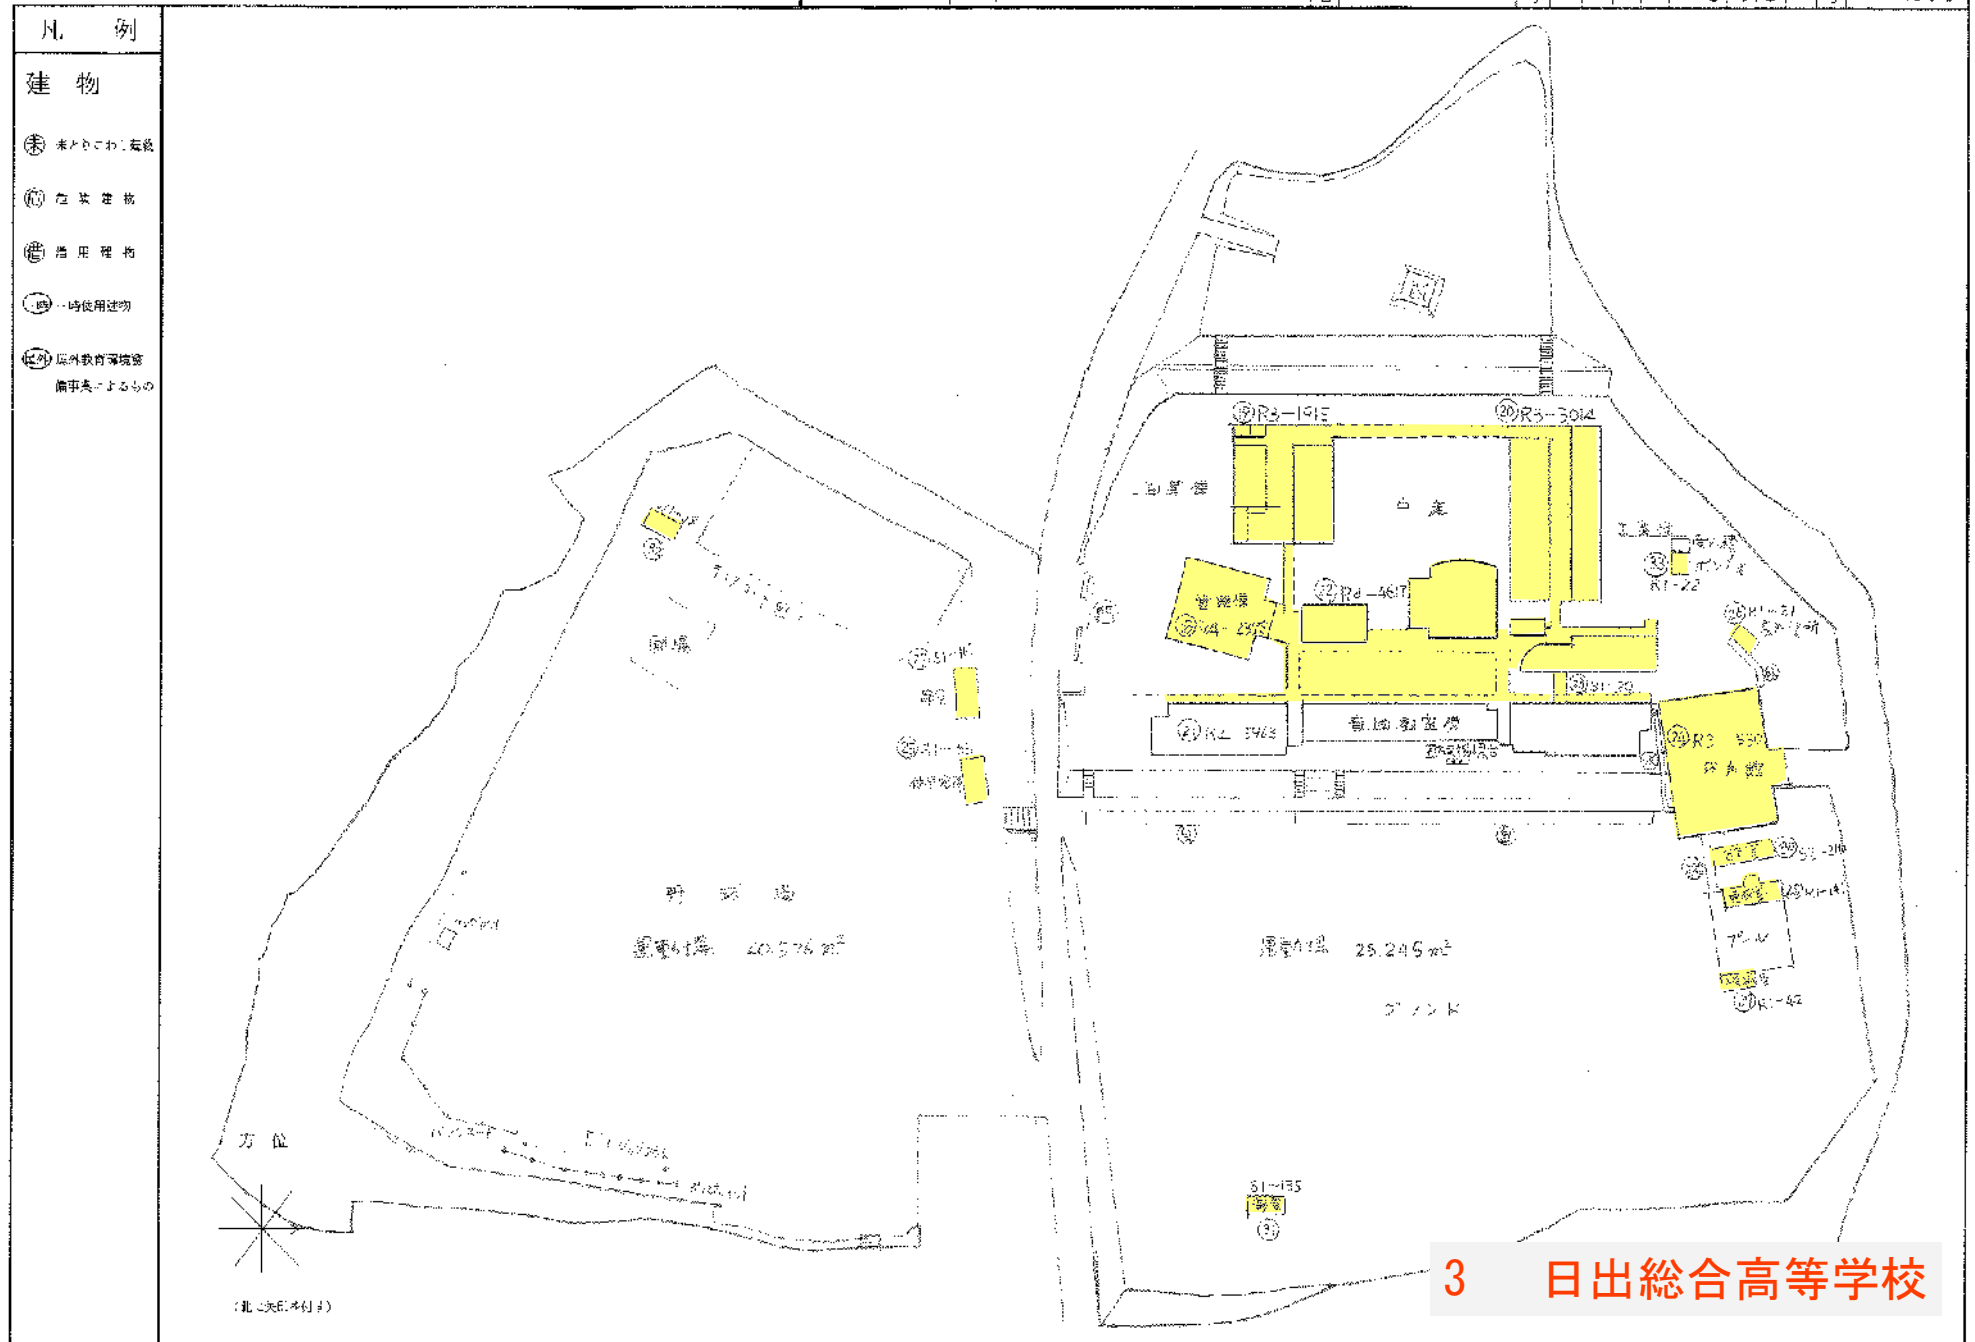

※上記の敷地内の着色されている建物内の電灯をすべてLED化する。
既にLED化されている部分は除く

建 物

(未) 示ナリ、こゝに建物

(三) 后 途 过 物

世 俗 風 尚

(一考) ……使用建議

④ 屋外教育環境
整備事業によ
るもの

 $\frac{1}{2}$ 位

(2) 太郎を付す：


3 日出総合高等学校（山香）

※上記の敷地内の着色されている建物内の電灯をすべてLED化する。
既にLED化されている部分は除く

北に矢印を付す

7
大分県立学校施設


施設の配置図	縮尺	学校名	調査年度	（市町村）	（学校）	整理番号
	1/1000	別府鶴見丘高等学校	44		528	1010

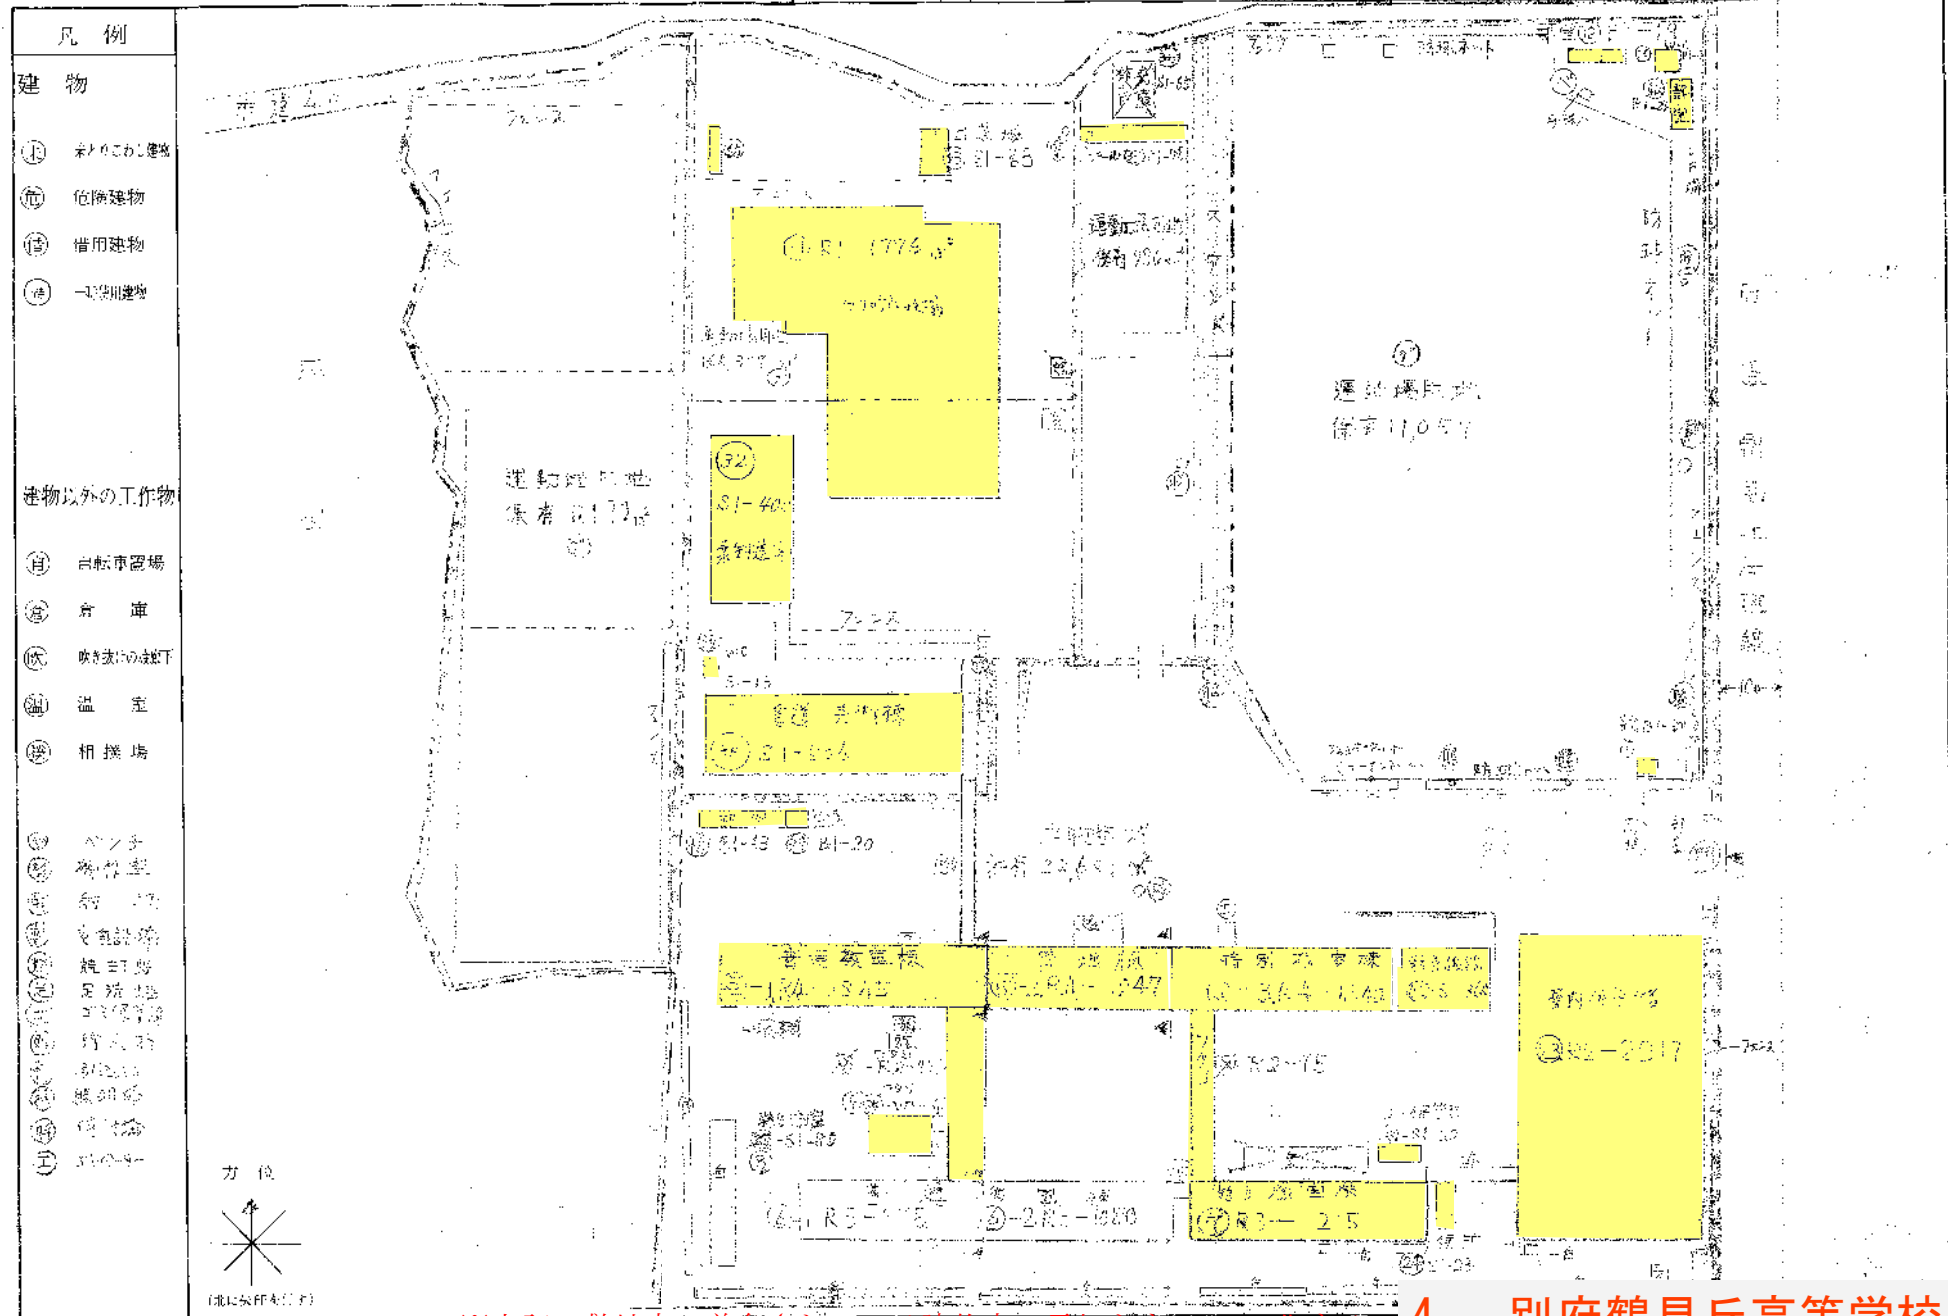

※上記の敷地内の着色されている建物内の電灯をすべてLED化する。
既にLED化されている部分は除く

施設の配置図	縮尺 1/1,200	学校説明書（別添資料1）	（学校）	施設番号
		別府翔青高等学校	4-2-2-5624	1082

7年度

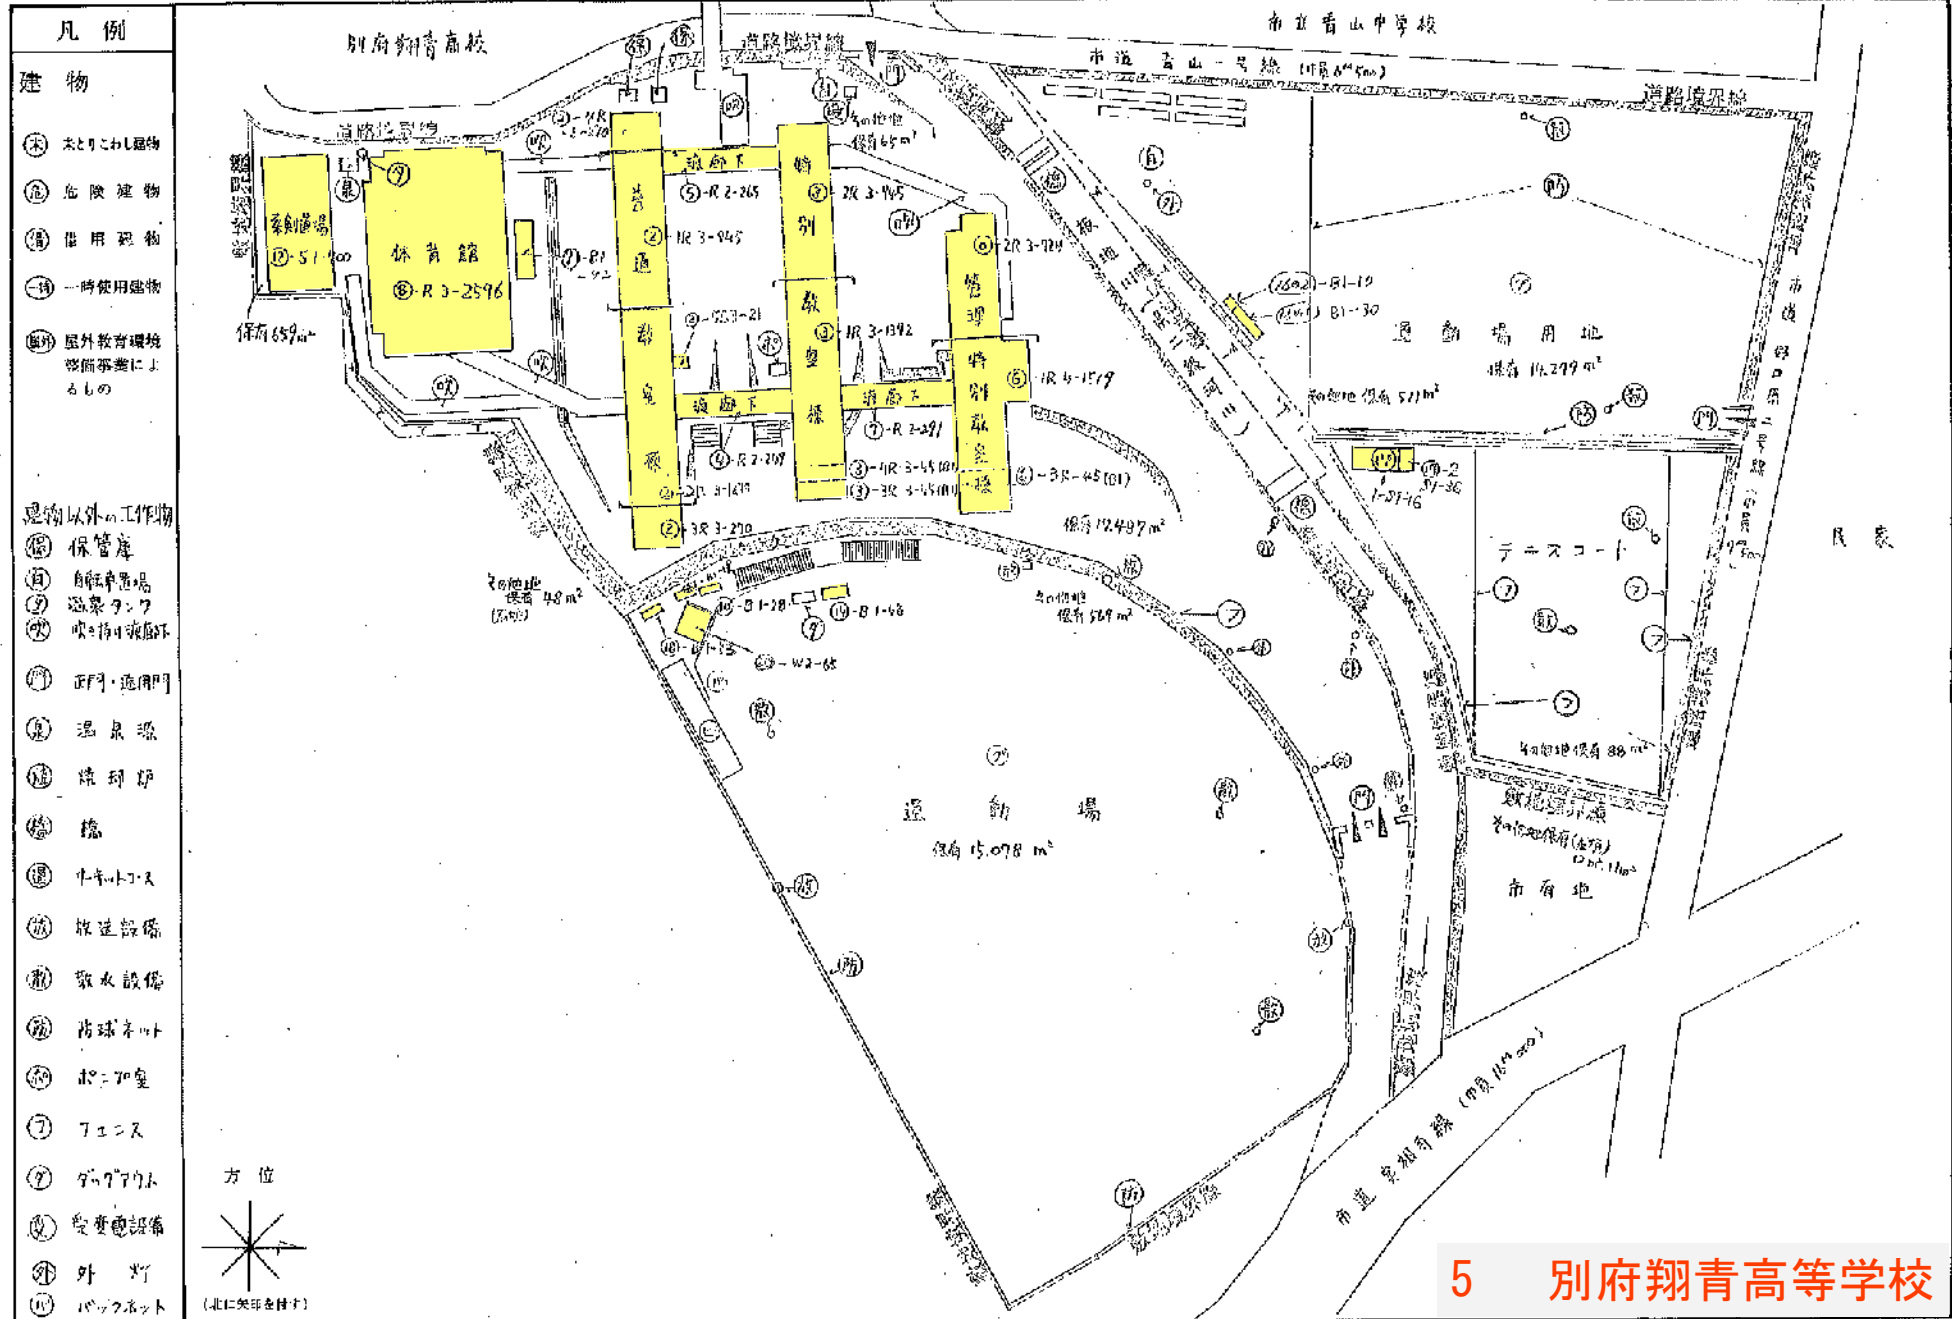

※上記の敷地内の着色されている建物内の電灯をすべてLED化する。
既にLED化されている部分は除く


凡例

建物

- ① 未とりにかし建物
- ② 危険建物
- ③ 惜用建物
- ④ 一時使用建物
- ⑤ 屋外牧育環境整備事業によるもの

建物以外の工作物


- ⑦ フェンス

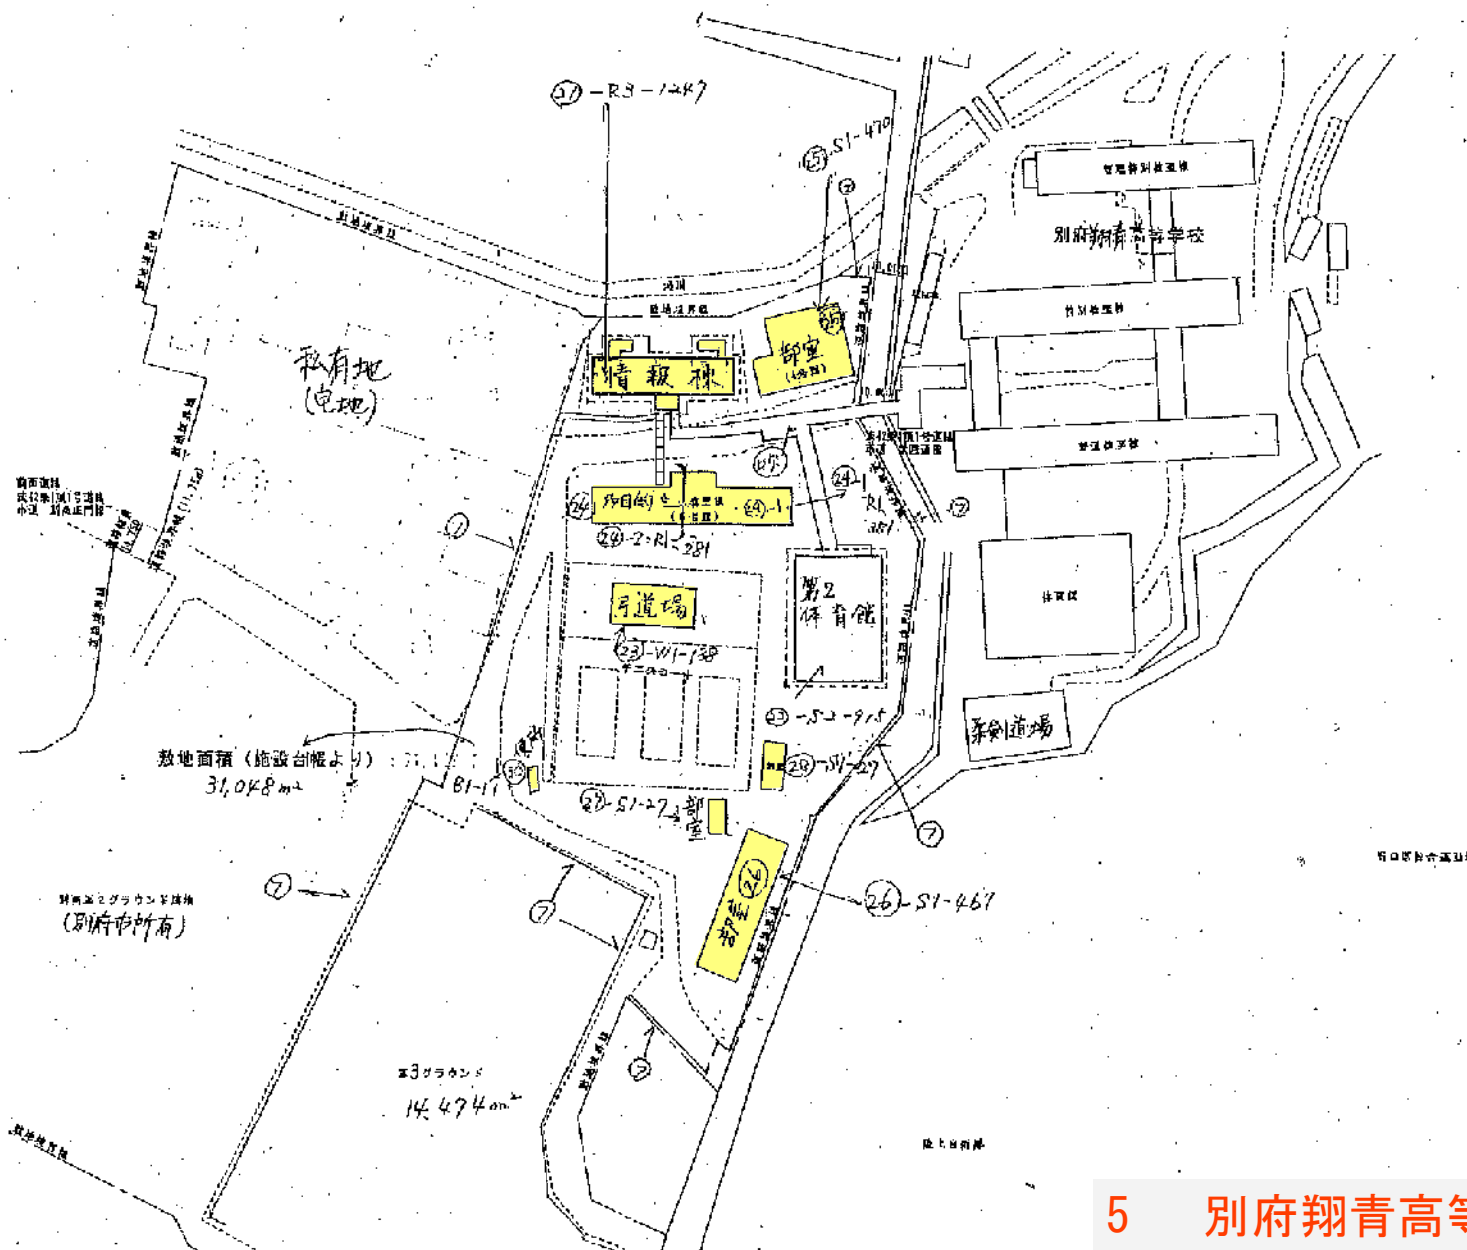


5 別府翔青高等学校

· Santa 方眼

※上記の敷地内の着色されている建物内の電灯をすべてLED化する。
既にLED化されている部分は除く

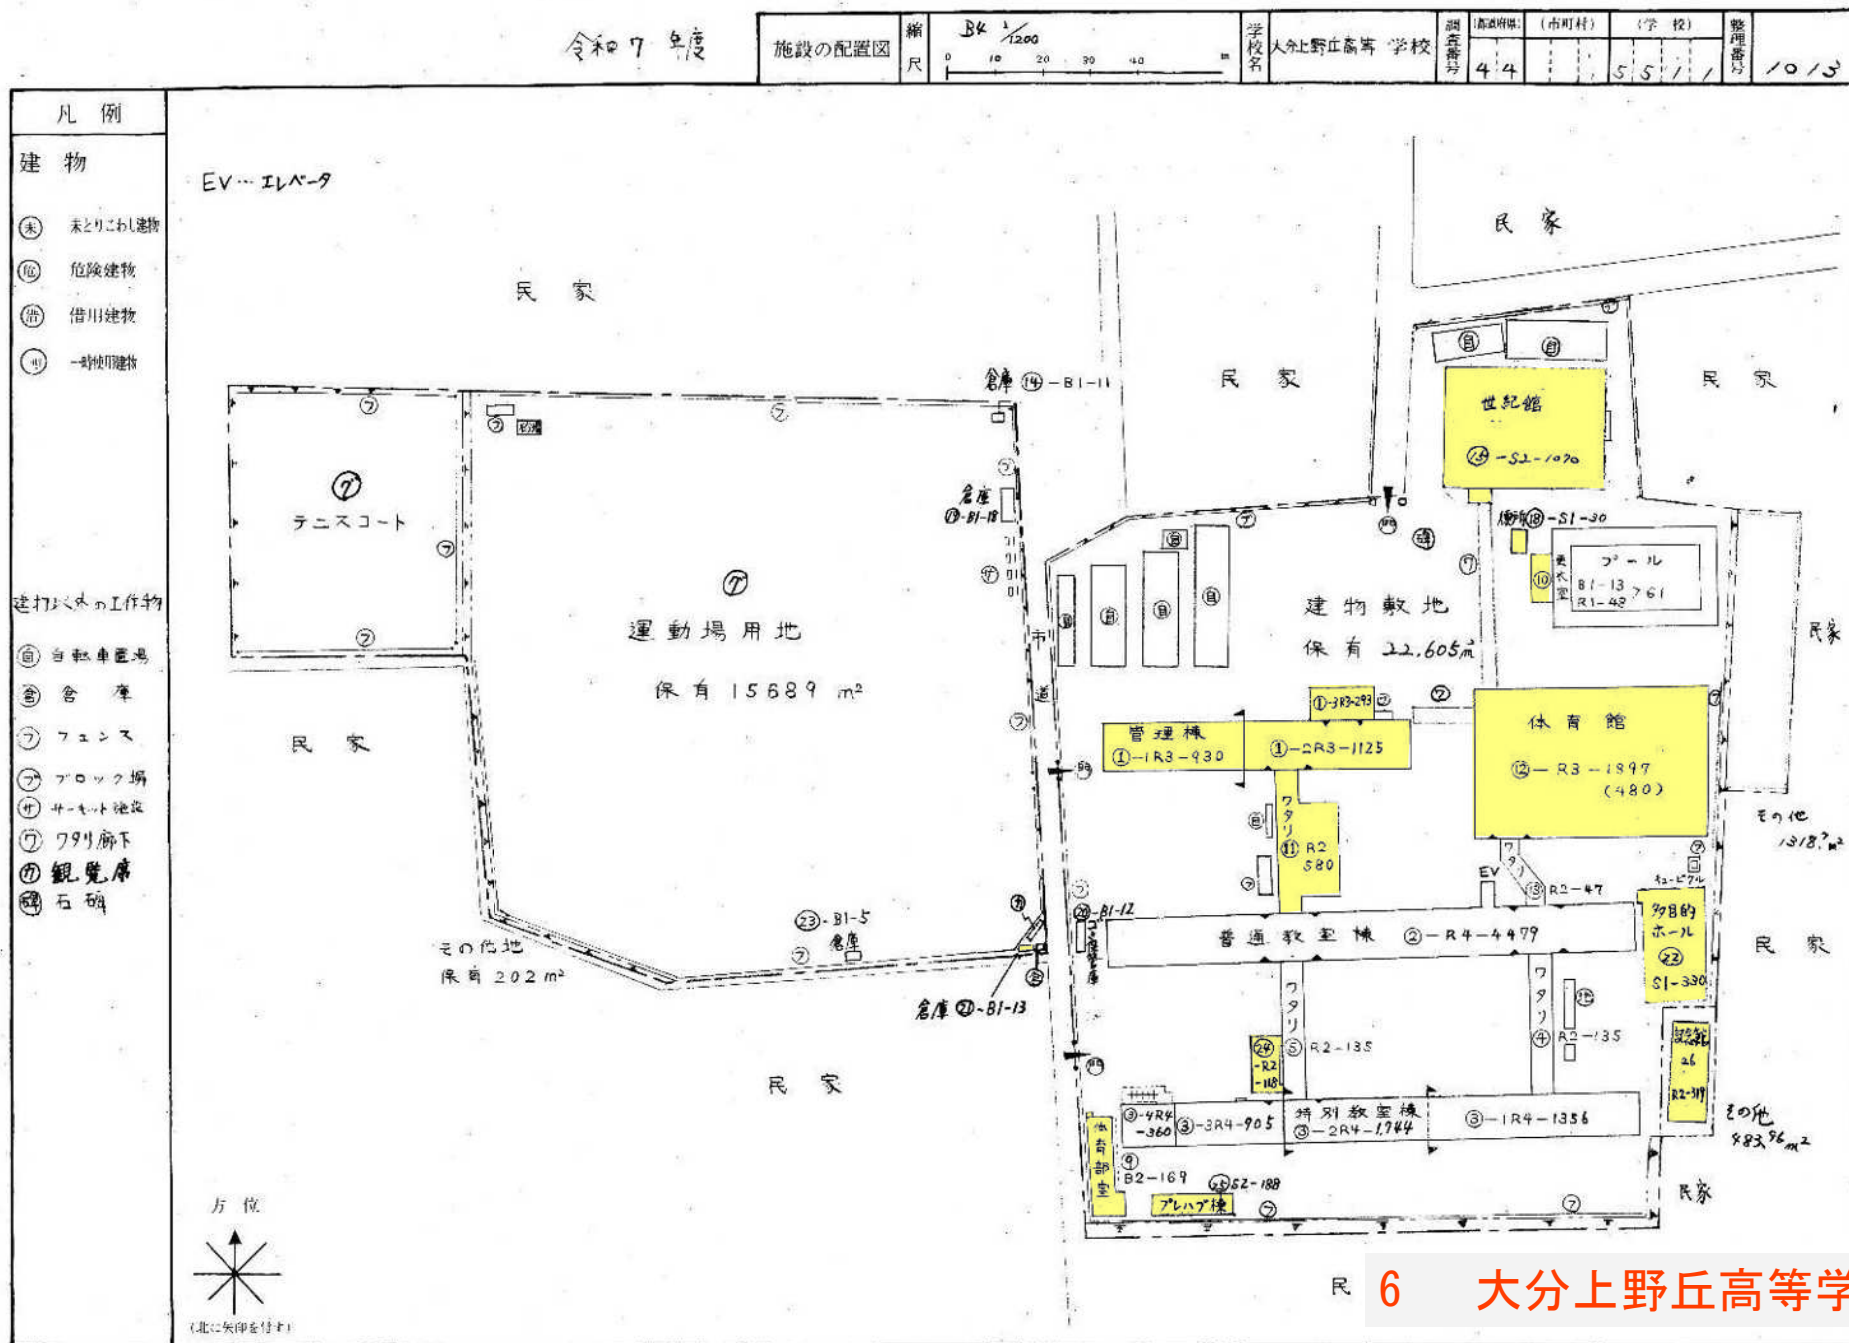

※上記の敷地内の着色されている建物内の電灯をすべてLED化する。
既にLED化されている部分は除く

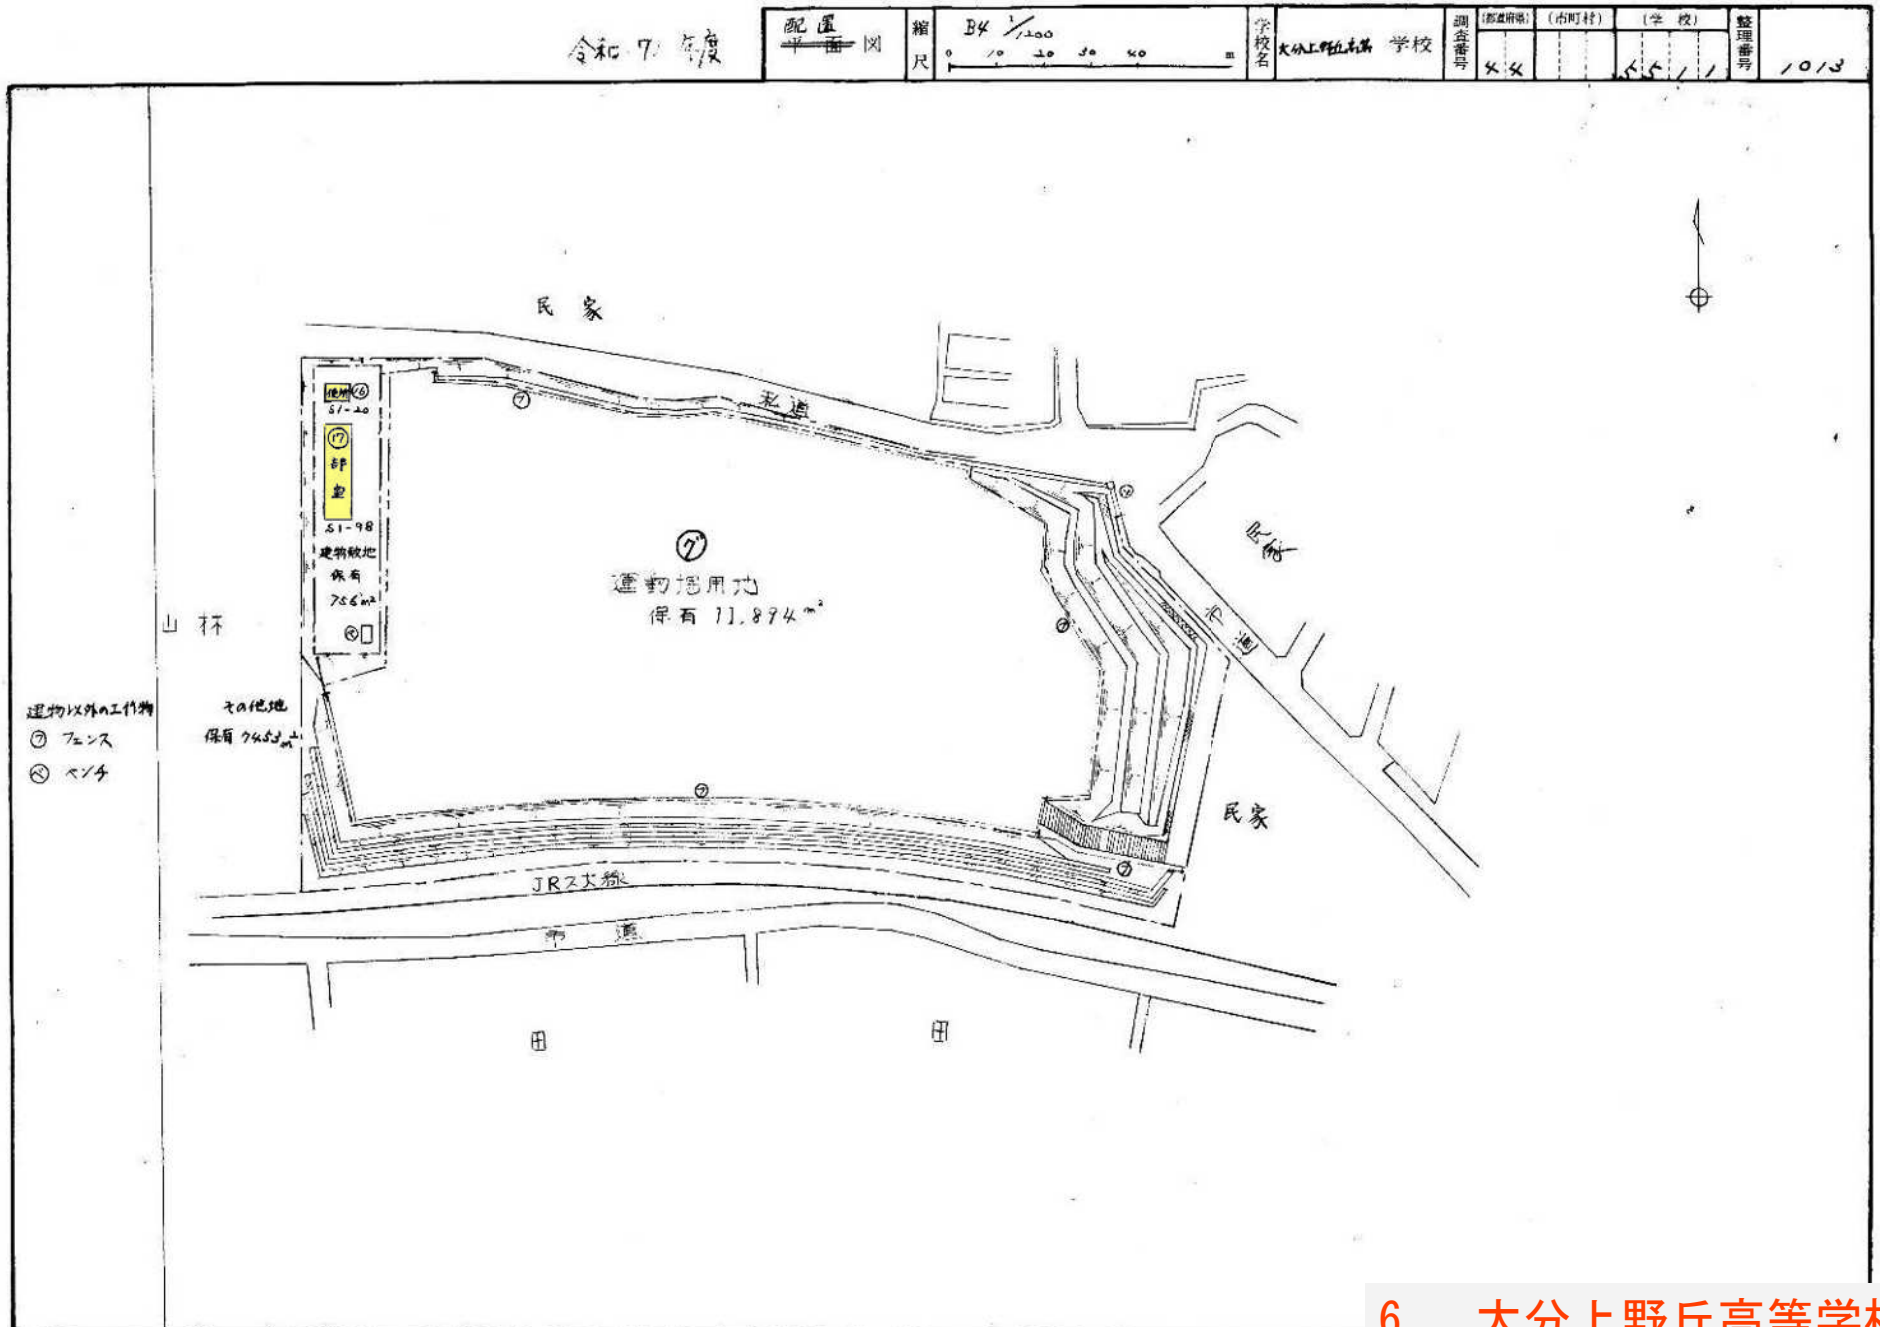


6 大分上野丘高等学校

文 部 省

※上記の敷地内の着色されている建物内の電灯をすべてLED化する。
既にLED化されている部分は除く

令和7年度


施設の配置図	縮尺	B4	1/2000	40	m	学校名	大分舞鶴高等学校	施設番号	442015512	(学校)	整理番号	1012
--------	----	----	--------	----	---	-----	----------	------	-----------	------	------	------

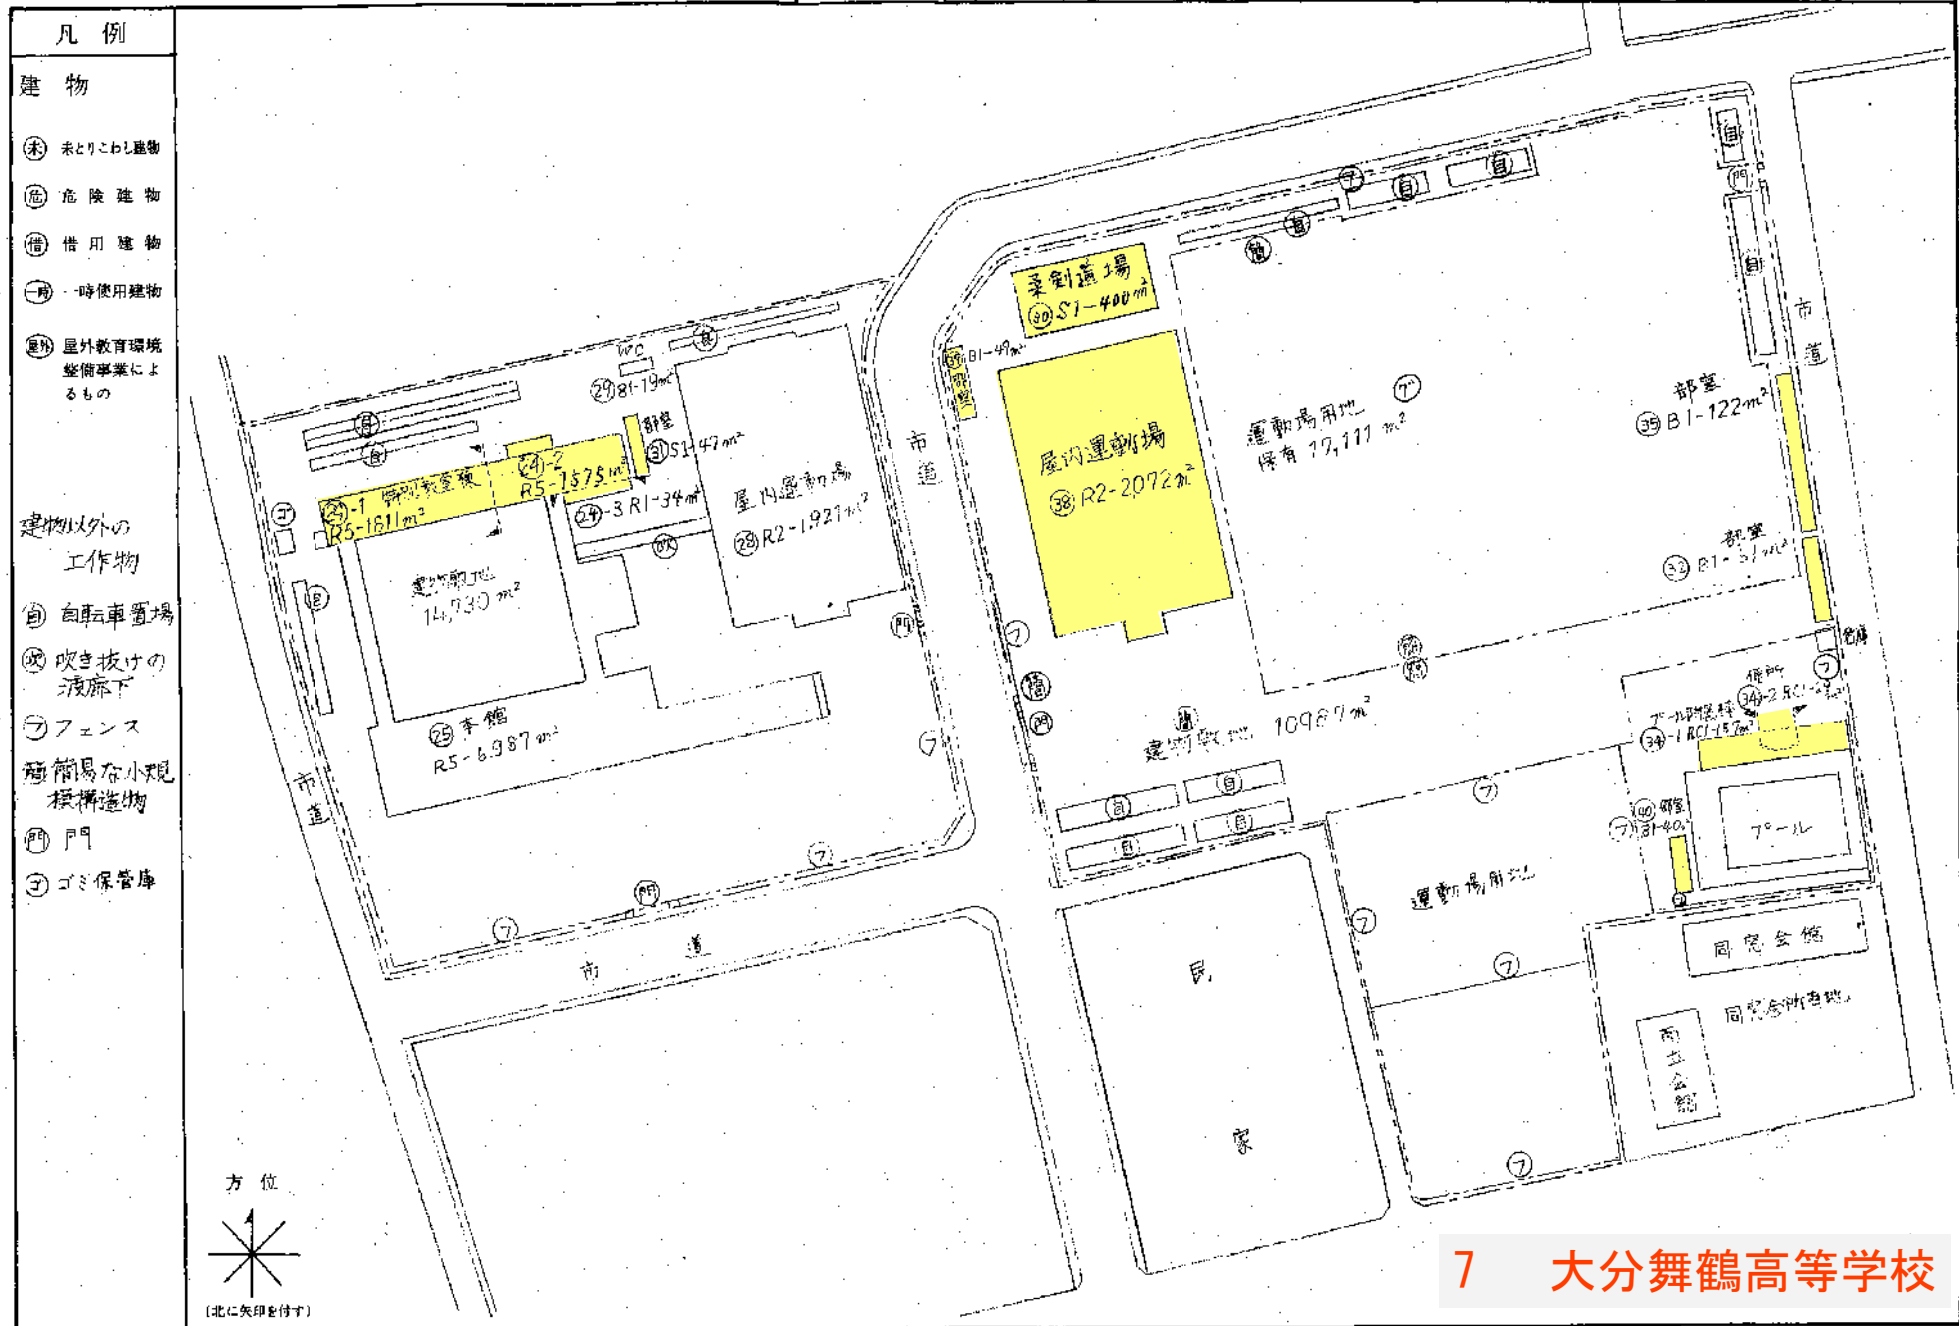

※上記の敷地内の着色されている建物内の電気をすべてLED化する。
既にLED化されている部分は除く

令和7年度

施設の配置図	縮尺	84	1000	40	学校名	測量番号	(地区別)	(市町村)	(学校)	整理番号
					大分舞鶴高等学校	44	201	55	12	1012

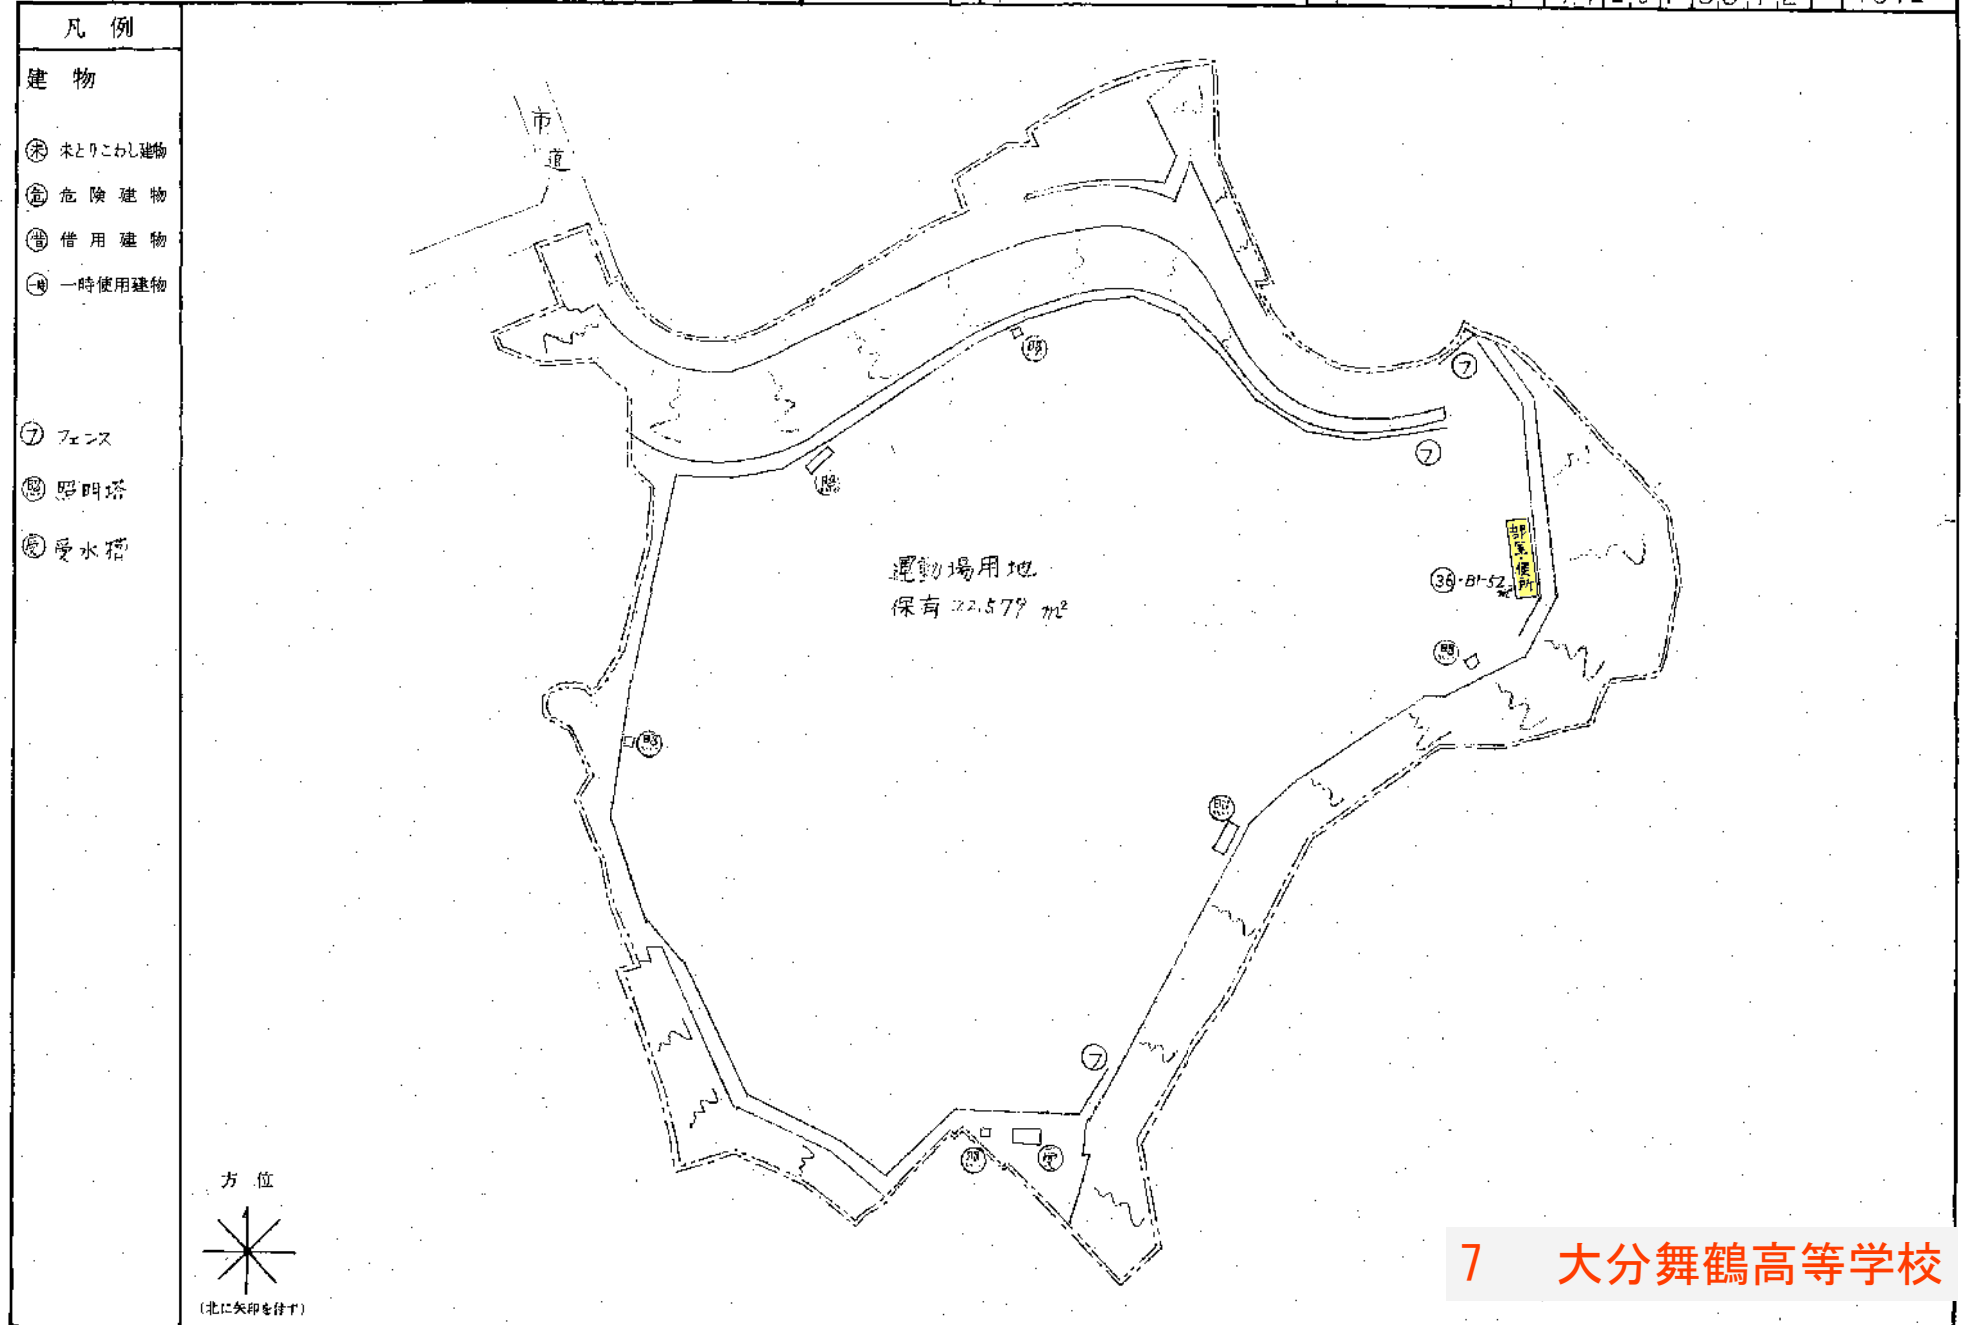


7 大分舞鶴高等学校

※上記の敷地内の着色されている建物内の電灯をすべてLED化する。
既にLED化されている部分は除く

（平成11年度）

令和7年度

施設の配置図	縮尺	A4 1/1000	40m	本校名	大分舞鶴高等学校	和歌山県立学校施設照明改修事業（別添資料1表2付）	（学校）	整理番号	1012
						44	201	5512	

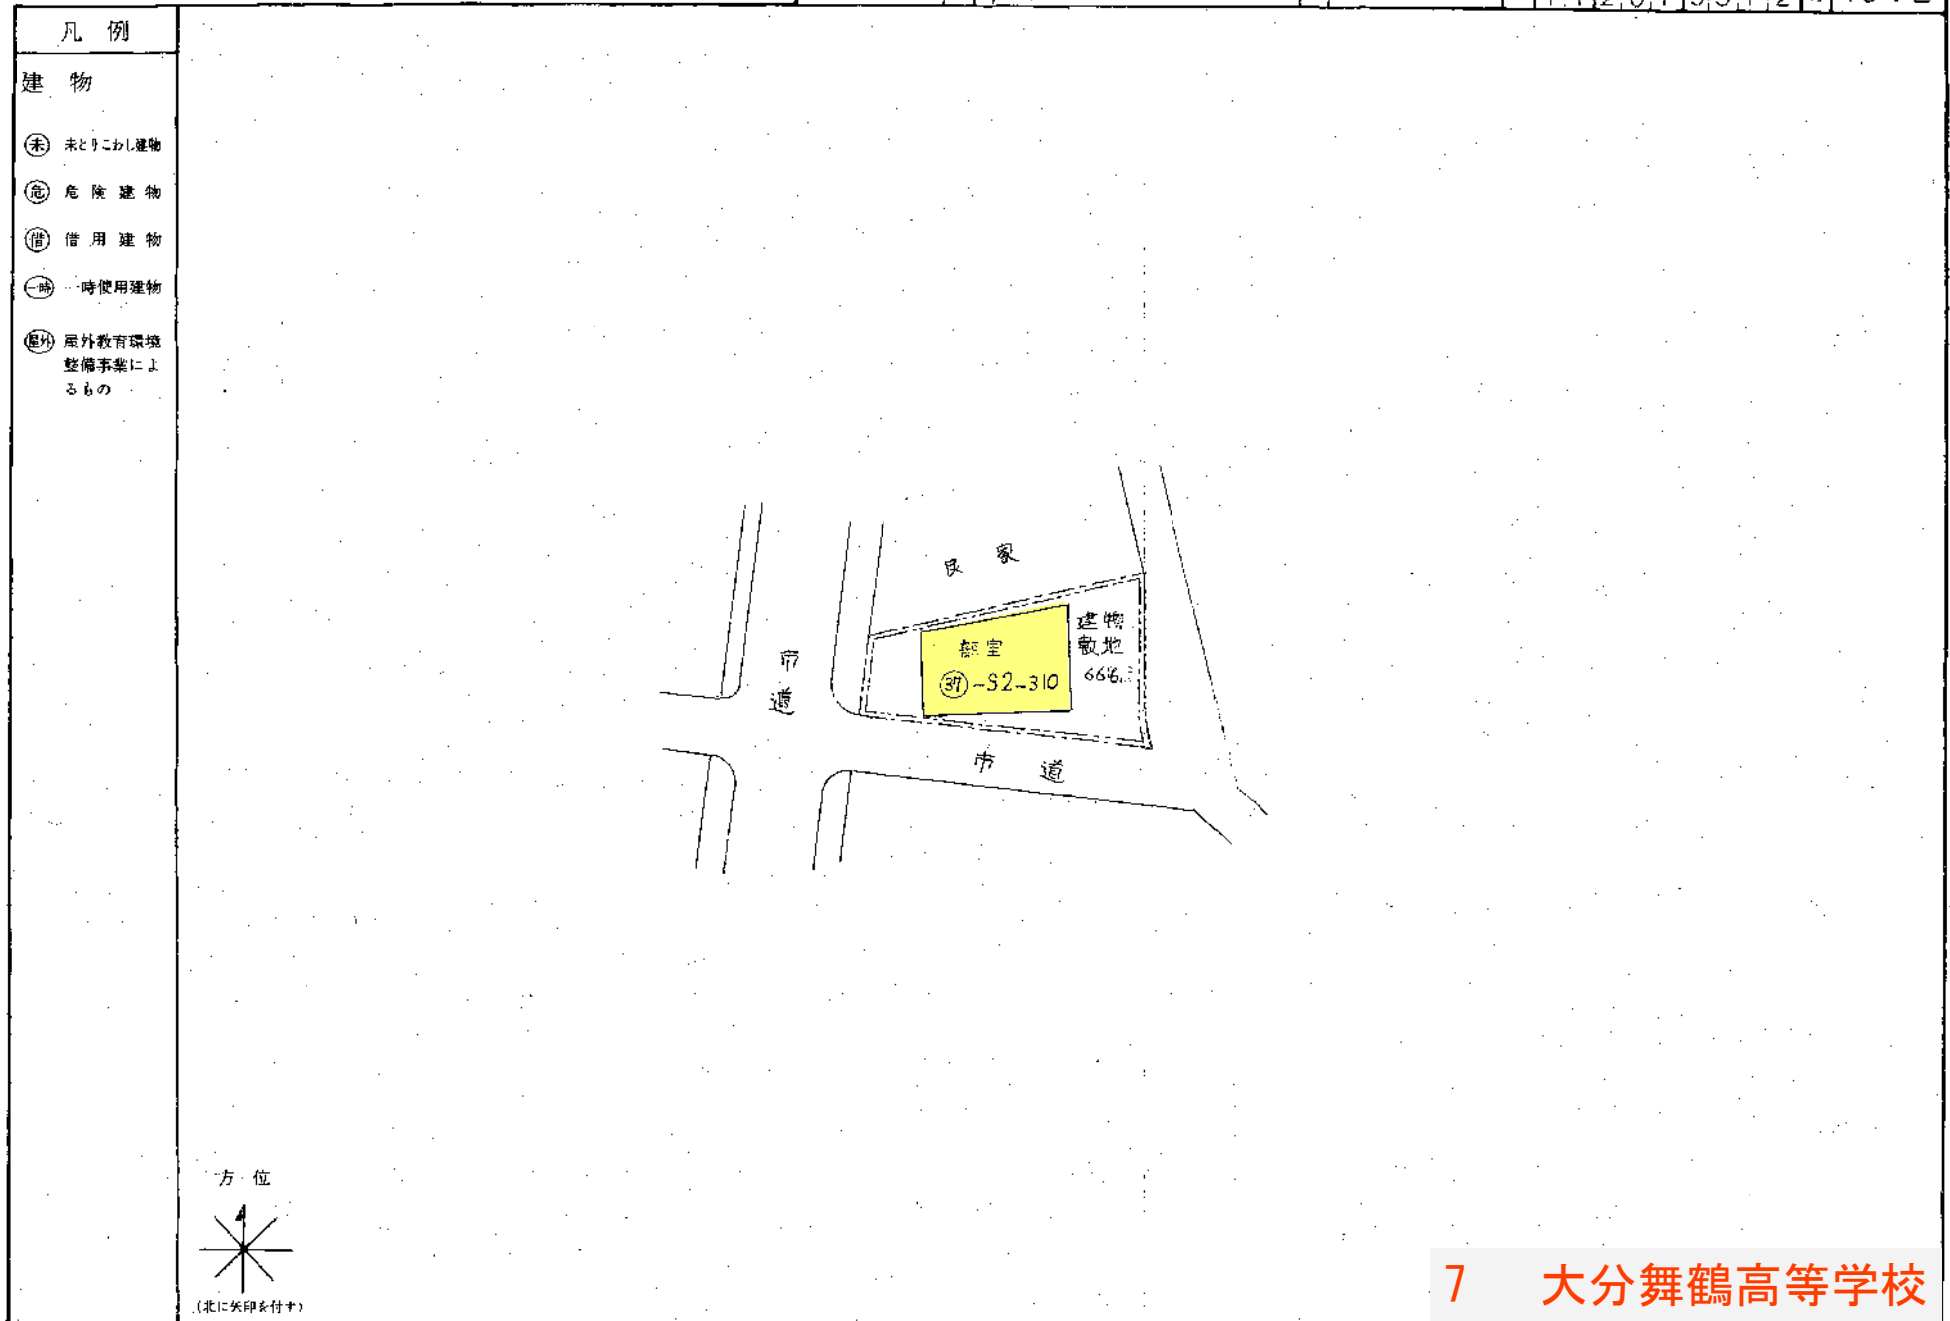


※上記の敷地内の着色されている建物内の電灯をすべてLED化する。
既にLED化されている部分は除く

施設の配置図	縮尺	B4 1/200 0 10 20 30 40 50 m	学校名		調査番号		市町村		学 校		整理番号
			岩手県立大船渡高等学校		4:4				5:5 2:7		
1015											

凡例

建 物

- (未) 未とりこわし建物
- (危) 危険建物
- (借) 借用建物
- (一用) 一時使用建物
- (ス) 野メステージ
- (投) 投球練習場
- (冷) 冷暖房設備

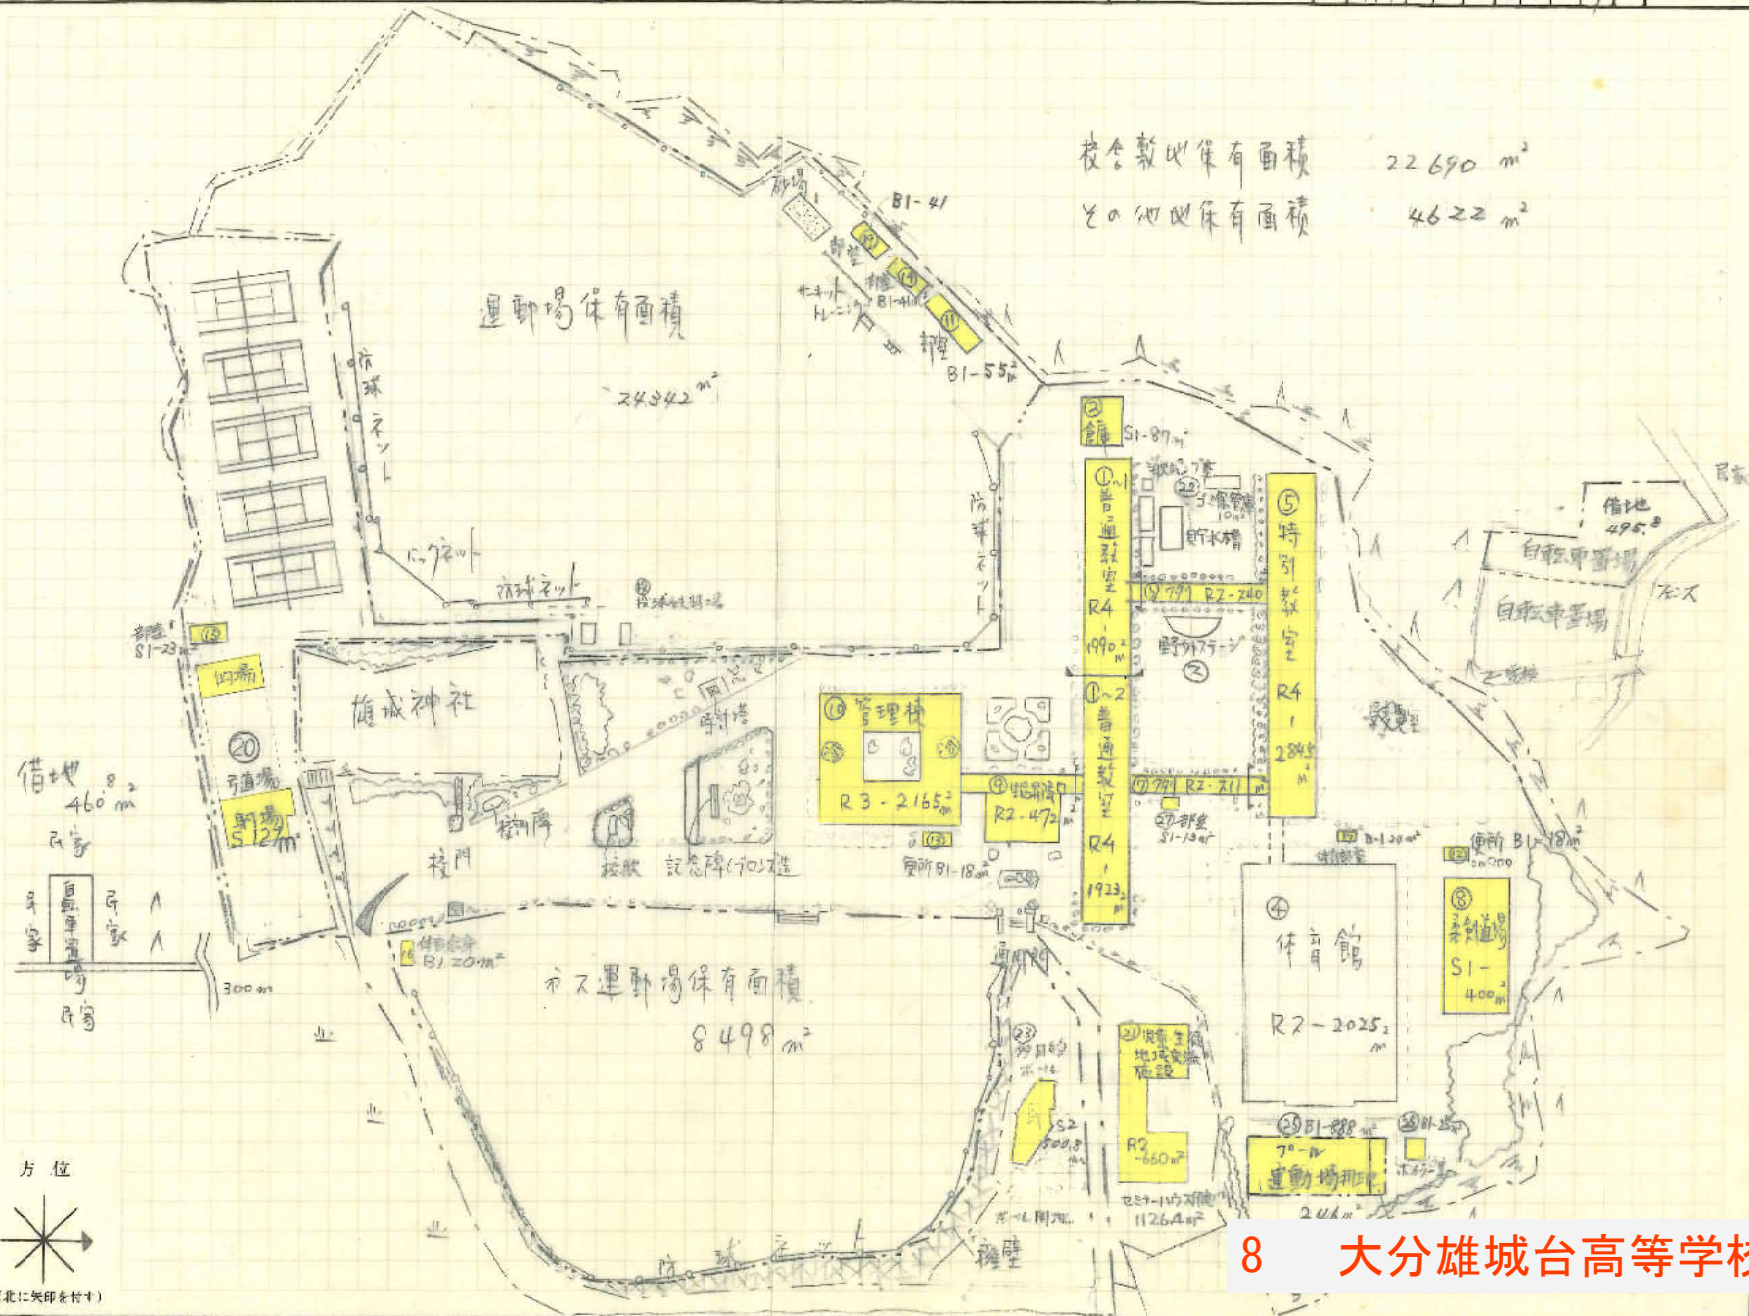

8 大分雄城台高等学校

※上記の敷地内の着色されている建物内の電灯をすべてLED化する。
既にLED化されている部分は除く

5mm 方眼

令和7年度

施設の配置図

縮尺

B4 1/500
 0 10 20 30 40 50 60 m

学校名

大分南高等学校

校番号

44

(学年)


(学校)

5607

整理番号

1058

- 凡例
- 建物
- ① 未とりこわし建物
 - ② 危険建物
 - ③ 借用建物
 - ④ 一時使用建物
 - ⑤ 屋外教育環境整備事業によるもの
 - ⑥ 吹抜け渡廊下
 - フェンス
- 方位
- (北に矢印を付す)

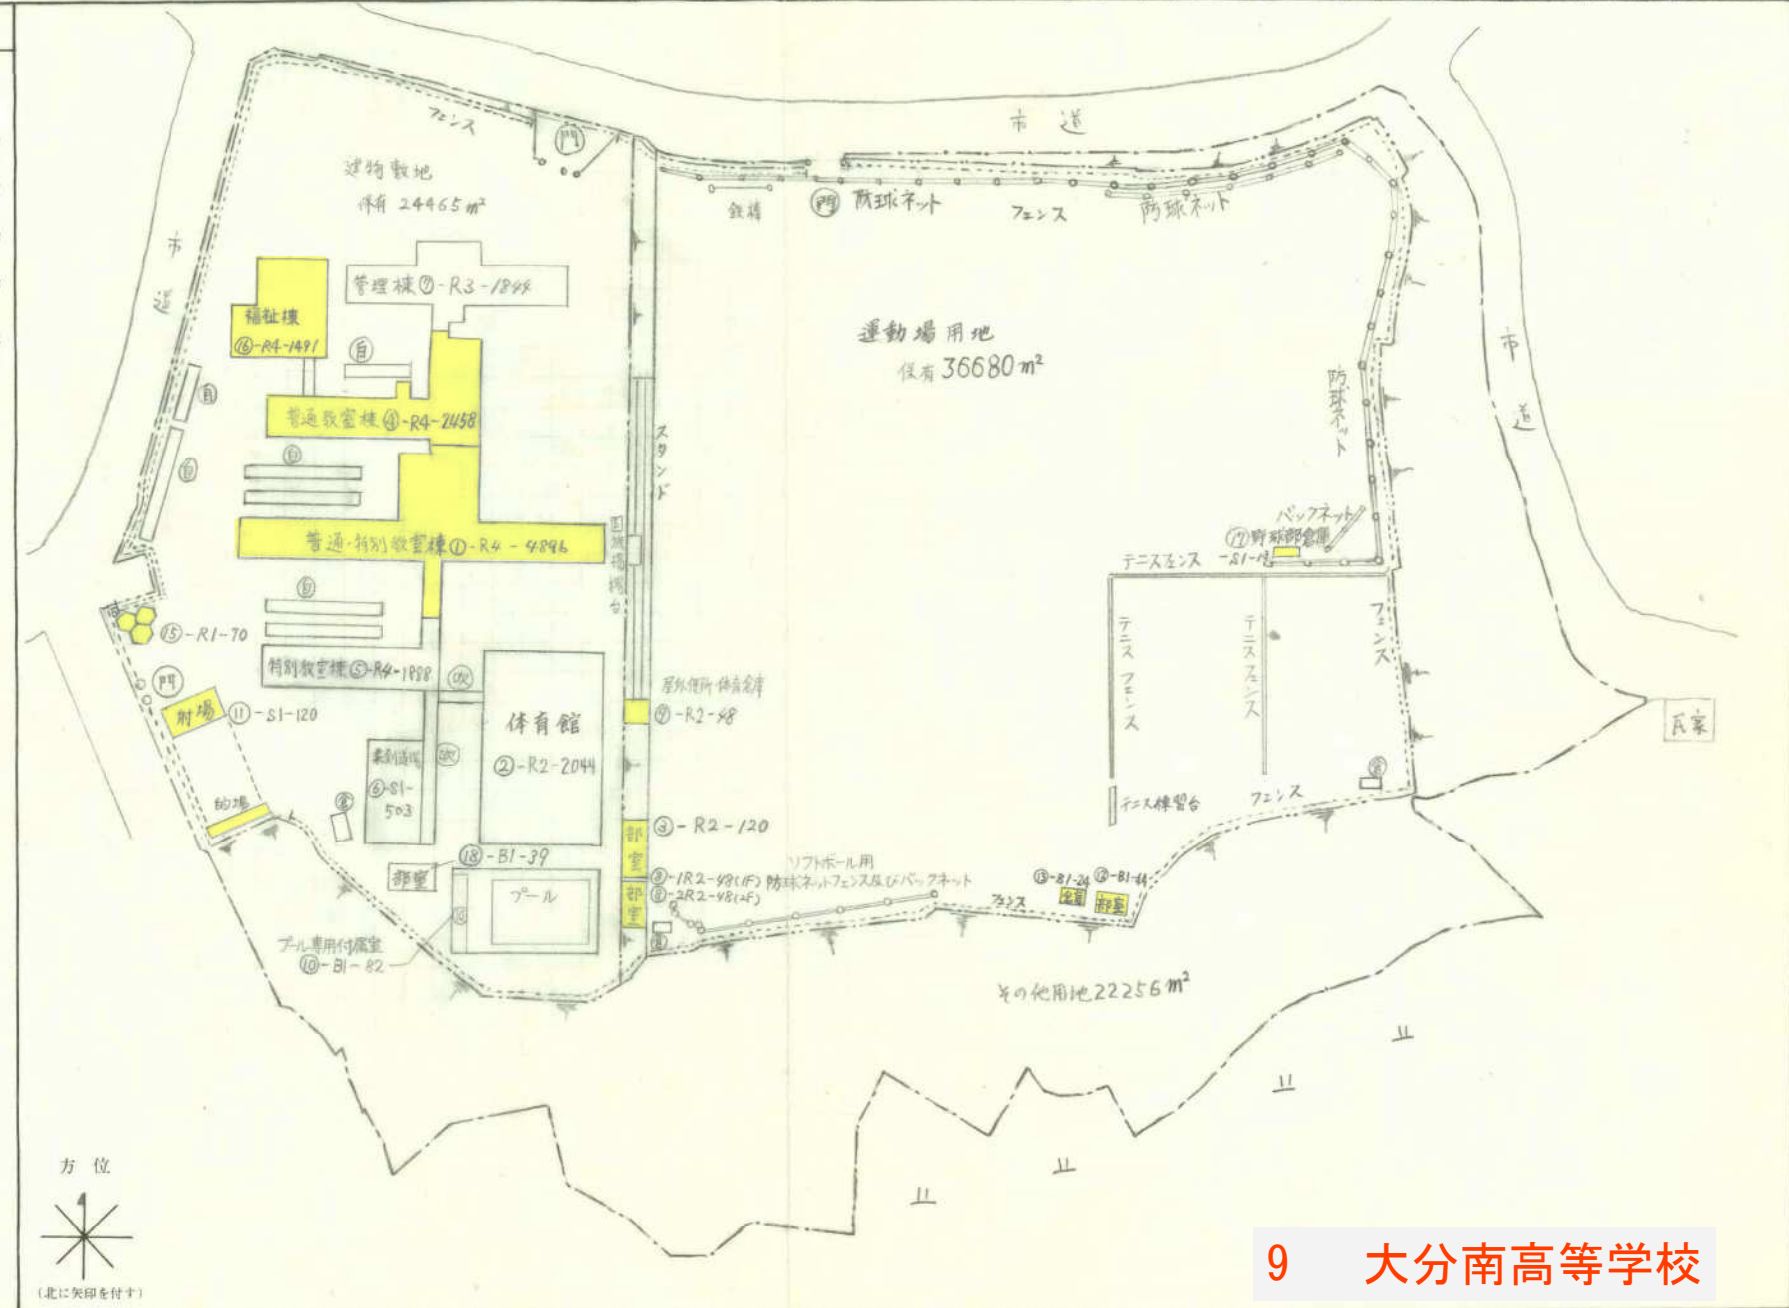

9 大分南高等学校

※上記の敷地内の着色されている建物内の電灯をすべてLED化する。
 既にLED化されている部分は除く

5mm方眼

B4 1/1200

7年度

施設の配置図

縮尺

1/200

学校名 大分豊府高等学校


調査番号

(市町村) 44

(学校) 5609

整理番号

1060

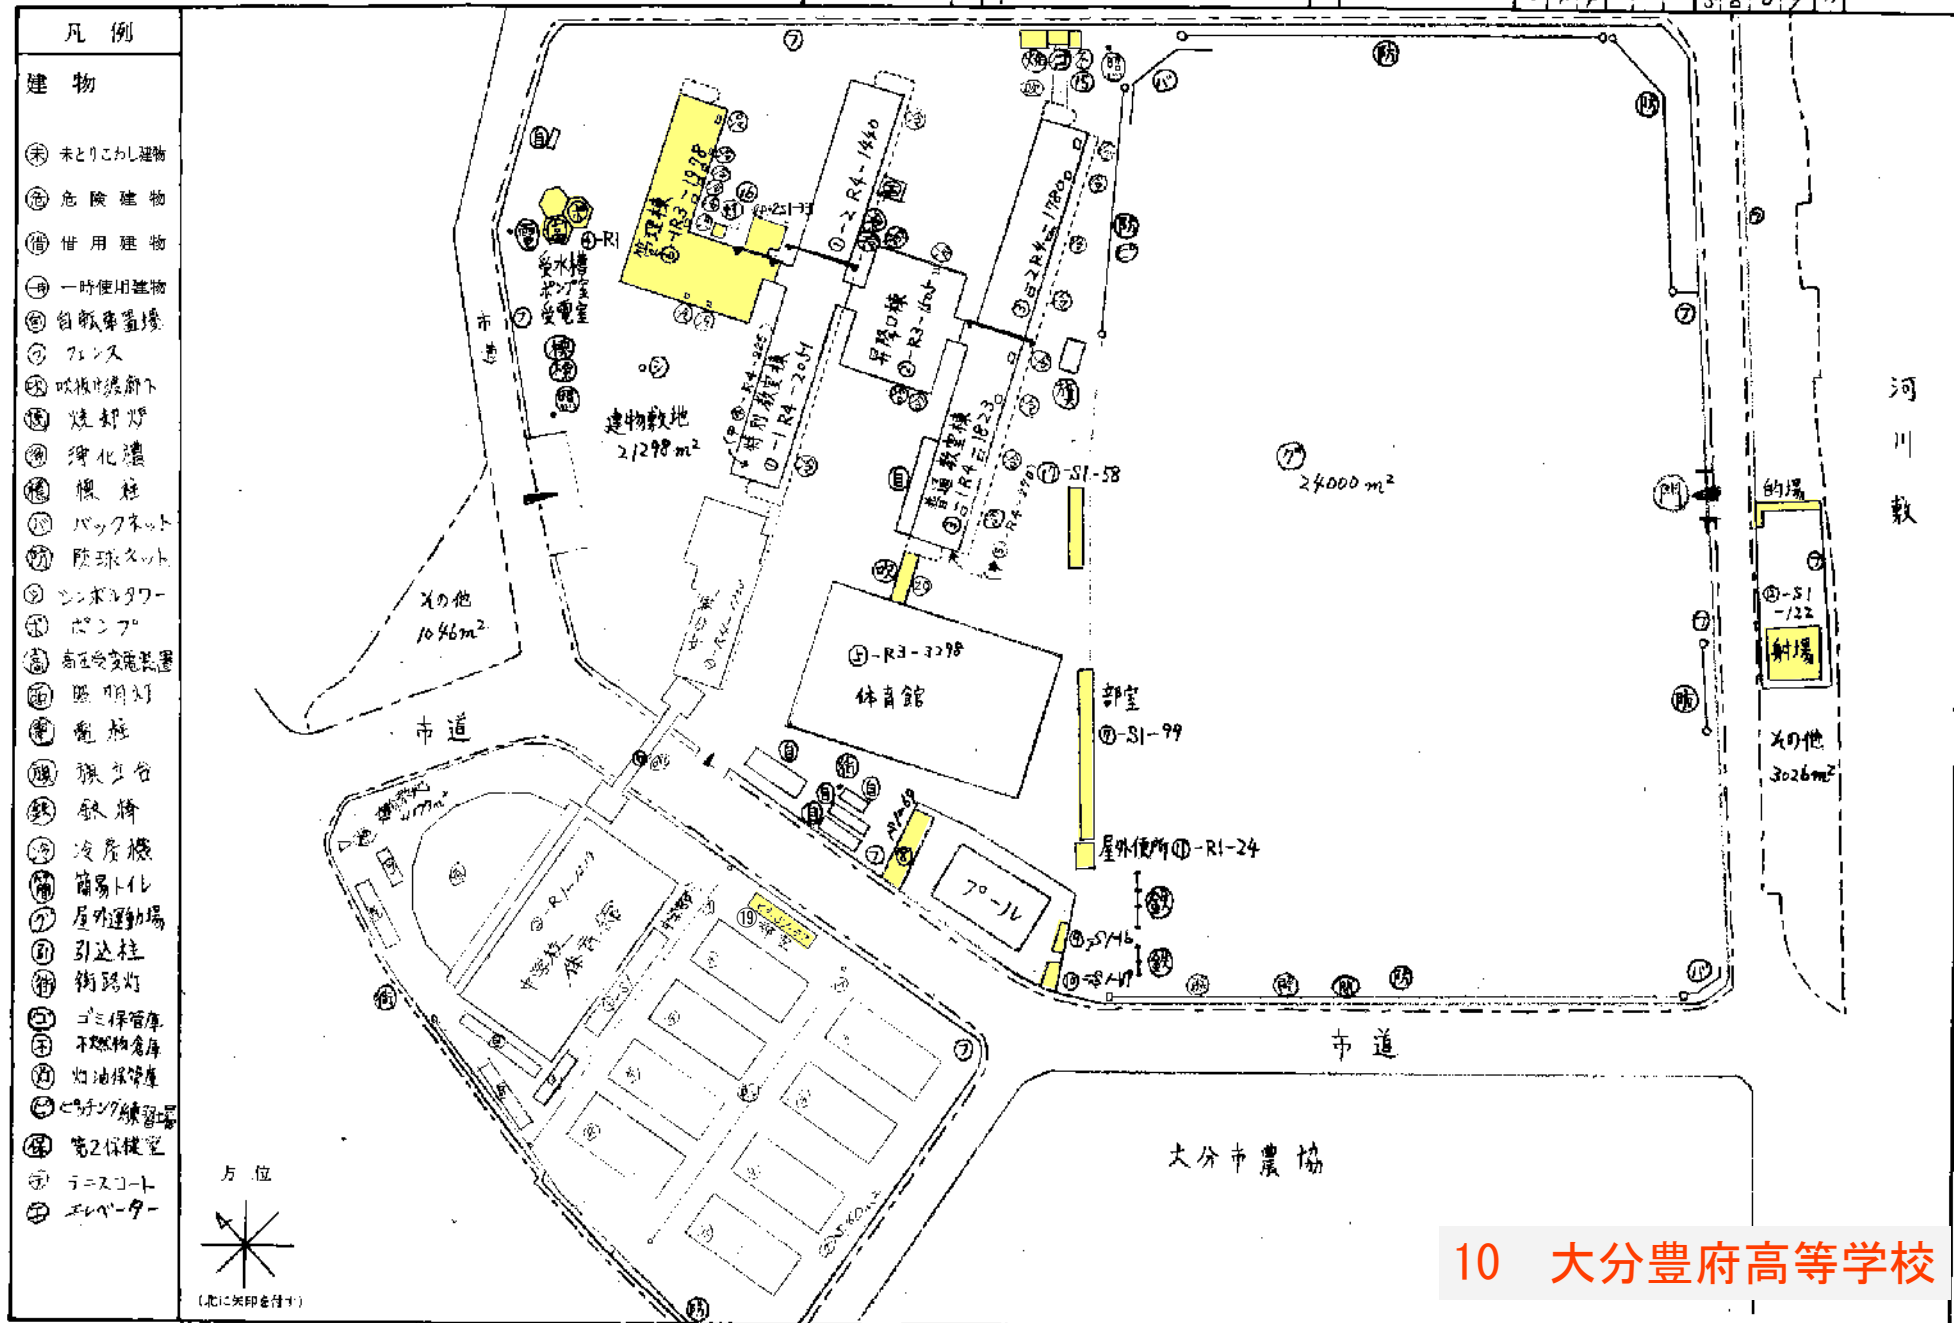

※上記の敷地内の着色されている建物内の電灯をすべてLED化する。
既にLED化されている部分は除く

5mm 方眼

令和7年度

施設の配置図

縮尺

B4 1/2000

50 100m

大分県立学校施設照明改修事業（大分県府地区1期）

大分工業高等学校

大分県立学校施設照明改修事業（大分県府地区1期）

大分県立学校施設照明改修事業（大分県府地区1期）


大分県立学校施設照明改修事業（大分県府地区1期）

大分県立学校施設照明改修事業（大分県府地区1期）

凡例

建物

- (未) 未とりこわし建物
- (危) 危険建物
- (借) 借用建物
- (時) 一時使用建物
- (ガ) ガイトウ
- (自) 自転車置き場
- (照) 夜間照明
- (吹) ふきぬい
- (ス) スコアボード
- (テ) 揚場台
- (防) 防球ネット
- (便) 屋外便所
- (グ) グラフアウ
- (倉) 倉庫
- (ト) トレーニング室

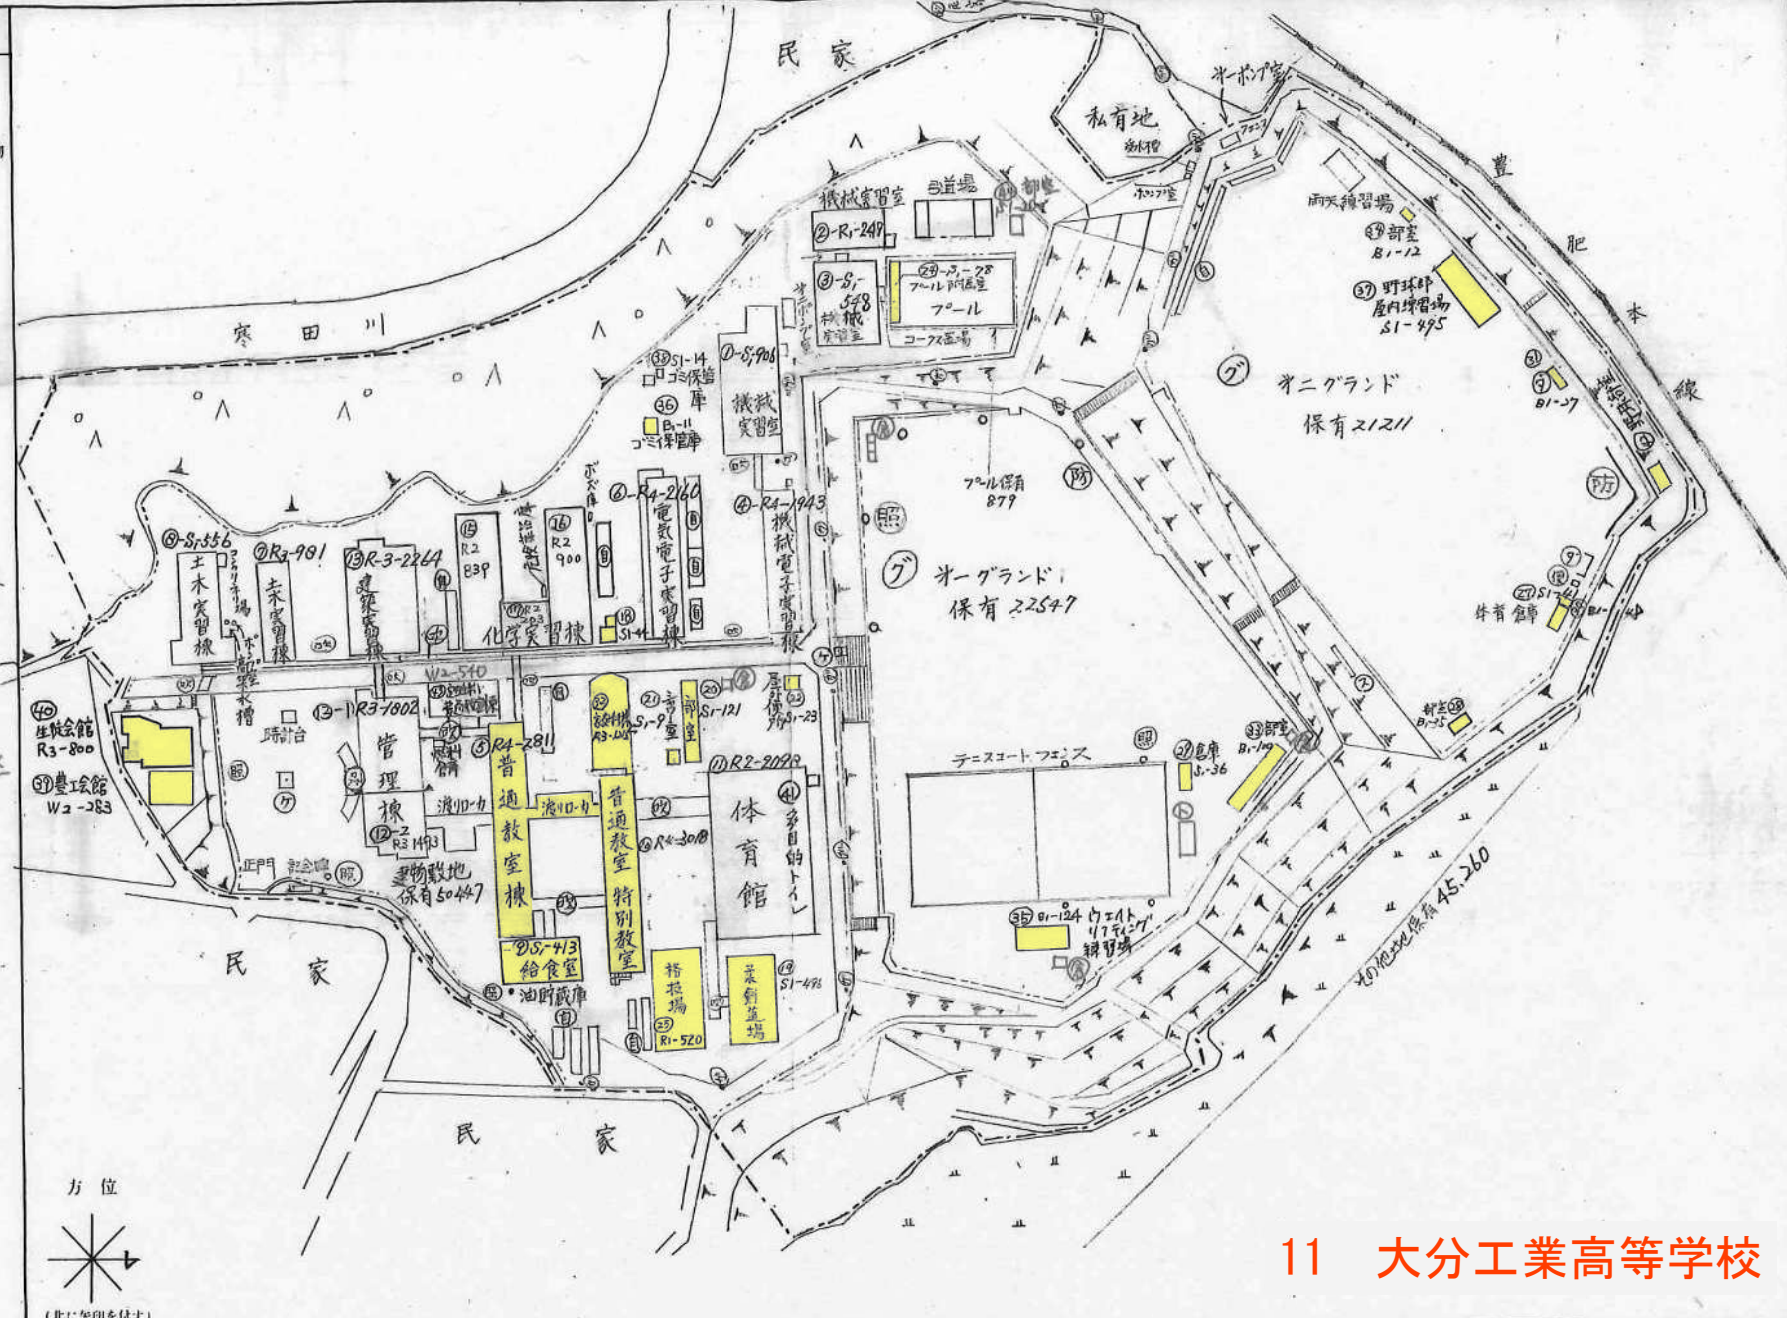


11 大分工業高等学校

※上記の敷地内の着色されている建物内の電灯をすべてLED化する。
既にLED化されている部分は除く


5mm方眼

施設の配置図	縮尺	84 / 800	40m	学校名	日出支援学校	新築番号	44	（市町村）	（学校）	整理番号	1059
--------	----	----------	-----	-----	--------	------	----	-------	------	------	------

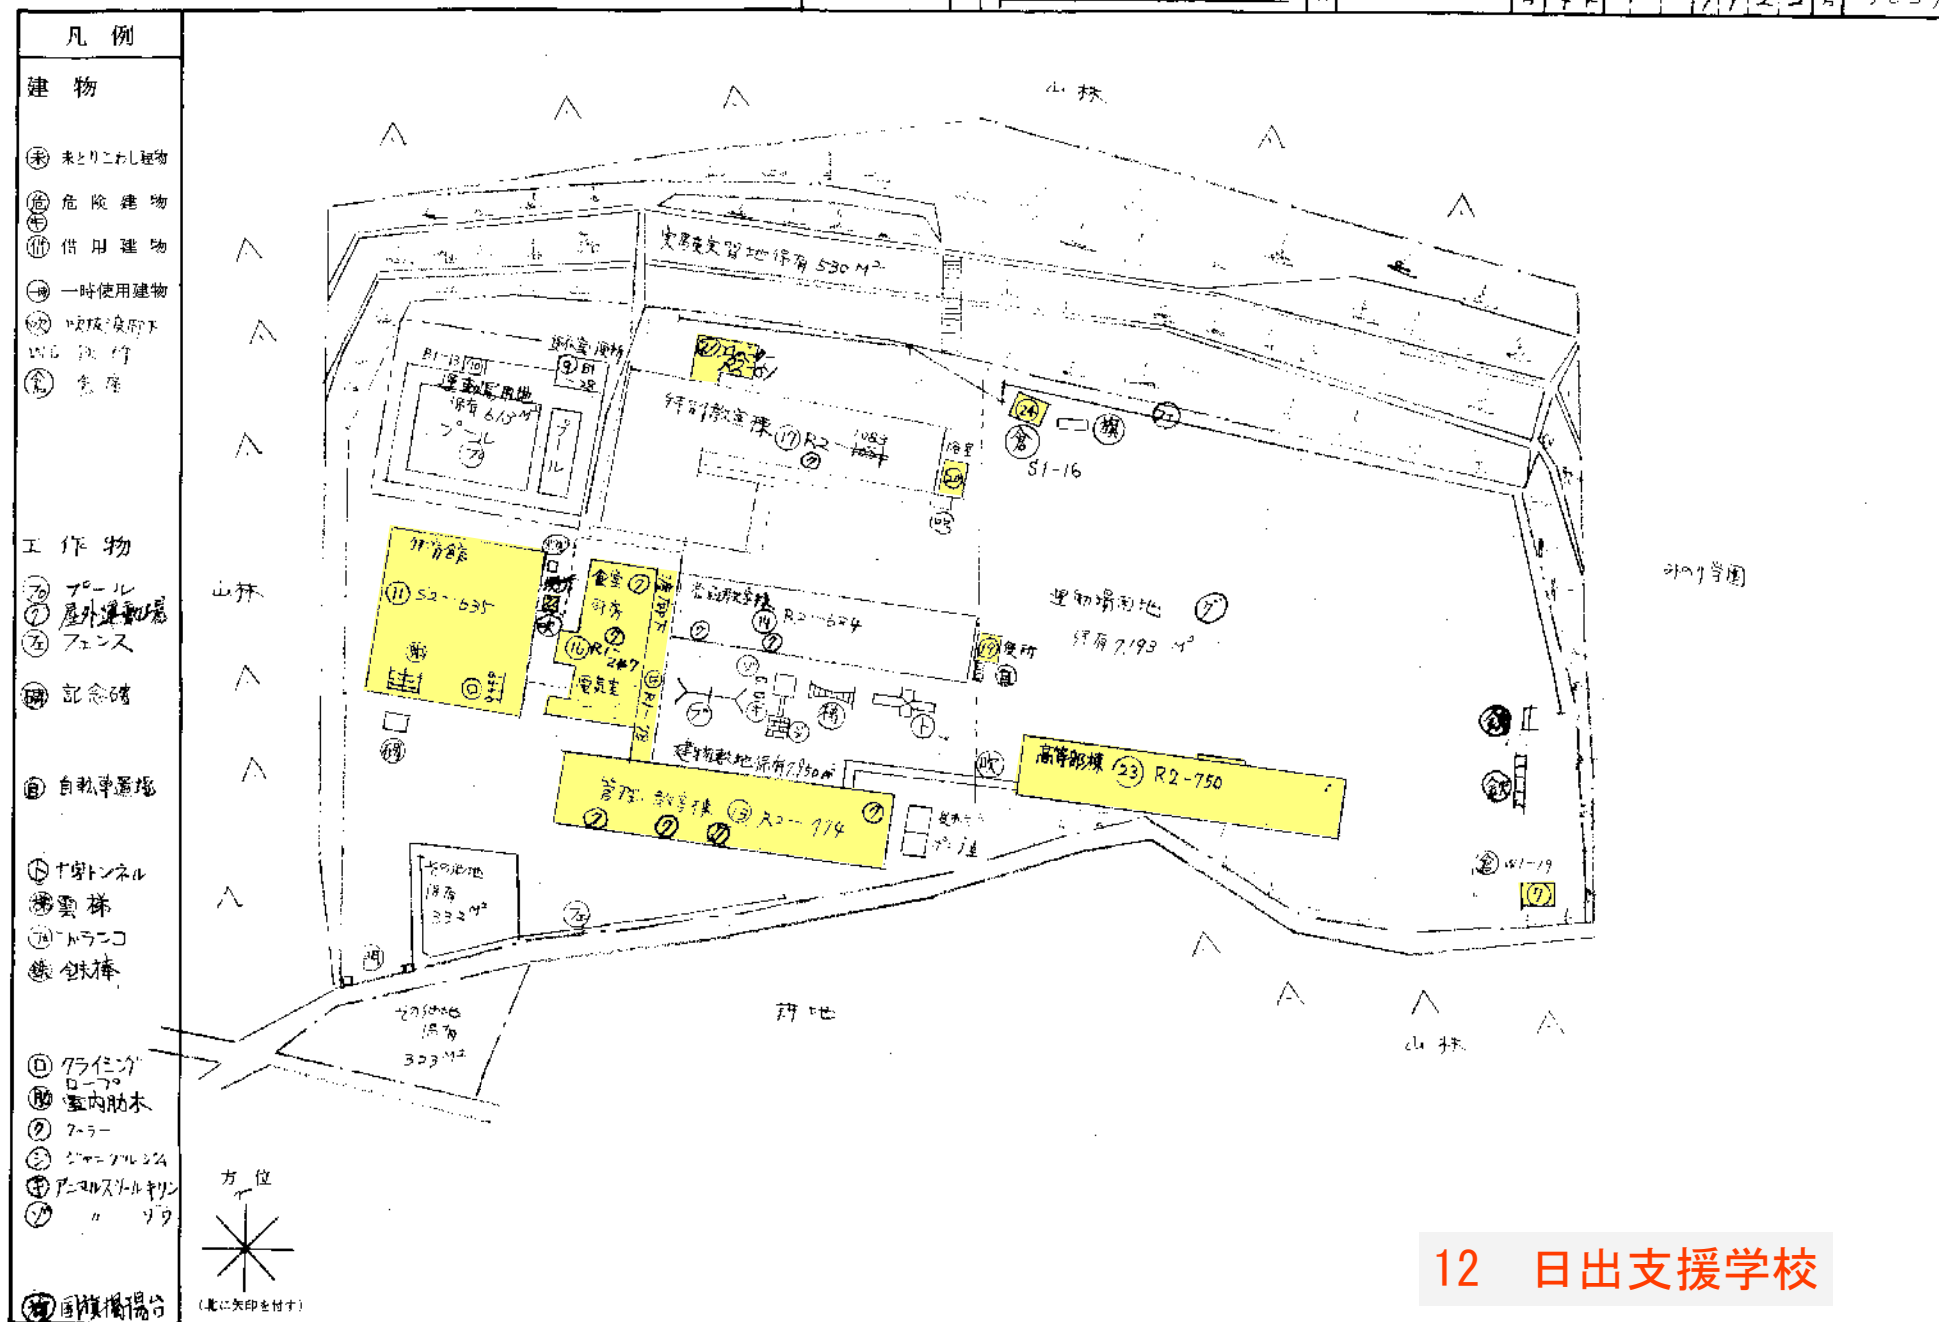

※上記の敷地内の着色されている建物内の電燈をすべてLED化する。
既にLED化されている部分は除く

施設の配置図	縮尺	学校名	設置番号	(設置年度)	(設置月)	(設置日)	設置場所	設置番号
	B4 1/1000	大分県立別府支援学校	99	9	9	1/24	1070	

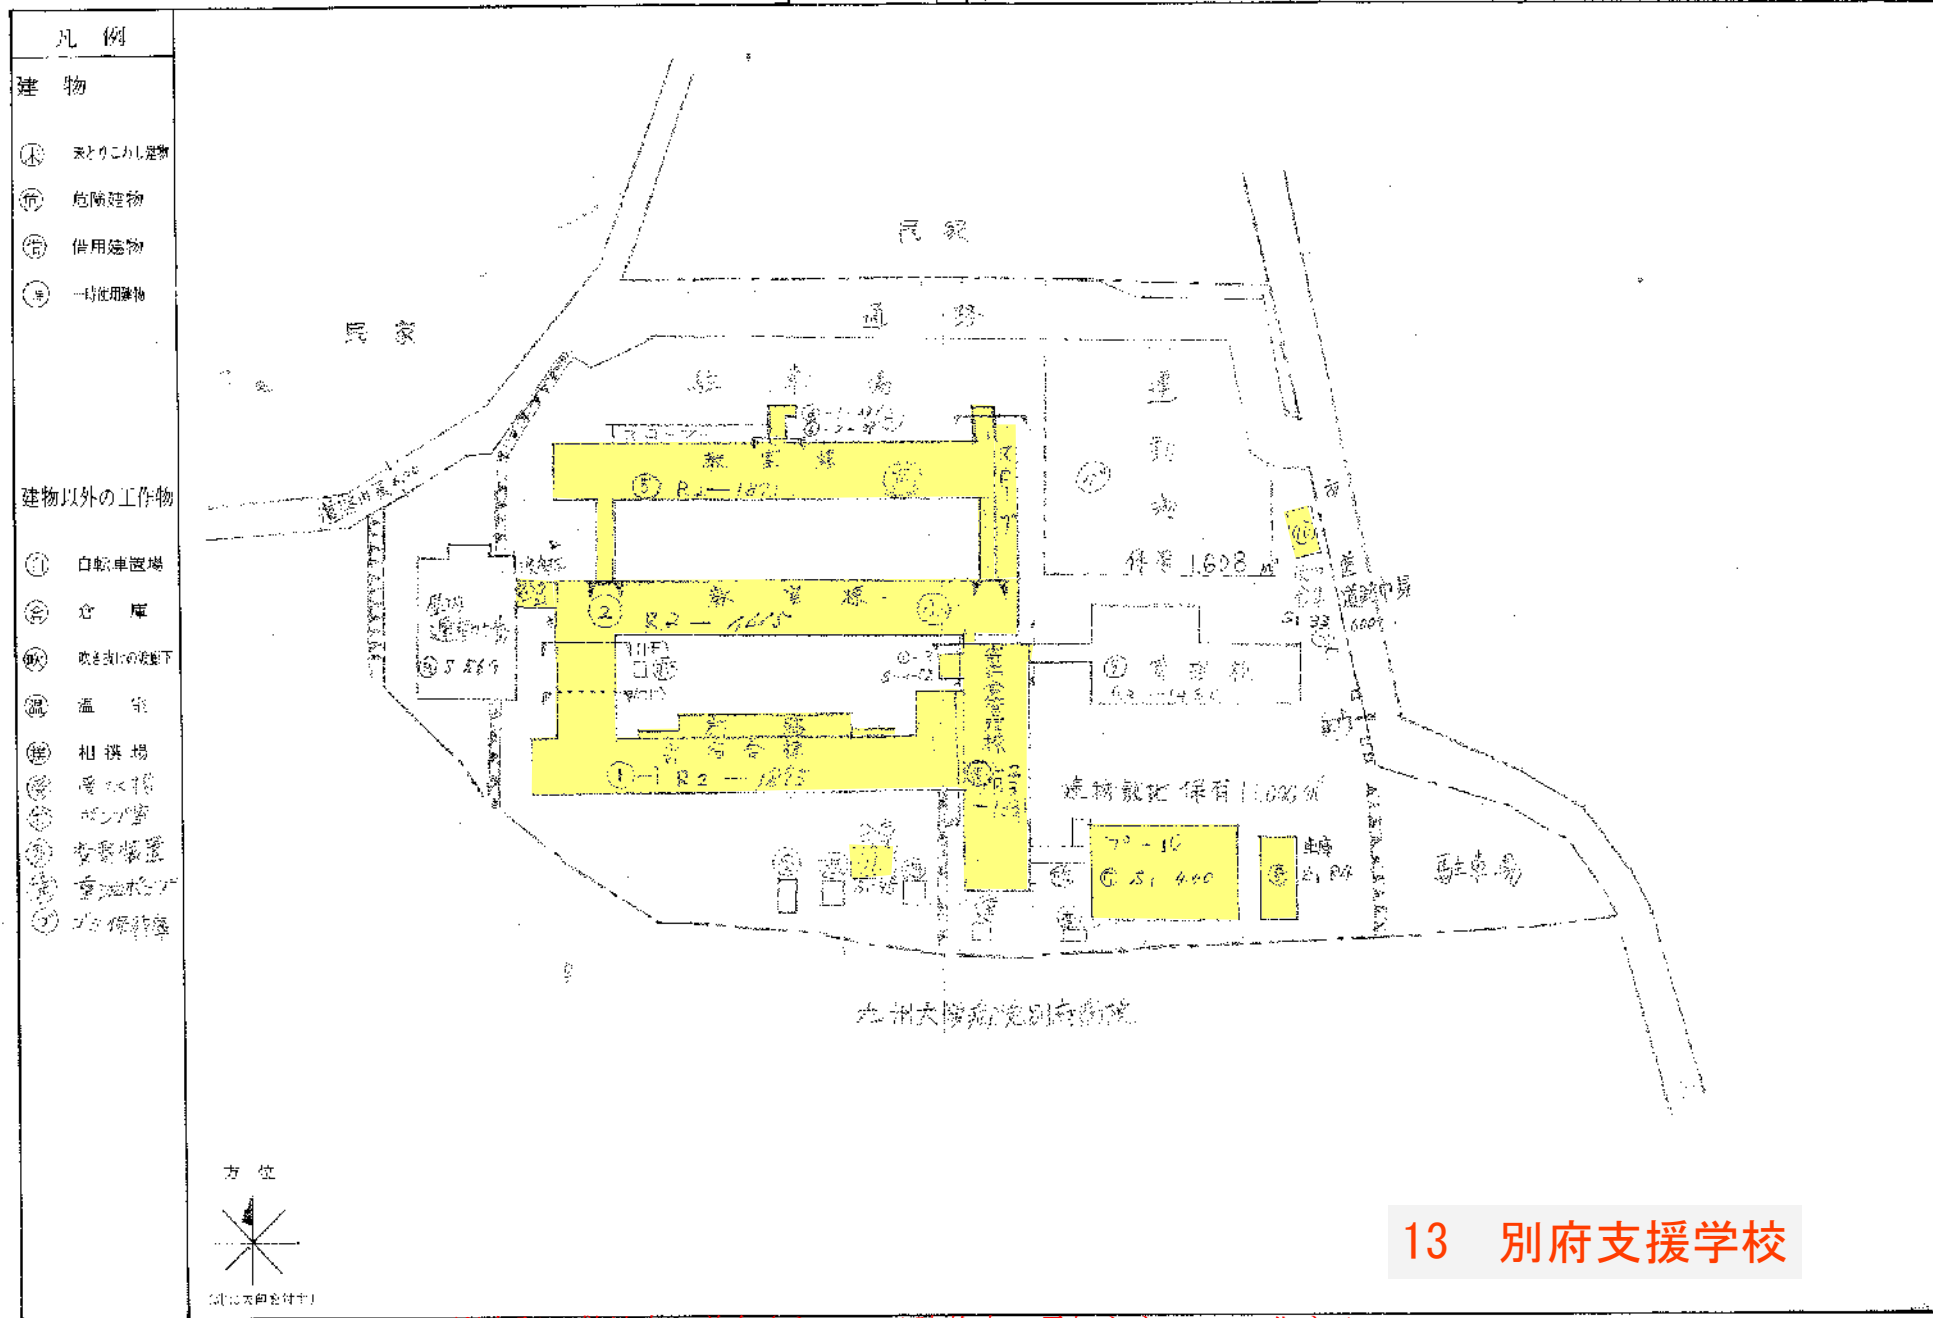

※上記の敷地内の着色されている建物内の電灯をすべてLED化する。
既にLED化されている部分は除く