


業務箇所図

大分工業用水道概要図 S=1/50,000



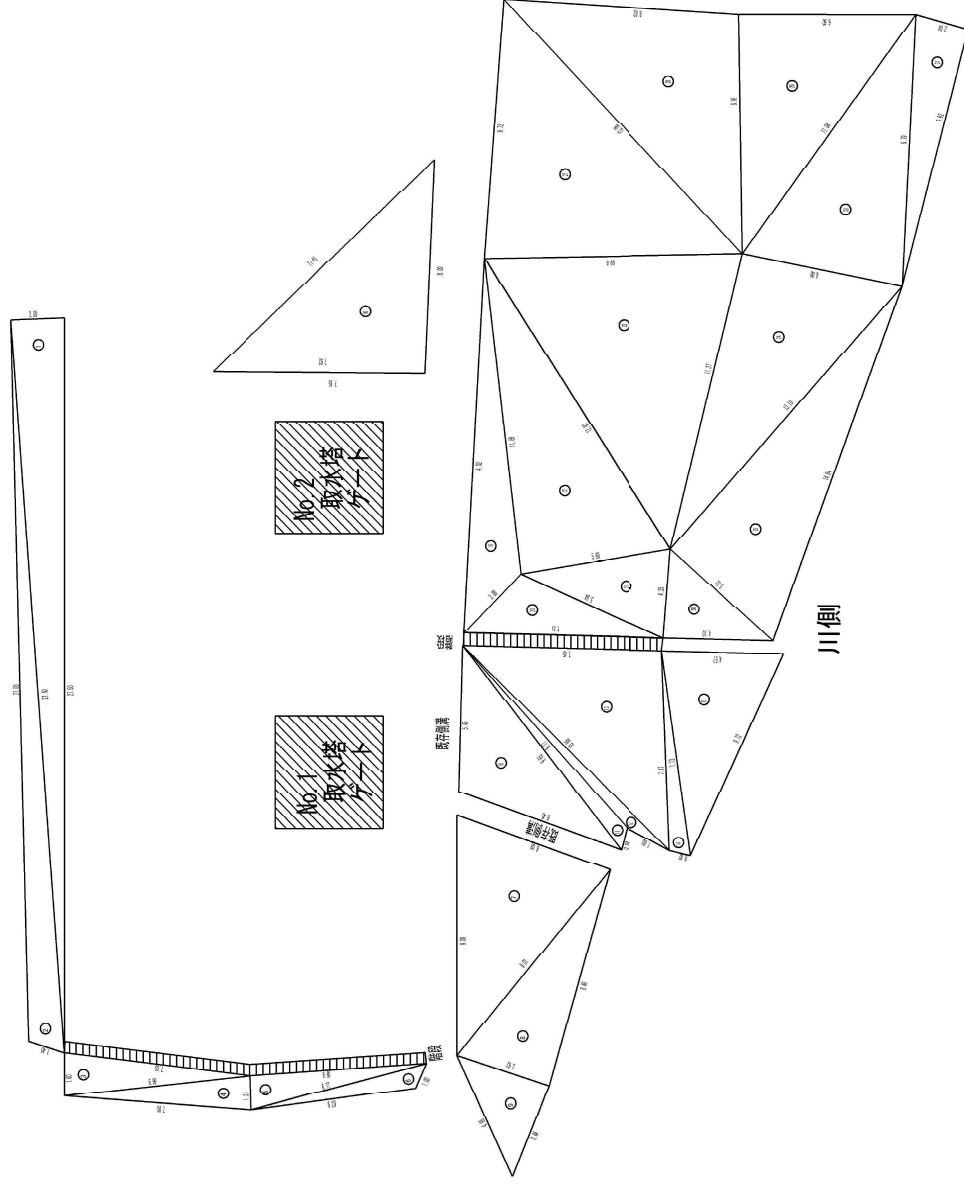

No.	a	b	c	面積
1	27.50	27.00	27.00	17.33
2	1.00	6.00	7.00	5.55
3	1.50	6.00	7.00	5.55
4	1.50	6.00	7.00	5.55
5	6.00	6.00	6.00	36.00
6	6.00	6.00	6.00	36.00
7	6.00	6.00	6.00	36.00
8	6.00	6.00	6.00	36.00
9	6.00	6.00	6.00	36.00
10	6.00	6.00	6.00	36.00
11	6.00	6.00	6.00	36.00
12	6.00	6.00	6.00	36.00
13	6.00	6.00	6.00	36.00
14	6.00	6.00	6.00	36.00
15	6.00	6.00	6.00	36.00
合計	11.00	11.00	11.00	330.00

No.	a	b	c	面積
16	15.00	1.50	5.00	4.50
17	2.00	2.00	2.00	4.00
18	2.00	2.00	2.00	4.00
19	2.00	2.00	2.00	4.00
20	2.00	2.00	2.00	4.00
21	2.00	2.00	2.00	4.00
22	2.00	2.00	2.00	4.00
23	2.00	2.00	2.00	4.00
24	2.00	2.00	2.00	4.00
25	2.00	2.00	2.00	4.00
26	2.00	2.00	2.00	4.00
27	2.00	2.00	2.00	4.00
28	2.00	2.00	2.00	4.00
29	2.00	2.00	2.00	4.00
30	2.00	2.00	2.00	4.00
31	2.00	2.00	2.00	4.00
合計	30.00	3.00	10.00	120.00

令和7年度 水委水委第111-3号 配水管路敷等除草業務委託
 面積求積図表(別図1)
 縮尺 1:200



委託名	令和7年度 水委水委第111-3号 配水管路敷等除草業務委託
図面名	面積求積図表(別図1)
測点	取水口周辺

174.13-955-86-526.90㎡


別図2

縮小版

図面	ハトガト式	肩掛式	全体
2-1	—	1860.80㎡	1860.80㎡
2-2	1429.50㎡	2927.40㎡	4356.90㎡
2-3	—	1498.76㎡	1498.76㎡
2-4	—	74.59㎡	74.59㎡
計	1429.50㎡	6361.55㎡	7791.05㎡

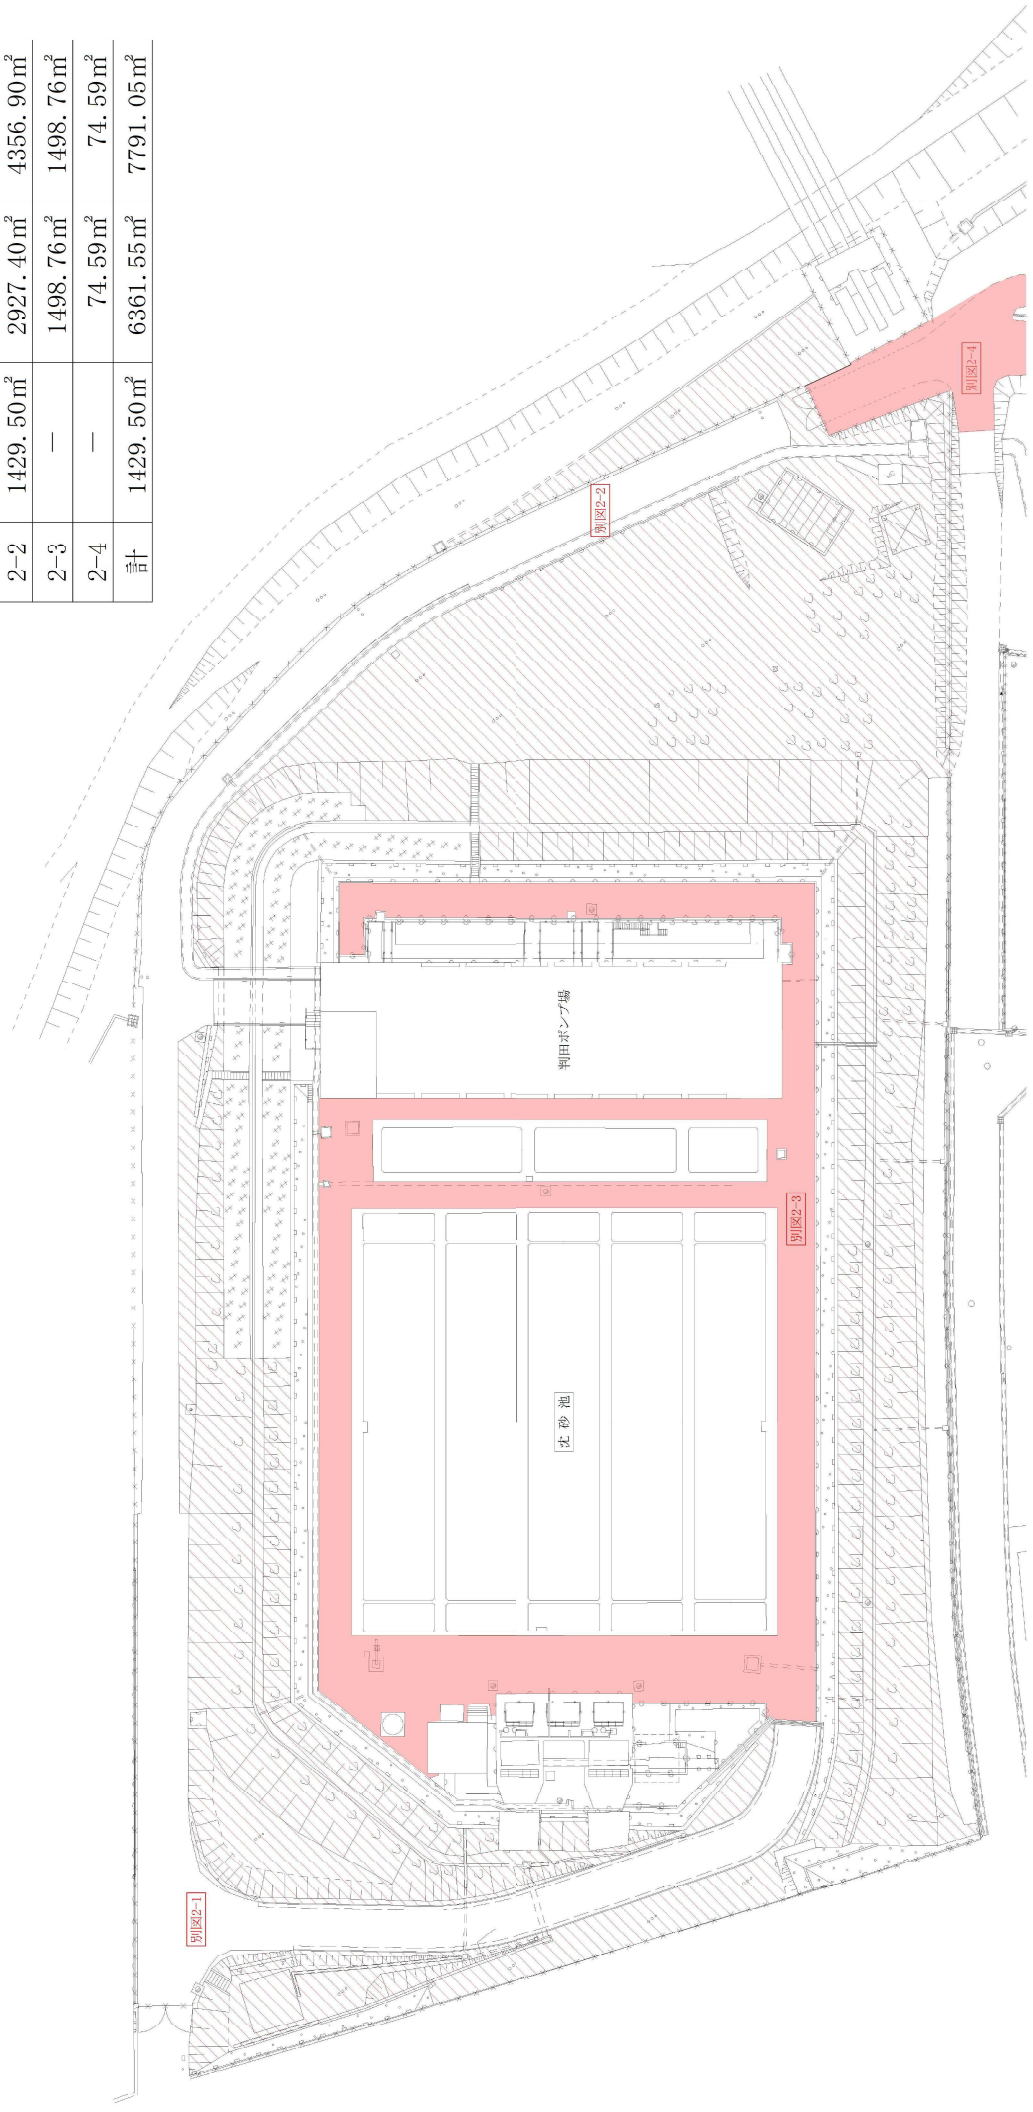 

委託名	令和7年度 水委水委第111-3号 配水管路敷設等除草業務委託	
図面名	全体平面図 (別図2)	縮尺 1:600
測点	沈砂池周辺	

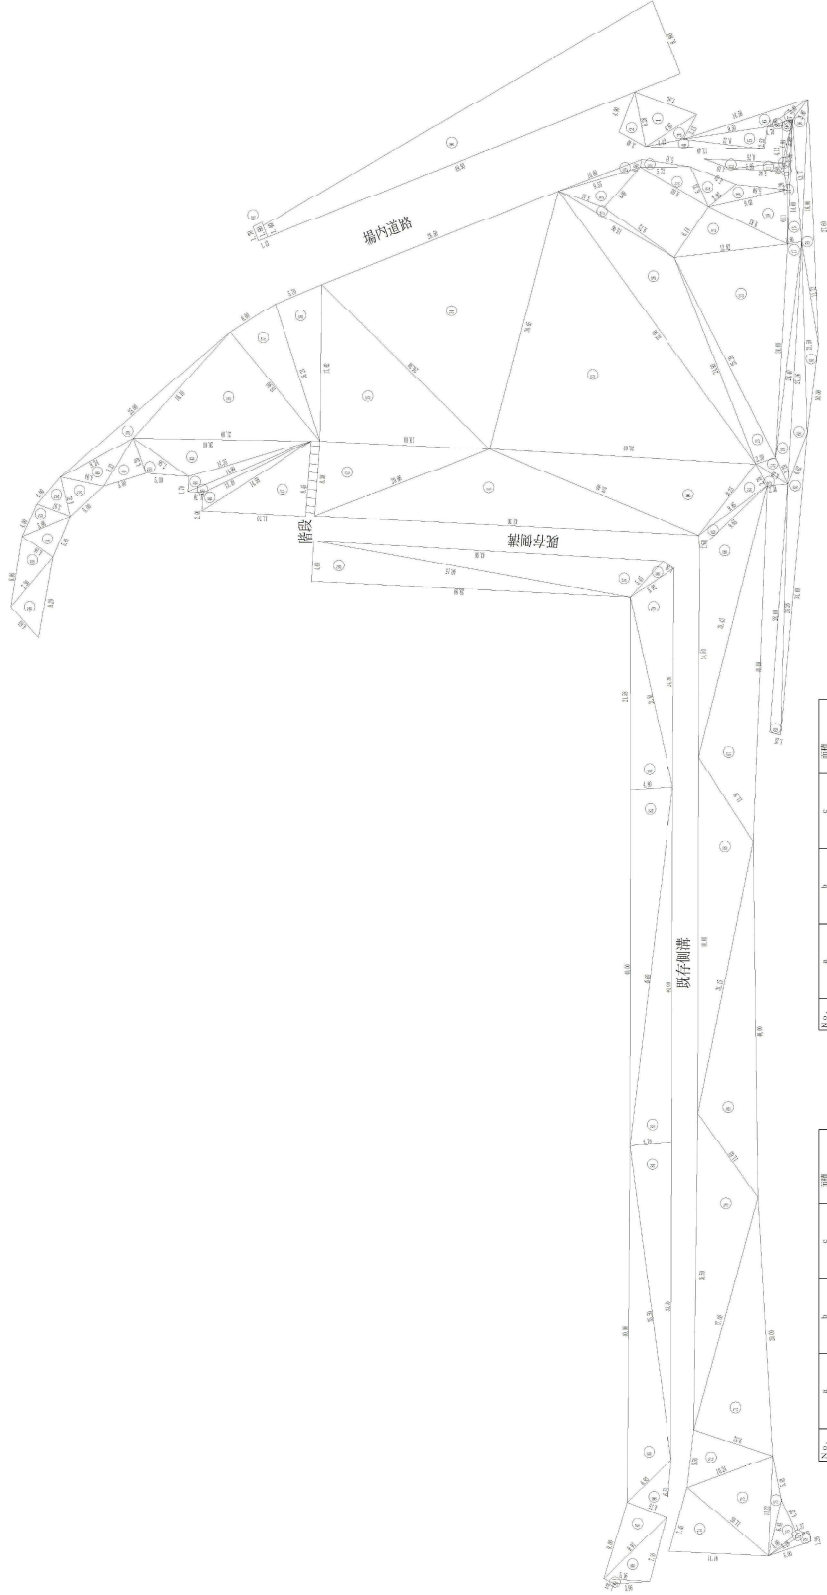

図面 別計算式 別様式 全体
2-2 1,228.50㎡ 2227.40㎡ 4356.90㎡

No.	a	b	c	面積
02	14.90	1.70	13.49	5.08
03	14.90	1.70	13.49	5.08
04	14.90	1.70	13.49	5.08
05	14.90	1.70	13.49	5.08
06	14.90	1.70	13.49	5.08
07	14.90	1.70	13.49	5.08
08	14.90	1.70	13.49	5.08
09	14.90	1.70	13.49	5.08
10	14.90	1.70	13.49	5.08
11	14.90	1.70	13.49	5.08
12	14.90	1.70	13.49	5.08
13	14.90	1.70	13.49	5.08
14	14.90	1.70	13.49	5.08
15	14.90	1.70	13.49	5.08
16	14.90	1.70	13.49	5.08
17	14.90	1.70	13.49	5.08
18	14.90	1.70	13.49	5.08
19	14.90	1.70	13.49	5.08
20	14.90	1.70	13.49	5.08
21	14.90	1.70	13.49	5.08
22	14.90	1.70	13.49	5.08
23	14.90	1.70	13.49	5.08
24	14.90	1.70	13.49	5.08
25	14.90	1.70	13.49	5.08
26	14.90	1.70	13.49	5.08
27	14.90	1.70	13.49	5.08
28	14.90	1.70	13.49	5.08
29	14.90	1.70	13.49	5.08
30	14.90	1.70	13.49	5.08
31	14.90	1.70	13.49	5.08
32	14.90	1.70	13.49	5.08
33	14.90	1.70	13.49	5.08
34	14.90	1.70	13.49	5.08
35	14.90	1.70	13.49	5.08
36	14.90	1.70	13.49	5.08
37	14.90	1.70	13.49	5.08
38	14.90	1.70	13.49	5.08
39	14.90	1.70	13.49	5.08
40	14.90	1.70	13.49	5.08
41	14.90	1.70	13.49	5.08
42	14.90	1.70	13.49	5.08
43	14.90	1.70	13.49	5.08
44	14.90	1.70	13.49	5.08
45	14.90	1.70	13.49	5.08
46	14.90	1.70	13.49	5.08
47	14.90	1.70	13.49	5.08
48	14.90	1.70	13.49	5.08
49	14.90	1.70	13.49	5.08
50	14.90	1.70	13.49	5.08
51	14.90	1.70	13.49	5.08

No.	a	b	c	面積
1	7.56	6.28	20.14	6.85
2	6.79	4.42	3.10	5.27
3	6.79	4.42	3.10	5.27
4	6.79	4.42	3.10	5.27
5	6.79	4.42	3.10	5.27
6	6.79	4.42	3.10	5.27
7	6.79	4.42	3.10	5.27
8	6.79	4.42	3.10	5.27
9	6.79	4.42	3.10	5.27
10	6.79	4.42	3.10	5.27
11	6.79	4.42	3.10	5.27
12	6.79	4.42	3.10	5.27
13	6.79	4.42	3.10	5.27
14	6.79	4.42	3.10	5.27
15	6.79	4.42	3.10	5.27
16	6.79	4.42	3.10	5.27
17	6.79	4.42	3.10	5.27
18	6.79	4.42	3.10	5.27
19	6.79	4.42	3.10	5.27
20	6.79	4.42	3.10	5.27
21	6.79	4.42	3.10	5.27
22	6.79	4.42	3.10	5.27
23	6.79	4.42	3.10	5.27
24	6.79	4.42	3.10	5.27
25	6.79	4.42	3.10	5.27
26	6.79	4.42	3.10	5.27
27	6.79	4.42	3.10	5.27
28	6.79	4.42	3.10	5.27
29	6.79	4.42	3.10	5.27
30	6.79	4.42	3.10	5.27
31	6.79	4.42	3.10	5.27
32	6.79	4.42	3.10	5.27
33	6.79	4.42	3.10	5.27
34	6.79	4.42	3.10	5.27
35	6.79	4.42	3.10	5.27
36	6.79	4.42	3.10	5.27
37	6.79	4.42	3.10	5.27
38	6.79	4.42	3.10	5.27
39	6.79	4.42	3.10	5.27
40	6.79	4.42	3.10	5.27
41	6.79	4.42	3.10	5.27
42	6.79	4.42	3.10	5.27
43	6.79	4.42	3.10	5.27
44	6.79	4.42	3.10	5.27
45	6.79	4.42	3.10	5.27
46	6.79	4.42	3.10	5.27
47	6.79	4.42	3.10	5.27
48	6.79	4.42	3.10	5.27
49	6.79	4.42	3.10	5.27
50	6.79	4.42	3.10	5.27
51	6.79	4.42	3.10	5.27

委託名 令和7年度 水委水委第111-3号 配水管路敷設等除草業務委託
 図面名 面積求積図表 (別図2-2) 縮尺 1:600
 測点 沈砂池周辺

別計算式
984
5501

別計算式
1172
801

面積合計 4356.90
 計 1.90

面積合計 4356.90
 計 1.90