



別図1

縮小版

図面	ハトガト式	肩掛式	全体
1-1	—	1860.80m ²	1860.80m ²
1-2	1429.50m ²	2927.40m ²	4356.90m ²
1-3	—	1498.76m ²	1498.76m ²
1-4	—	74.59m ²	74.59m ²
計	1429.50m ²	6361.55m ²	7791.05m ²

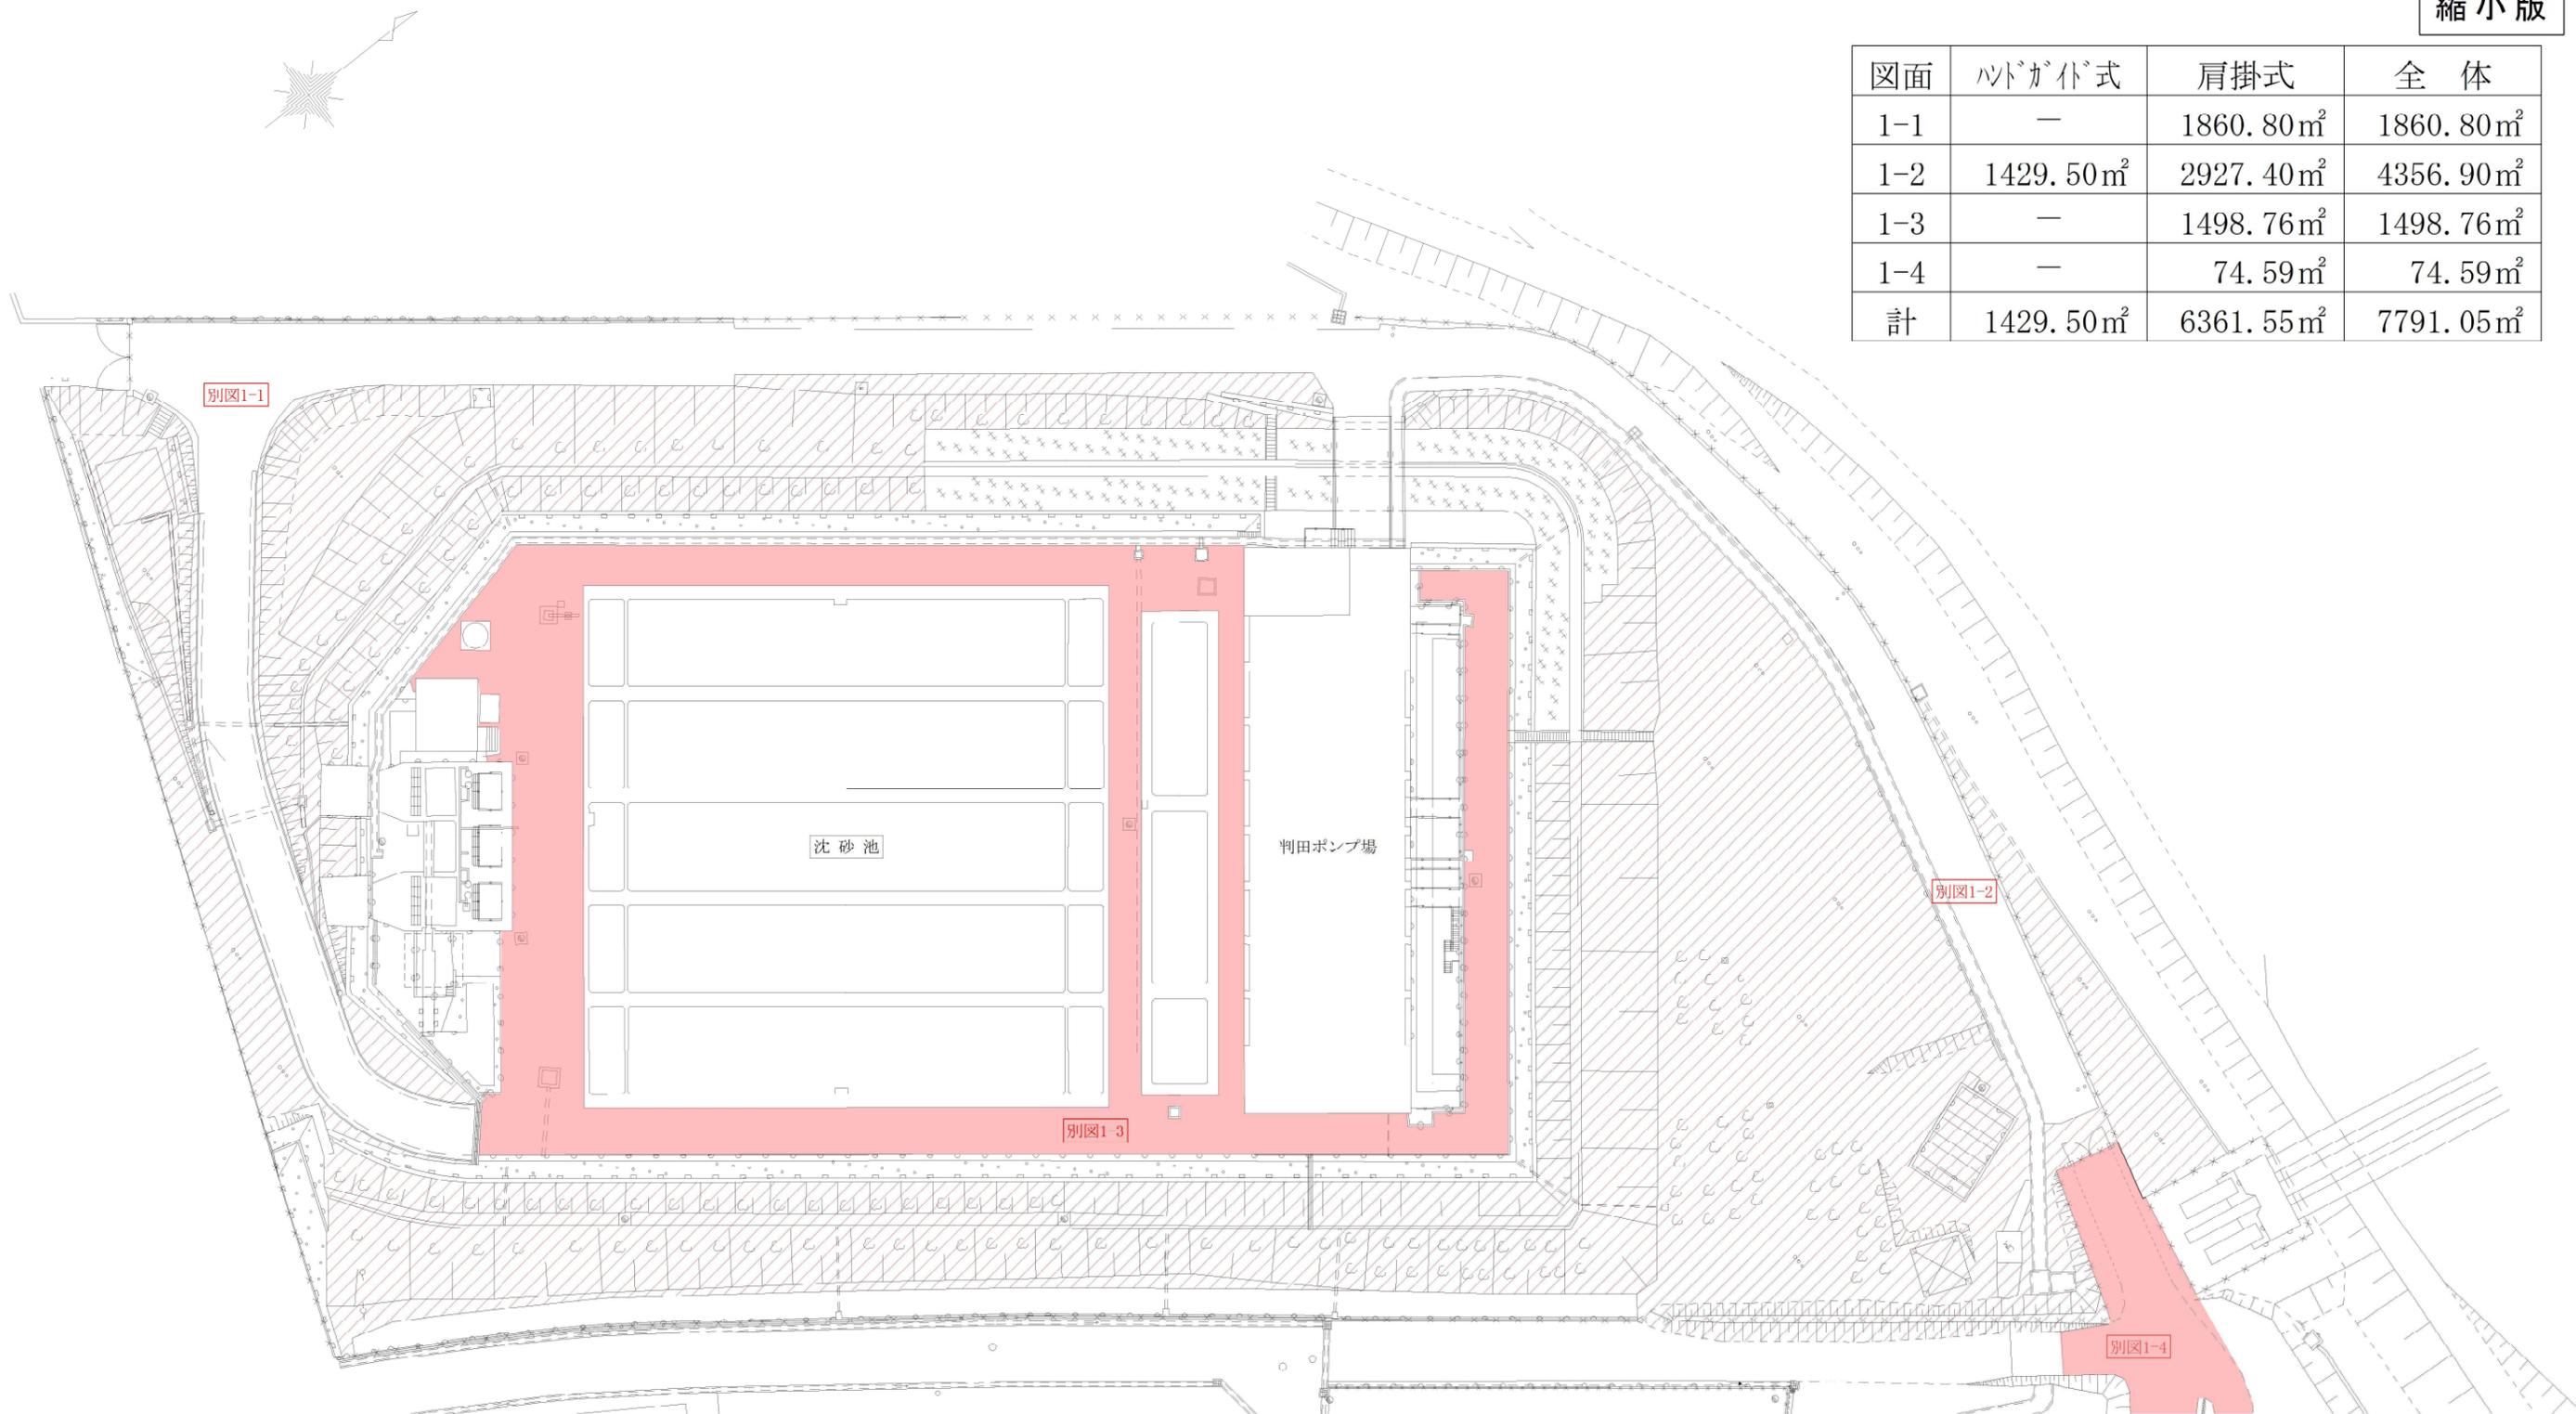


委託名	令和8年度 水委水委第111-3号 配水管路敷等除草業務委託		
図面名	全体平面図 (別図1)	縮尺	1:600
測点	判田取水場		

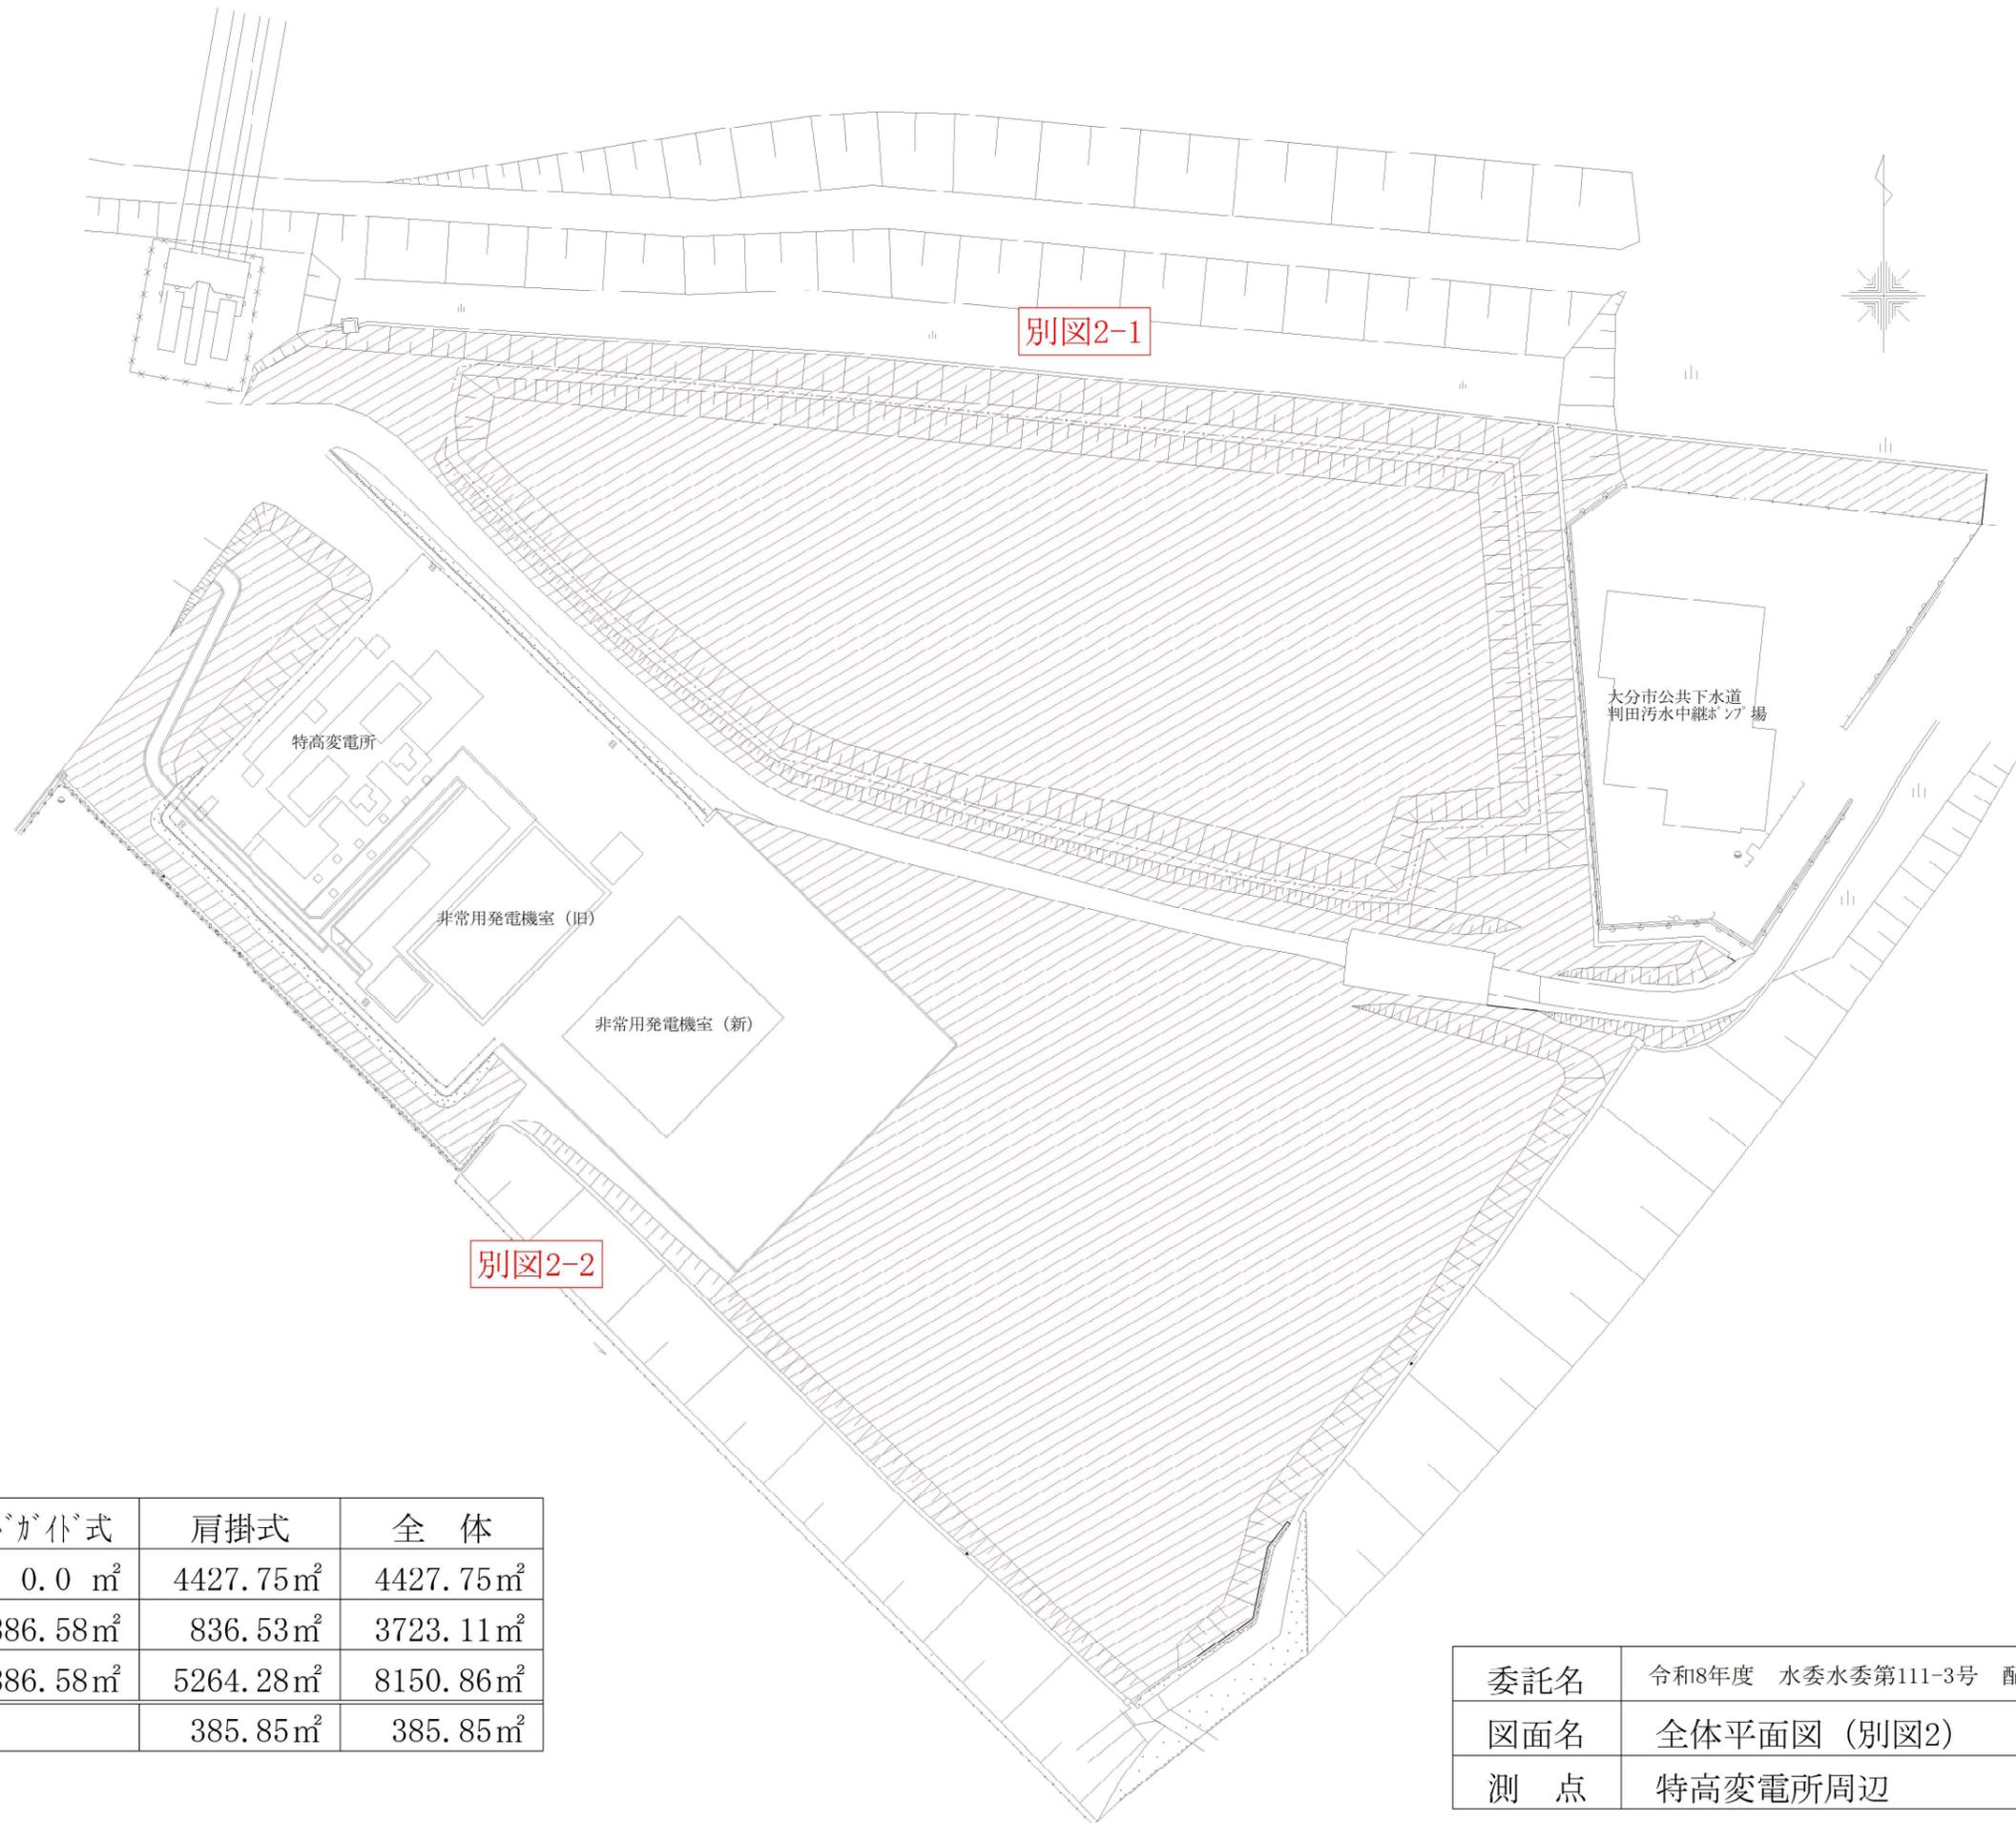

図面	心掛式	肩掛式	全体
2-1	0.0 m ²	4427.75m ²	4427.75m ²
2-2	2886.58m ²	836.53m ²	3723.11m ²
計	2886.58m ²	5264.28m ²	8150.86m ²
内原水費		385.85m ²	385.85m ²

委託名	令和8年度 水委水委第111-3号 配水管路敷等除草業務委託		
図面名	全体平面図 (別図2)	縮尺	1:600
測点	特高変電所周辺		

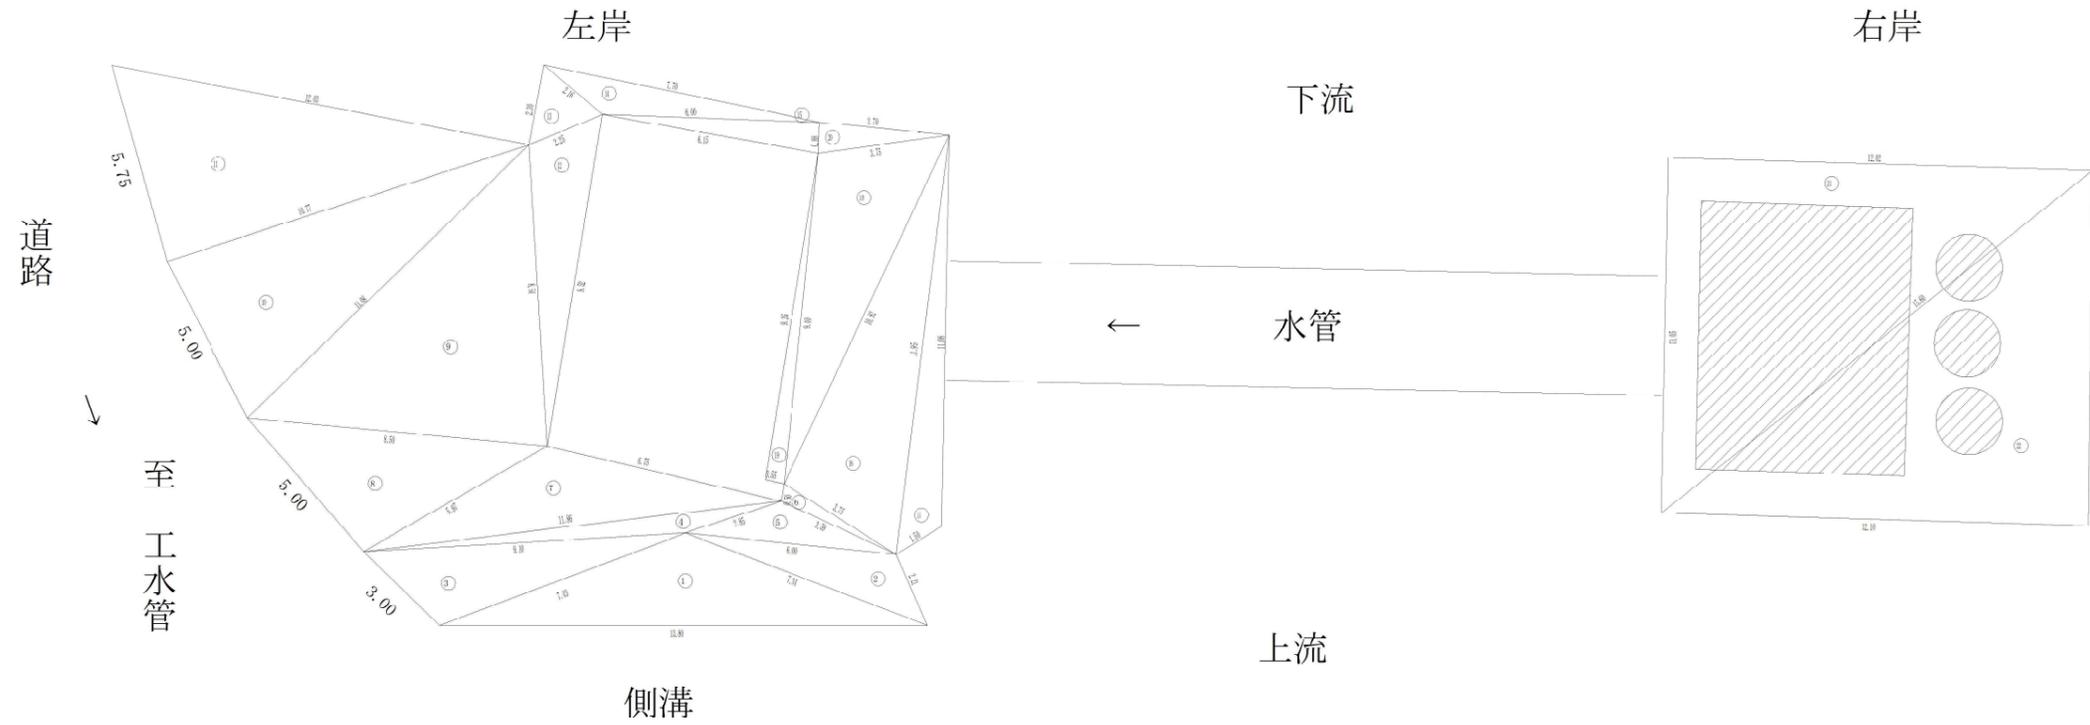

No.	a	b	c	面積
1	13.80	7.34	7.43	18.16
2	7.34	2.21	6.00	5.77
3	7.43	9.10	3.00	16.12
4	9.10	2.85	11.86	13.68
5	6.00	3.59	2.85	3.48
6	3.59	3.75	0.50	0.86
7	11.86	6.75	5.97	13.60
8	5.97	8.50	5.00	14.64
9	8.50	8.54	11.08	35.85
10	11.08	10.77	5.00	26.53
11	10.77	12.03	5.75	30.94
12	6.54	9.52	2.25	9.07
13	2.25	2.16	2.30	2.16
14	2.16	6.00	7.70	4.50
15	6.00	6.15	0.88	2.62
16	3.75	11.95	10.92	20.33
17	11.95	1.50	11.08	7.02
18	10.92	3.75	9.40	17.11
19	9.40	9.35	0.55	2.56
20	3.75	3.70	0.88	1.62
21	10.05	15.69	12.02	66.39
22	15.69	12.19	10.95	60.79
面積小計				351.80
控除1	0.55 × 3.14 × 3 × 所			2.82
控除2	5.00 × 7.30 × 1 × 所			36.50
控除小計				39.32
合計				312.48

委託名	令和8年度 水委水委第111-3号 配水管路敷等除草業務委託		
図面名	面積求積図表 (別図3)	縮尺	1:200
測点	判田川水管橋		